

交野児童会施設建設工事

永年

H18年度

N-07-01 06-008947

工事名称 交野児童会施設建設工事

竣工年月 平成18年8月

設計 山倉建築計画事務所

施工 安積建設株式会社

交野児童会施設建設工事設計図

図面リスト					
番号	建築図面	番号	構造図面	番号	設備図面
A-1	表紙 図面リスト	S-1	基礎伏図 小屋伏図		電気設備図面
A-2	特記仕様書 -1	S-2	軸組図	E-1	電気設備特記仕様書
A-3	特記仕様書 -2	S-3	詳細図	E-2	盤結線図 幹線動力 弱電設備 平面図
A-4	特記仕様書 -3			E-3	電灯コンセント設備平面図
A-5	配管図 付近見取り図				
A-6	仕上げ表				機械設備図面
A-7	平面図			P-1	機械設備特記仕様書
A-8	立面図 断面図			P-2	機器具明細表 凡例
A-9	矩計図			P-3	機械設備配置図 平面図
A-10	平面詳細図			P-4	機械設備 事務室 便所 平面詳細図
A-11	展開図-1				
A-12	展開図-2 天井伏図				
A-13	建具リスト				

設計 棟図	設計年月日	工事名称 交野児童会施設建設工事	図面番号 A-1
	設計番号	図面名称 表紙 図面リスト	総頁

10
石
工
事

1. 石 材

(表 10.2.1) (表 10.2.2)

金屬工事


② 折板 瓦

・ スチール製	表14.5.1のA類、表14.5.1のB類
---------	-----------------------


厚さ mm

2 費 様 仕 記 待 特	尺 特
------------------	-----

16 建具工事
1. アルミニウム製建具
2. 鋼製建具
3. 鋼製軽業建具
4. 学校間仕切
5. ステンレス製建具
6. 自動ドア開閉装置
7. 木製建具
8. 建具用金物
9. ガラス
10. 重量シャッター
11. 軽業シャッター
17 C・W工事
1. メタルカーテンウォール
2. P.Cカーテンウォール
18 塗装工事
1. 防火材料
2. 黒地ごしらえ
3. 錆止め塗料塗り
4. 合成樹脂被膜被膜
5. クリアーファッカラー塗り
6. 強化ビニール樹脂
7. アクリル樹脂エナメル塗り
8. つや有合成樹脂
9. エマルジョンペイント塗り
10. 多層被膜塗料塗り
11. 合成樹脂エマルジョン被膜塗料塗り
12. ウレタン樹脂ウニス塗り
13. 油性ステイン塗り
14. マスチック塗料塗り
15. 一般塗料の製造業者
17. 塗膜はく離
18. 21 排水工事
19. 舗装工事
20. 植栽工事
21. 排水工事
22. 舗装工事
23. 植栽工事
24. 電気工事
25. 設備工事
26. 衛生工事
27. 暖房・換気・空調工事
28. 電気・通信工事
29. 消防・防犯工事
30. その他

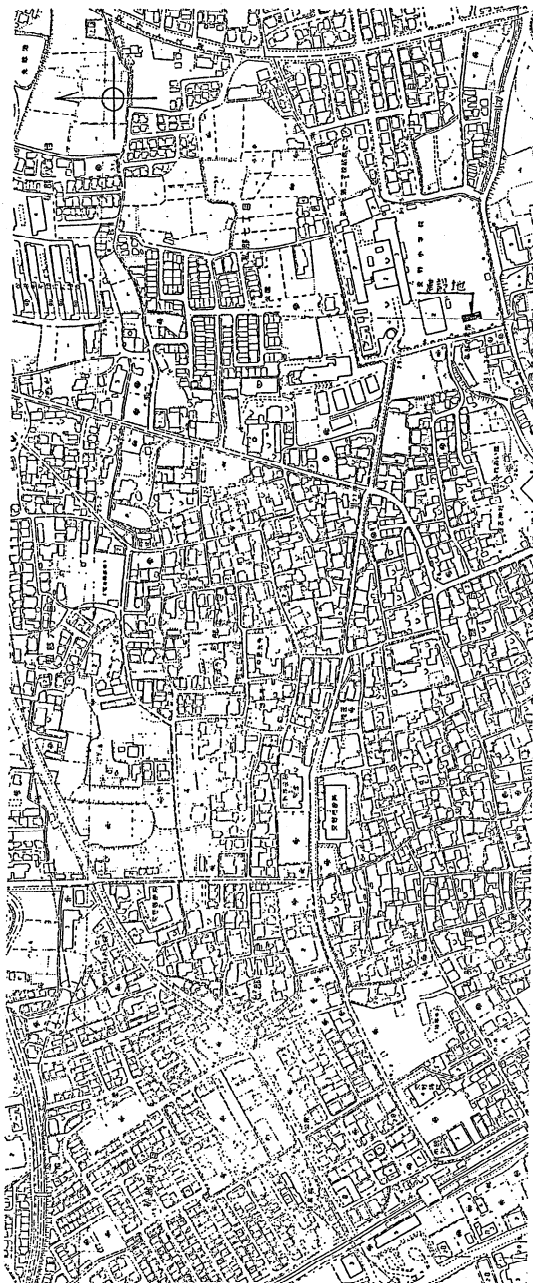

付近見取り図

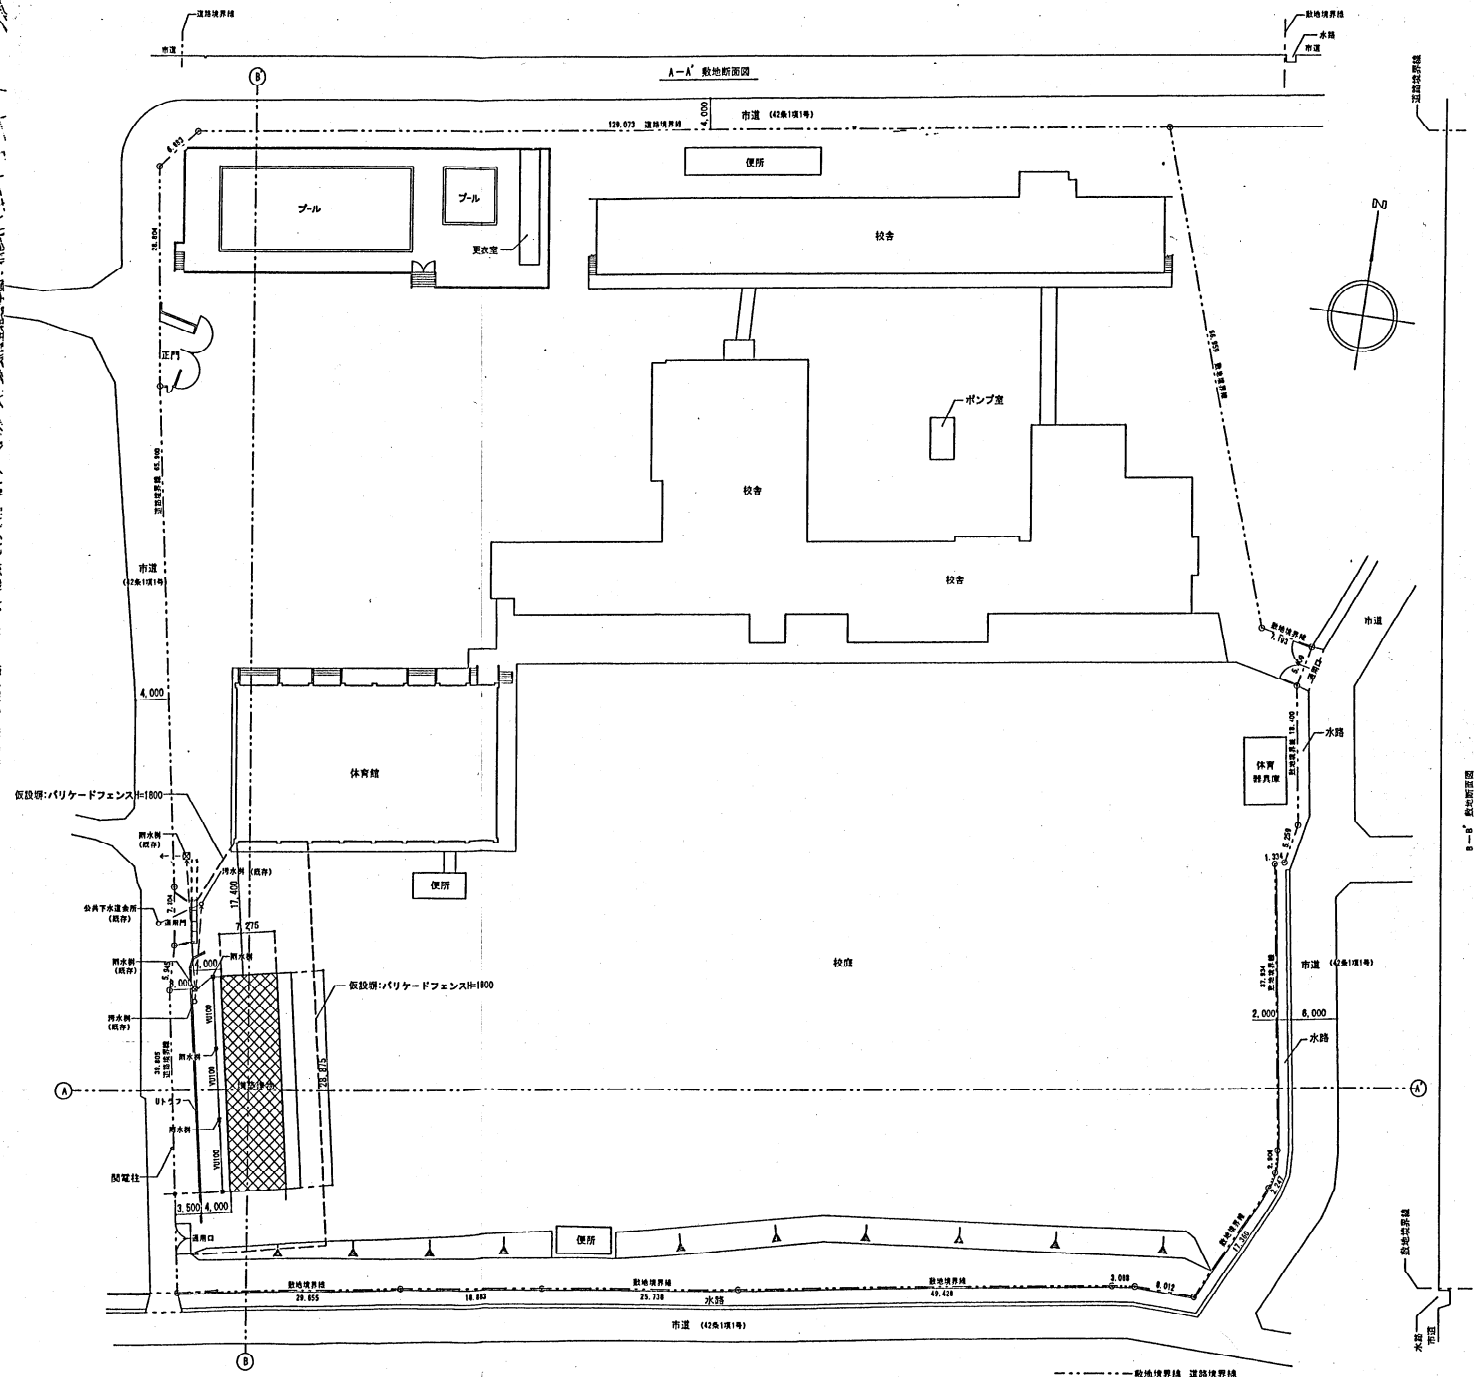

設計	設計年月日	山倉建築計画事務所	工事名称	交野児童会施設建設工事	図面番号
検閲	設計番号	1 般理士登録第102630号 山倉元之	図面名称	配置図	A-5
		TEL-072-888-3400 FAX-072-888-3400		縮尺	1:500


外部仕上表

屋根	長尺カラー鉄板 t=0.5 折板葺 H=88	庇	軽量鉄骨下地 ポリカ-ポネイト波板貼
軒裏	折板裏表し	テラス	コンクリート直押さえ
外壁	カラー鋼板 t=0.3	プロパン庫	塩ビ鋼板制LPガス容器収納庫
基礎	鉄筋コンクリート布基礎		


室名	床	巾木	内壁	間仕切壁	天井	天井高	備考
保育室	タイルカーペット敷き 下地：ラワンベニヤ t=4	塩化ビニル製	石膏ボード t=9.5 ビニルクロス貼	石膏ボード t=9.5 ビニルクロス貼	化粧石膏ボード t=9.5	2.700	掲示板
事務室	下地：ラワンベニヤ t=4 長尺塩ビシート t=2	塩化ビニル製	石膏ボード t=9.5 ビニルクロス貼 流し倉廻り100角タイル貼	石膏ボード t=9.5 ビニルクロス貼	化粧石膏ボード t=9.5	2.700	流し台 吊戸棚
廊下	長尺塩ビシート t=2 下地：ラワンベニヤ t=4	塩化ビニル製	石膏ボード t=9.5 ビニルクロス貼	石膏ボード t=9.5 ビニルクロス貼	化粧石膏ボード t=9.5	2.700	
物置	長尺塩ビシート t=2 下地：ラワンベニヤ t=4	塩化ビニル製	石膏ボード t=9.5 ビニルクロス貼	石膏ボード t=9.5 ビニルクロス貼	化粧石膏ボード t=9.5	2.700	
男子便所 女子便所	長尺塩ビシート t=2 下地：ラワンベニヤ t=4 男子便所一部足だれタイル貼	塩化ビニル製	石膏ボード t=9.5 ビニルクロス貼 腰壁一部100角タイル貼	石膏ボード t=9.5 ビニルクロス貼	化粧石膏ボード t=9.5	2.300	トイレブース 鏡 タオル掛け 棚板
玄関	土間コンクリート金コテ押え	塩化ビニル製 木製	石膏ボード t=9.5 ビニルクロス貼	石膏ボード t=9.5 ビニルクロス貼	化粧石膏ボード t=9.5	2.300	

※ 建築材料はすべてホルムアルデヒド製殺菌防霉材料第三種、又は規制対象外製品とする。
(床材) (壁・天井材)

設計	設計年月日	工事名称 交野児童会施設建設工事	図面番号 A-6
校閲	設計番号		
		図面名称 仕上げ表	縮尺 1:100

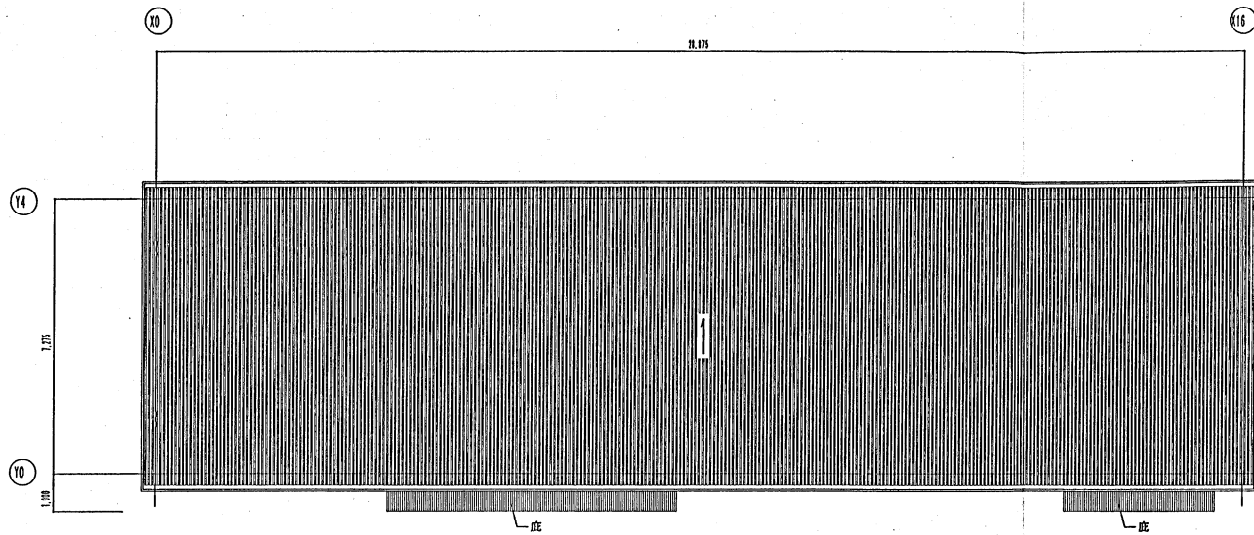

屋根伏図 S=1/100

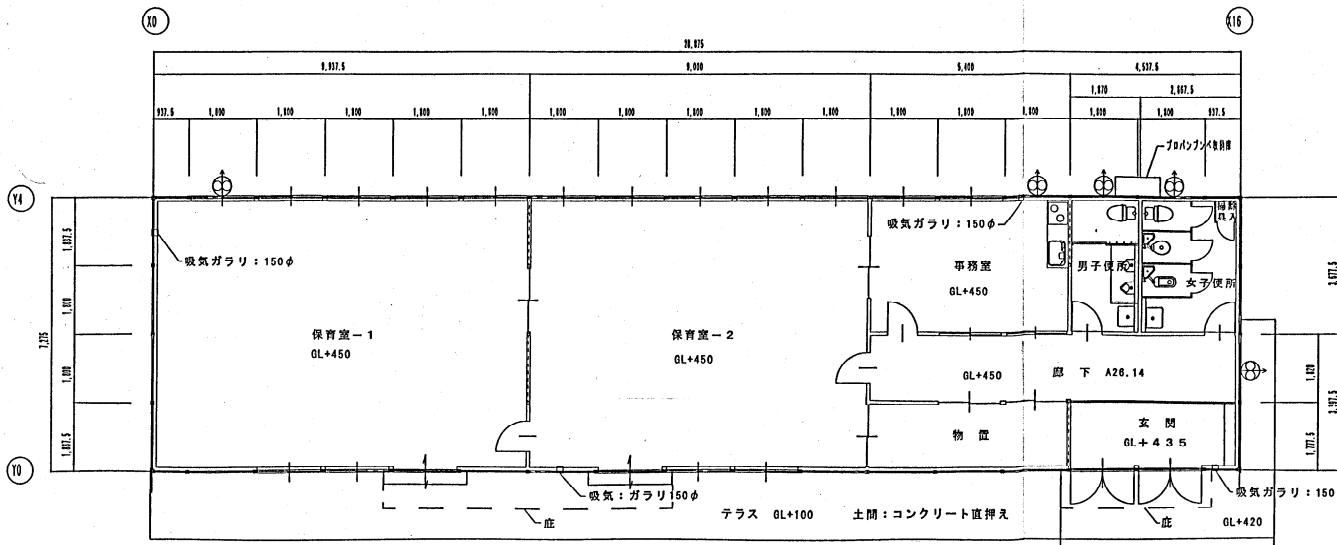

1階平面図 S=1/100

室名	単位: m ²
A 床面積	
L 有効採光面積	
V 有効換気面積	
S 有効排煙面積	


保育室-1	
A 77.8	
L 15.1	
V 1.6	
S 1.7	

保育室-2	
A 65.1	
L 15.1	
V 1.6	
S 1.7	

事務室	
A 11.1	
L 4.1	
V 1.0	
S 0.9	


建築概要

建設場所	交野市私部1丁目54-1 (交野小学校)
敷地面積	21,322.00m ²
用途地域	市街化区域
	第1種中高層住宅専用地域
建築率	60%
容積率	200%
	第2種高度地区
防火指定	防火指定 なし 法22条区域
構造規模	構造 軽量鉄骨造 (プレハブ構造)
	階数 1階建
	床面積 210.07m ²
	建築面積 210.07m ²

 


床面積算定 S=1:300


設計	設計年月日	凡例	事務室内装 化粧PB厚9.5 準不燃OM-9821 天井 化粧PB厚9.5 準不燃OM-9821	工事名称	交野児童会施設建設工事	図面番号	A-7
校図	設計番号	換気扇200φA 風量: 400m³/h 以上 スイッチ部分: 24h連続換気明示 事務室換気計算3口コンロ8.250KCAL V=40KQ=40*0.00108*8.250=355.4m³/h 換気扇200φ400M³/h > 355.4m³/h		図面名称	平面図	縮尺	1:100

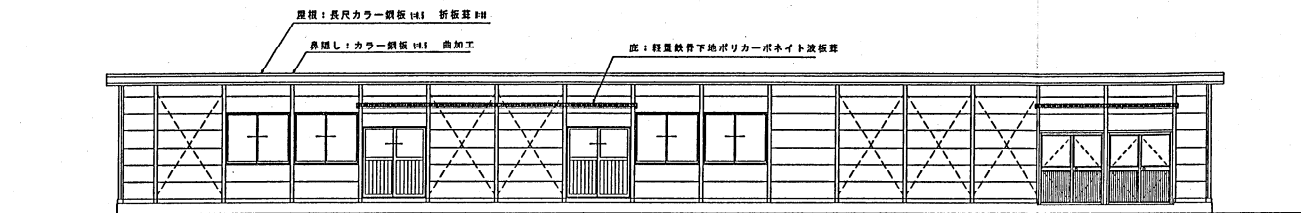


Ⅰ 通側 立面図 S=1/100

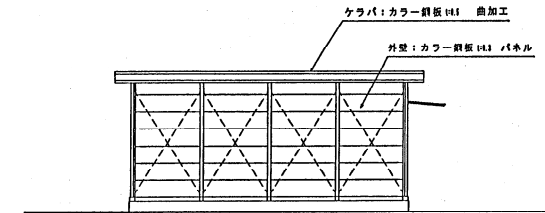


Ⅱ 通側 立面図 S=1/100

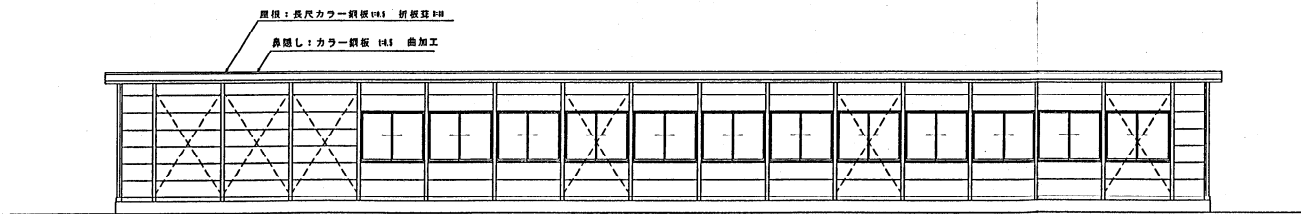


Ⅲ 通側 立面図 S=1/100

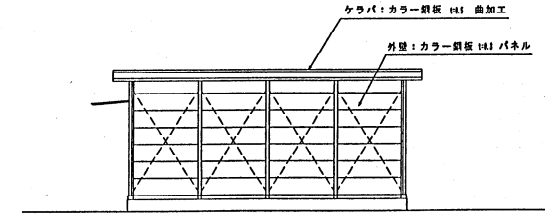

Ⅳ 通側 立面図 S=1/100

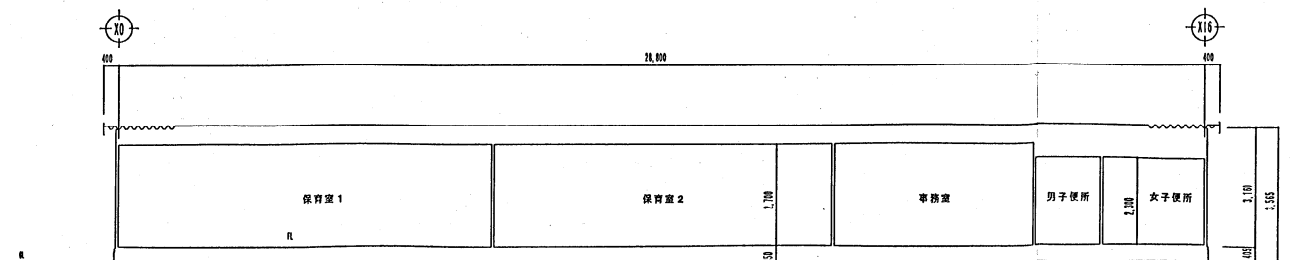


橋方向 断面図 S=1/100

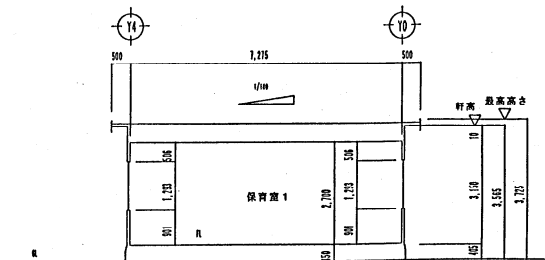

東方向 断面図 S=1/100


設計 検閲	設計年月日		工事名称 交野児童会施設建設工事	図面番号 A-8
	設計番号		図面名称 立面図 断面図	


縮尺 1:100

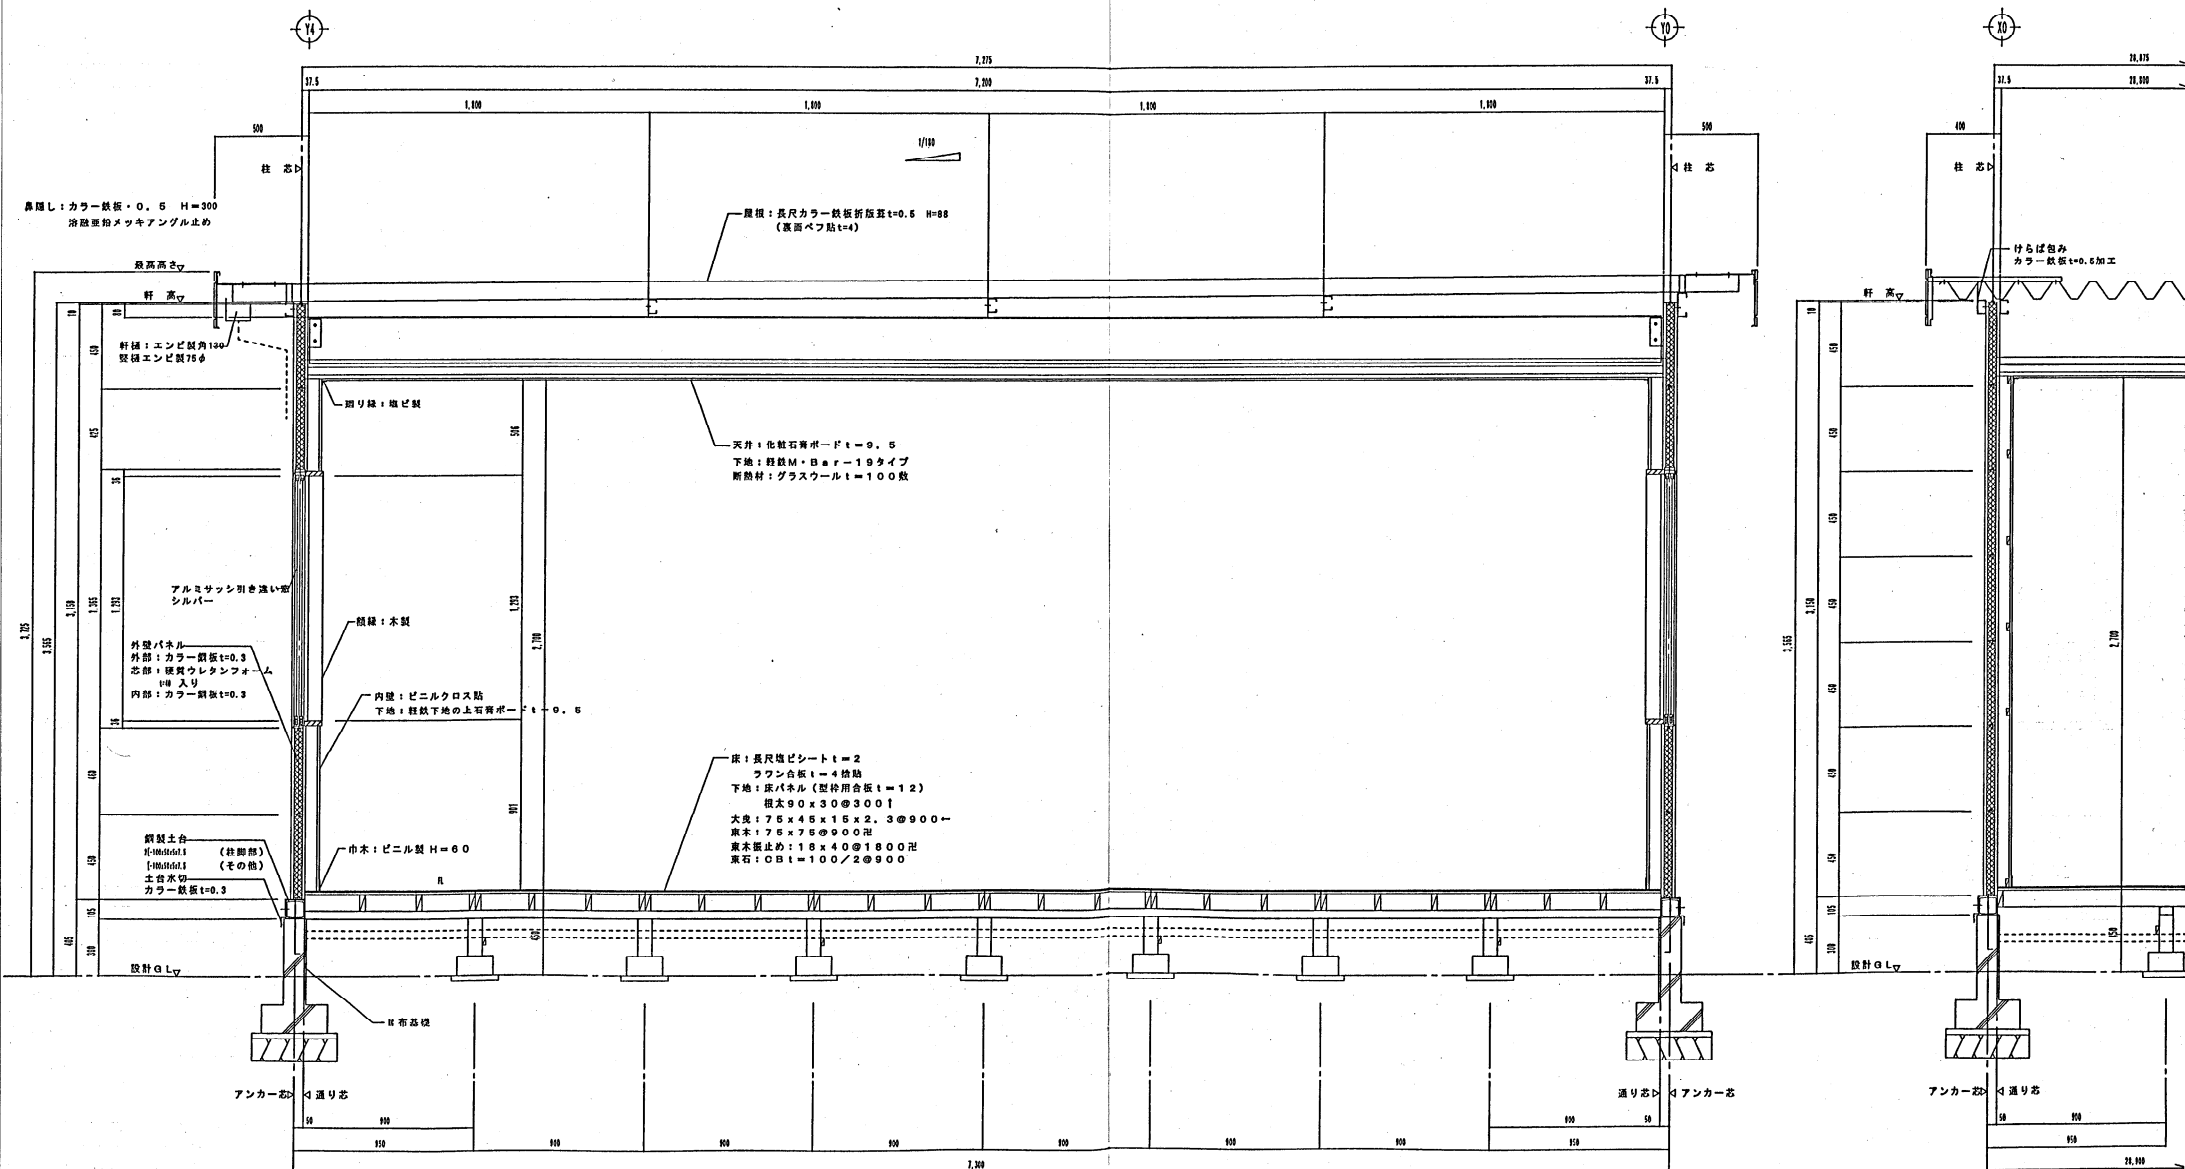

矩 計 図 S=1/20


設計	設計年月日	工事名称	図面番号
校閲	設計番号	文野児童会施設建設工事	A-9
		図面名称 矩計図	縮尺 1:10

 11.

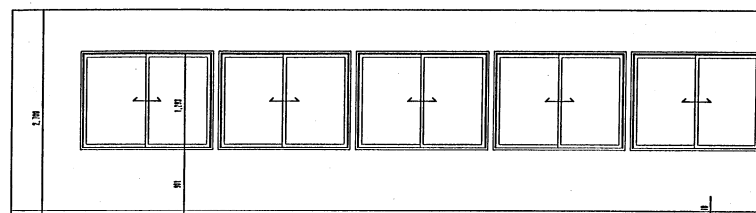


保育室 -1 展開図 S=1:50


A 面

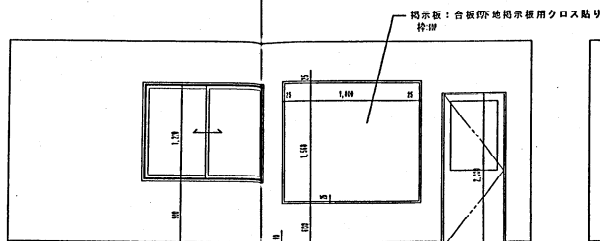


RE

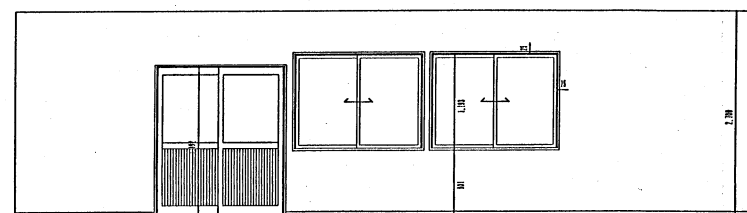


C 面

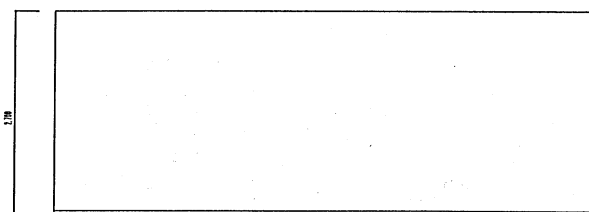


D III

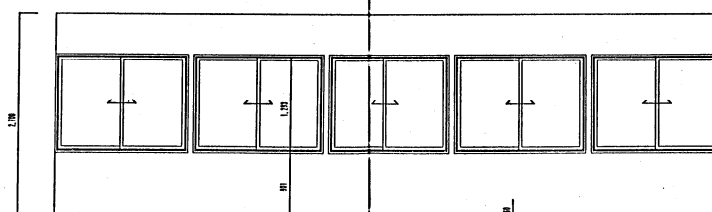


保育室 - 2 展開図 S=1:50

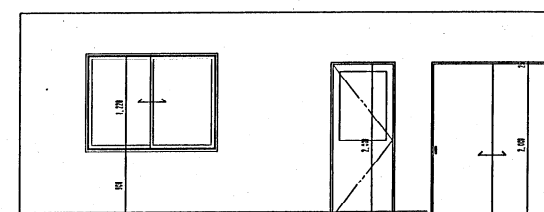


88

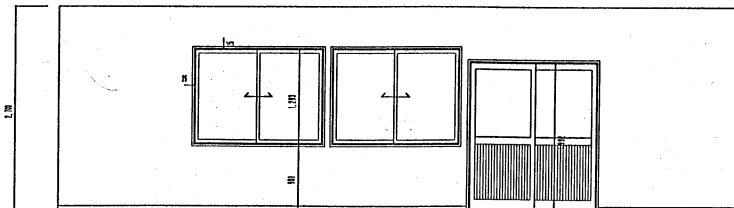

C III

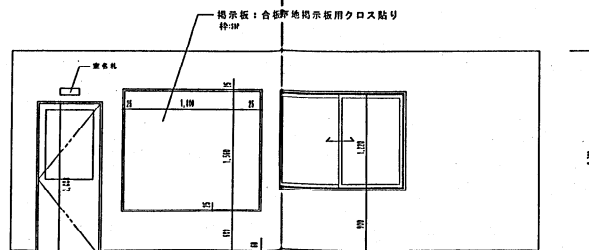


23

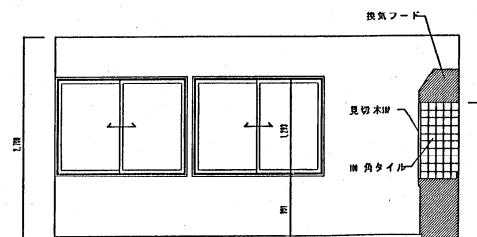


事務室 展開図 S-1:50


A 100

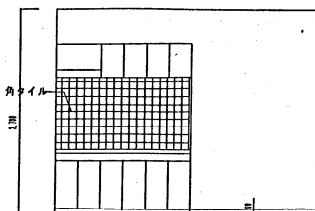


B 面

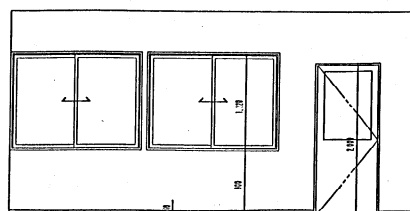

C面

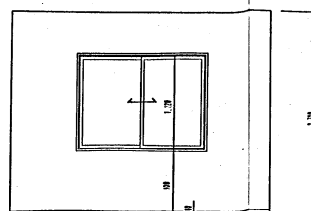

281

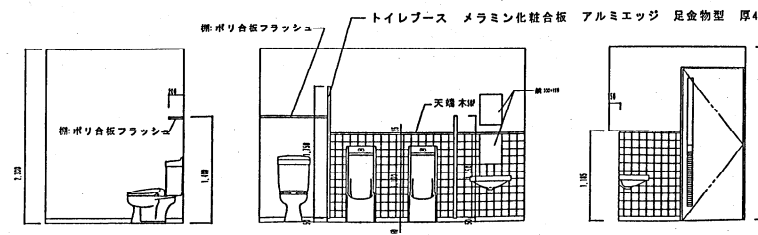

A 西


B 面

C 面

男子便所 展開図 S=1:50

設計	設計年月日
校閲	設計番号


工事名称 文野児童会施設建設工事		図面番号 <u>A-11</u>
図面名称 展開図-1	縮尺 1:50	

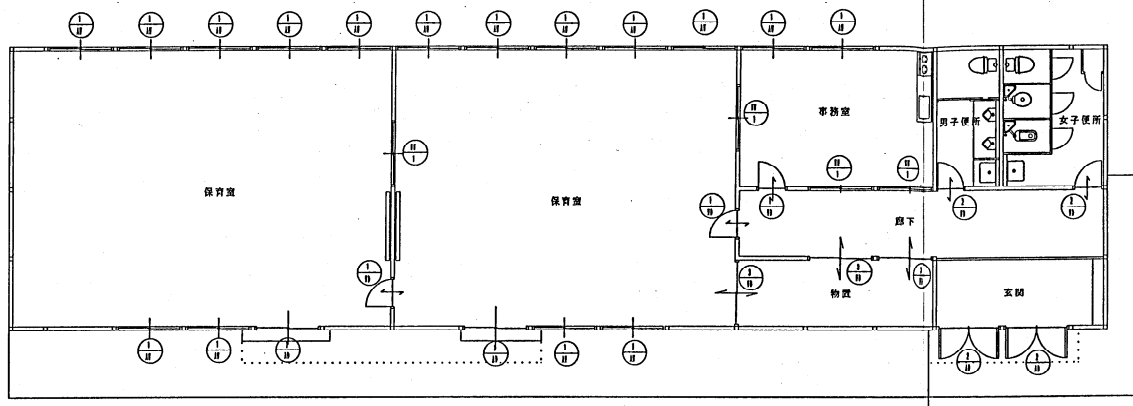


建具KEYPLAN=1:100

記号・数量	① × 1	② × 1			③ × 11	性能表		
形状						耐風圧強度 (Pa) 引違い窓1200 引違い出入口880 開きドア800 気密性 A-3 (B) 等級 水密性 W-2 (15) 等級		
場所	保育室	玄関			保育室 事務室			
形式	アルミ引き違い窓	アルミ開き窓			アルミ引き違い窓			
見込								
材質・仕上	標準アルミ窓	標準アルミ窓			標準アルミ窓			
積子	学校用強化ガラス 透明厚4	学校用強化ガラス 透明厚4			学校用強化ガラス 透明厚4			
金物	引き手 戸車	吊钩 ドアチェックフンス			引き手 クレセント			
備考	シリンダネジ締結 (マスター側)	隠り玉シリンダー錠 (マスター側)			納戸			
記号・数量	① × 1	② × 1	③ × 1		④ × 1			
形状								
場所	保育室 事務室	物置			保育室 事務室			
形式	木製片開き窓	木製片開き窓	物置		木製引き違い窓			
見込								
材質・仕上	ポリエスチル合板フラッシュ	ポリエスチル合板フラッシュ	ポリエスチル合板フラッシュ		ポリエスチル合板フラッシュ			
積子	学校用強化ガラス 透明厚4	窓板厚4	窓板厚4		窓板厚4			
金物	吊钩 レバーハンドル両面シリンダー錠	吊钩 レバーハンドル錠	引き手 戸車 シリンダネジ締り錠		引き手 クレセント			
備考	戸当り	戸当り						
		給気ガラリ						


設計	設計年月日	工事名称	図面番号
校印	設計番号	交野児童会施設建設工事	A-13
		図面名称 建具リスト	縮尺 1:50

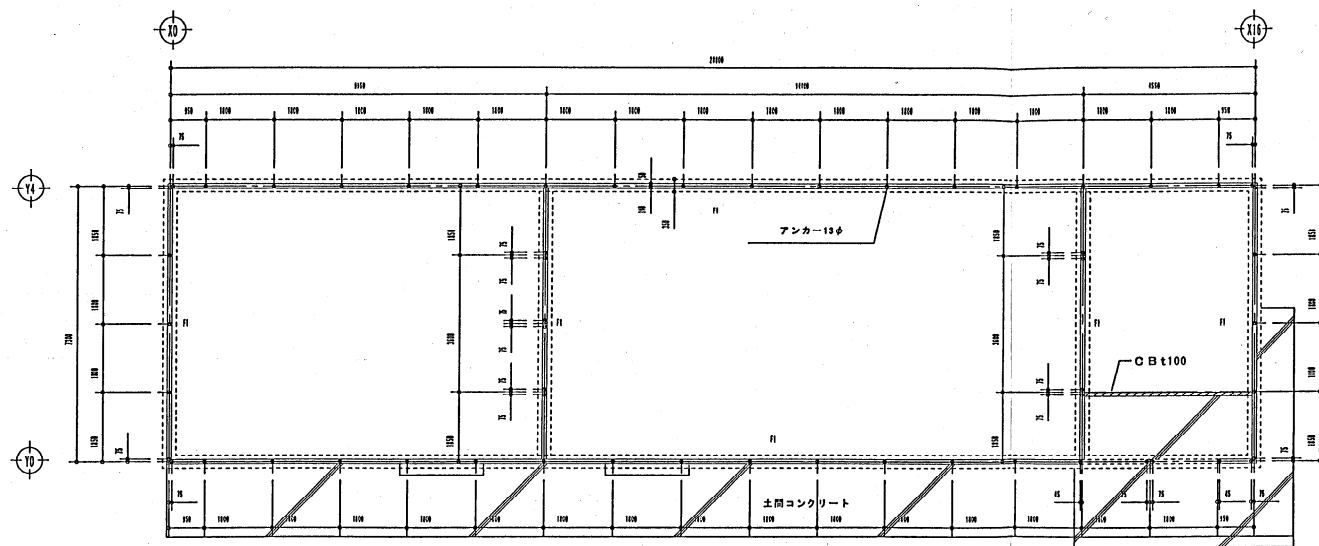

基礎伏図 S=1:100

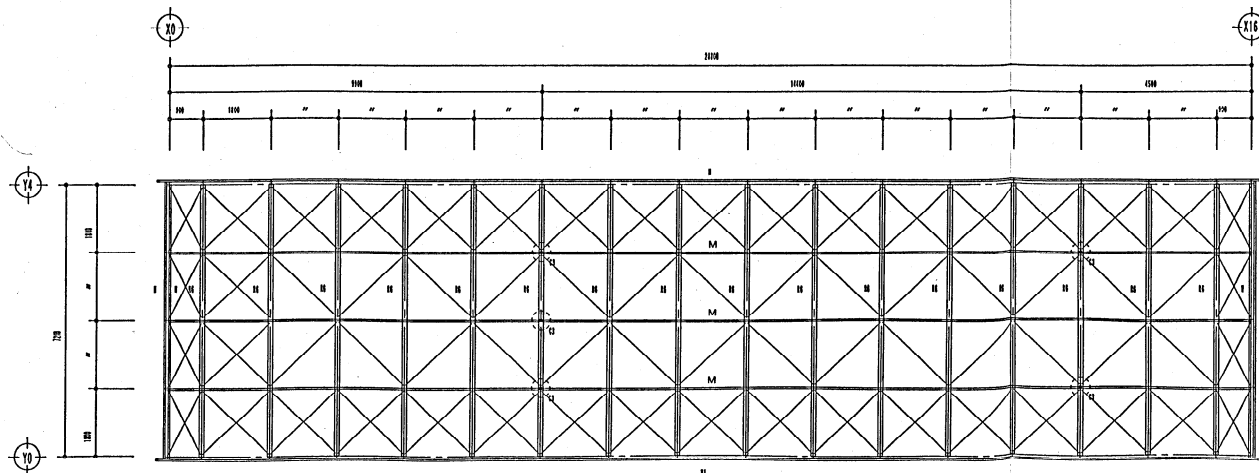

小屋伏図 S=1:100

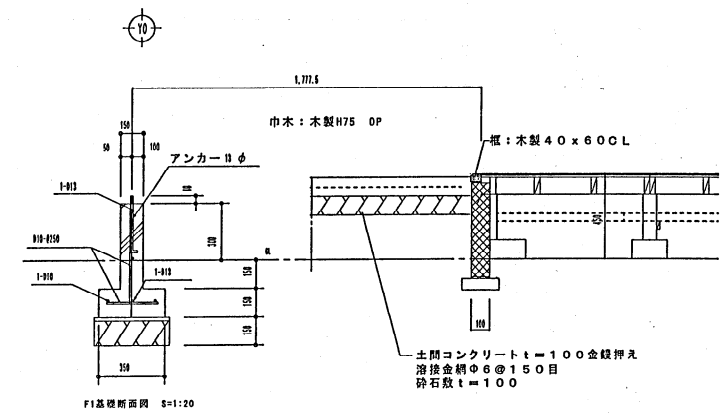


F1基礎断面図 S=1:20


構造概要

設計地耐力	長尾 30KN/m ²
コンクリート	普通コンクリート f _c 16/18mm ²
鉄筋	SD295A
アンカーボルト	SS400 1-13φ Φ1800
鉄骨	SS400 SSC400
束石	コンクリートブロック 1/2割 Φ910縦横
土間コンクリート厚100	砕石厚100 溶接金網 Φ6@150


設計 棟図	設計年月日	工事名称 交野児童会施設建設工事	図面番号 S-1
	設計番号		
図面名称 基礎伏図 小屋伏図		縮尺 1:100	

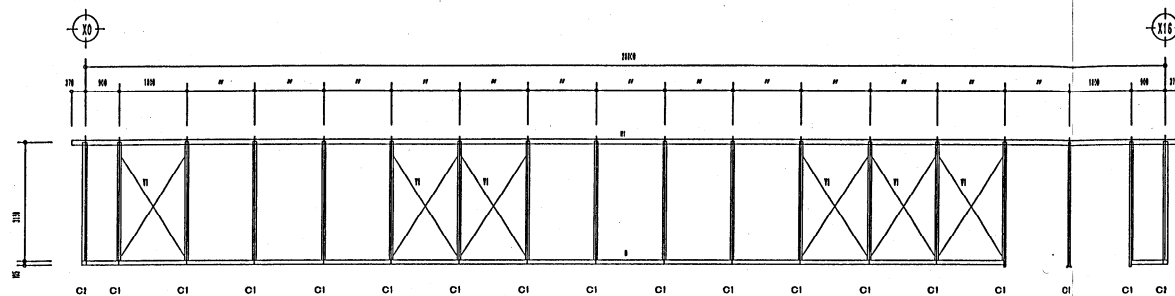


II 軸組図(1:100)

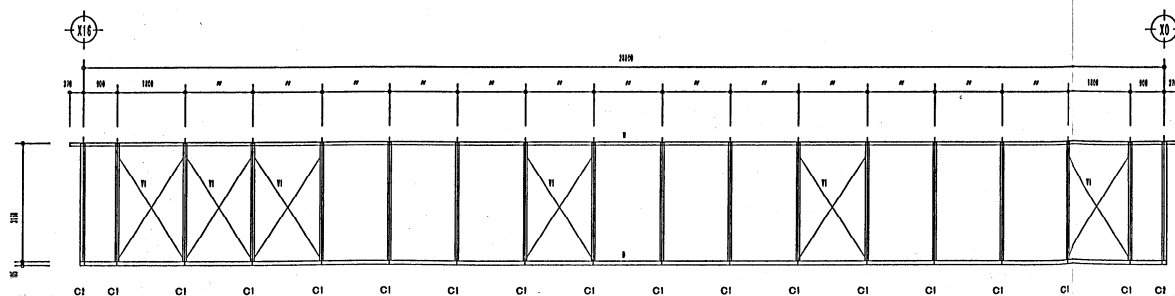


III 軸組図(1:100)

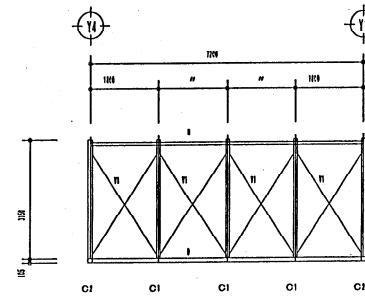


IV 軸組図(1:100)

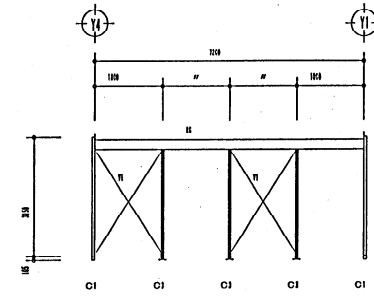

V 軸組図(1:100)

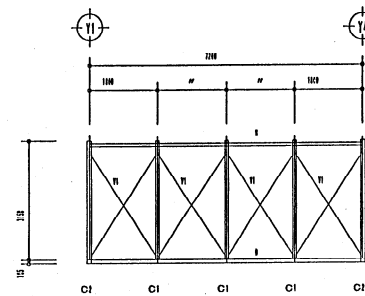

VI 軸組図(1:100)

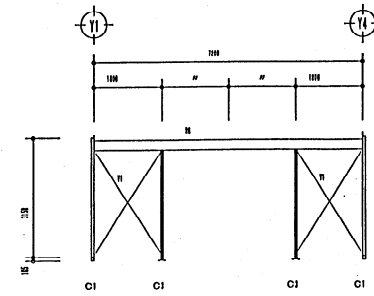


VII 軸組図(1:100)


部材リスト

II	III	IV	V	VI	VII	小屋プレス	W-型 壁プレス
W150x100x5.5	W150x100x5.5	□100x100x5	□100x100x5	W150x100x5.5	C100x50x5.5	丸棒φ	丸棒φ
	□100 X 100x5						

設計	設計年月日	工事名称 交野児童会施設建設工事	図面番号 S-2
検閲	設計番号		
		図面名称 軸組図	縮尺 1:100

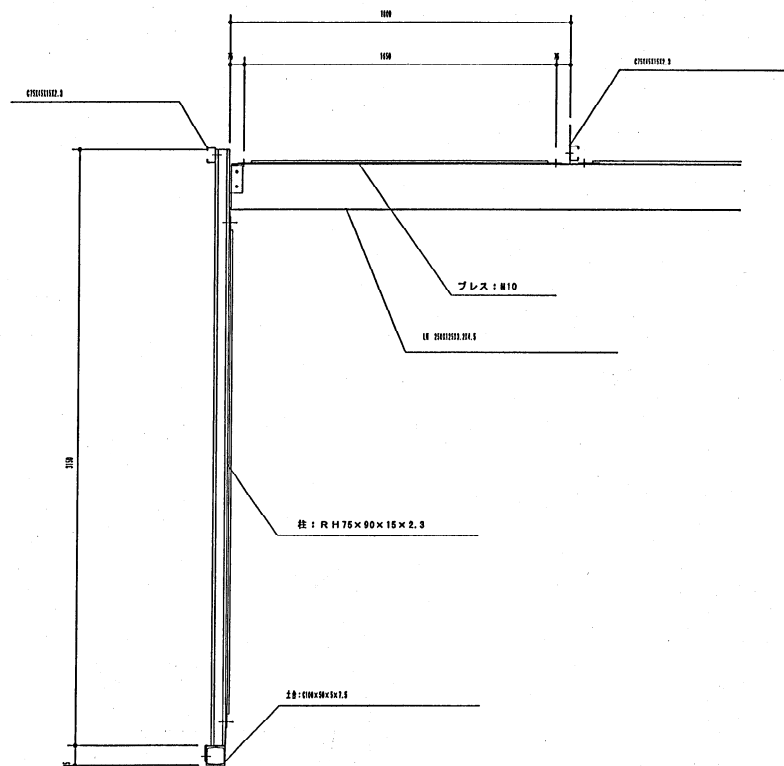


詳細図 S=1:20

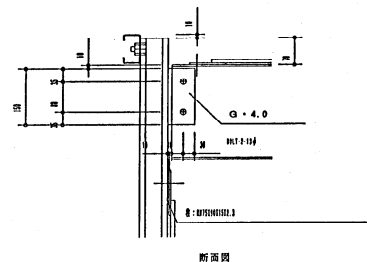


断面図

折角柱頭部分詳細図 S=1:10

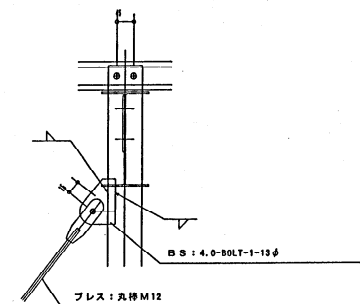


プレス: 丸棒 M12

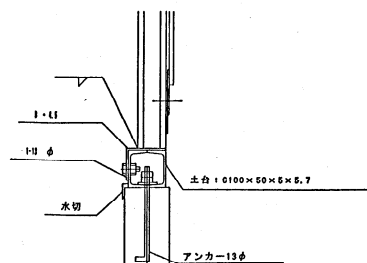

水切

アンカー13φ

折角土台部分詳細図 S=1:10

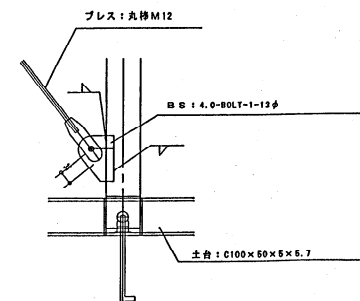

土台: C100x50x5x5.7

設計	設計年月日	工事名称 文野児童会施設建設工事	図面番号 S-3
検閲	設計番号		
		図面名称 詳細図	縮尺 1:10 1:10

1.	工 事 名 称	送電変電施設	建設工事の内 電気設備工事
2.	工 事 場 所	大阪府交野市	
3.	工 事 期 間	自： 年 月 日	至： 年 月 日
4.	施 築 概 算	プレハブ 平屋建 (建築面積： m ² 、延床面積：) m ²	
5.	工 事 種 目	☐ 引込受変電設備工事 ☐ 幹線動力設備工事 ☐ 電灯コンセント設備工事 ☐ 電話空配管設備工事 ☐ 放送設備工事 ☐ インターホン設備工事 ☐ テレビ共聴設備工事 ☐ 警報設備工事 ☐ 防火用制御設備工事 ☐ 避雷針設備工事 ☐ 洪水警報用検知設備工事 ☐ 機械警備設備工事 ☐ 監視カメラ設備工事	
6.	一 般 事 項	1) 設 計 図 書 本工事は、図面 並に 現場説明事項に係る他、国土交通省大臣官庁審判部審判「電気設備工事共通仕様書」、「電気設備工事標準図」、経産省電気設備技術基準「内線規定」、消防関係建築法に基き、工事請負契約・約款を準拠し、入念に施工するものとする。設計図書に差異が生じた場合、係員の指示に依る他、優先順位を下記の通りとする。 (1) 現 場 事 項 (2) 特記仕様書 (3) 設 計 図 書 (4) 共通仕様書 関係法令に倣い、違背なく行ふ。現場担当の主任技術者選任届は、係員と打合せの上、決定する他、主任技術者は、経歴書を提出し承諾を得ること。 3) 施 工 図 登 録 試験 施工図は、工程に基づき逐簿なく作成し、係員の承認を受ける。又、現寸図は全て作成するものとする。使用機器、現地工作等の試験及び工事は係員立会いで行い、その成績報告書を作成する。又、必要に応じて計算を依頼する場合もある。 4) 軽 微 な 変 更 報告書において、技術上 又 施工上、経費的な変更が生じた場合、係員と協議の上、決定施工するものとし、その費用は全て請負業者負担とする。 5) 結 算 本工事に関連する経費書 並に その必要な申請手続については、請負業者が代行し、施工地に支障をきたさないようにすること。尚、これに關する費用は、請負業者負担とする。 6) 工 事 手 引 係員の指示する箇所の施工方法を記録照影し、説明書を添付し、カラー手帳版にてアルバム(スクラップブック A-4版)に貼付し、1部提出する。 7) 完 成 図 書 工事完成後、各工事に施工図、試験データ、各種図の仕様、性能データ、取扱説明書その他指示する図書を作成、製本(A-4版・文字・名称入り)の上、2部係員まで提出のこと。	
7.	工 事 概 算	☐ 引込受変電設備工事 本工事は電力会社役員(○低圧 ○高圧)。(○架空 ○地中埋設) 引込とし、(○引込期間調整 ○屋内ケーブル ○屋内フレム組立受変電設備)を経て、低圧配電盤迄の配管・配線工事一切の施工。 ☐ 幹線動力設備工事 本工事は低圧並立次側より、動力盤・分電盤に至る配管・配線、又、動力盤以降、結束機器に至る配管・配線 並に 機取付試験転動調整の工事一切の施工。 ● 電灯コンセント設備工事 本工事は分電盤より、各照明器具・配線器具に至る配管・配線 並に 器具取付、結線点灯試験転動の工事一切の施工。 ☐ 電話空配管設備工事 本工事は電々往(電力社専用)依り、(○架空 ○地中埋設) 引込とし、(○保安器盤 ○端子盤)を経て、各端子盤に至る空配管工事一切の施工。尚、管路内には呼吸線(ビニール被覆鉄線 1.2^{mm}以上)挿入のこと。 ☐ 放 送 設 備 工 事 本工事はアンブ(○一般放送型 ○非常放送型 ○非常放送組込型) W 依り、各スピーカ迄の配線・配管工事、機器の取付、試験調整迄の工事一切の施工。 ☐ インターホン設備工事 本工事は 局 (○電気錠 ○根子式 ○併合式 ○ドアホン) インターホンを同様の位置に設置するもので、配管・配線、機器取付、調整迄の工事一切の施工。 ☐ テレビ共聴設備工事 本工事は、屋上に UHF×2、VHF×1 アンテナを設置し、ブースター、分枝、分配器を経て、各端子盤に至る配管・配線工事一切の施工。 ☐ 警 報 設 備 工 事 本工事は(○自動火災報知器 ○ガス洩れ警報 ○非常通報)設備工事を行うもので、受信機ノ型 線 路 の設置及び総合盤を経て、各端末機器迄の配管・配線、機器取付、調整迄の工事一切の施工。 ☐ 防火用制御設備工事 本工事は、感知器連動の防火器(シャッター)の制御を行うもので、受信機(複合受信機)の設置 及び 各端末機器迄の配管・配線、機器取付、調整迄の工事一切の施工。	

	○ 測 量 針 設 備 工 事	本工事は建築基準法に準拠し、測量針を設置するもので、機器の取付、及び接続、配線を含む工事一切の施工。				
	○ 量水器検針設備工事	本工事は量水器の集中検針を行うもので、メーター、検針箱は給水工事とする。検針接続、配線、配管工事及び調整等の工事一切の施工。				
	○ 機械管巻設備工事	機械管巻用空配管工事一切の施工。但、機器の取付、接続工事は別途とし契約管理会社施工とする。				
	○ 監視カメラ設備工事	機器の取付、及び配線、配管工事一切の施工。				
8. 特記事項	1) 電力・電話引込について、請負業者は、電力・電話会社と協議、打合せの上、引込位置・方法等を確認の上、係員の指示に従い、決定・施工のこと。 2) テレビアンテナ位置は、建築協議・調停の上、係員の指示に従い、決定・施工のこと。又、テレビ受口（黒鉛ユニット・兼合型）は、U-V共用R1型とする。 3) 本工事に使用する電線は、600Vビニール絶縁電線、又、電線管は ○ 金属管 ○ 合成樹脂管」とし、露出配管は0.9Pと目盛り仕上げとする。 4) 照明器具の内、蛍光灯 40W以上の器具はラビットスタート方式・高力型とし、その他の器具については、グロースタート方式・低力型とする。 5) 照明器具は（○本工事 ○支給品 ○一部別造）とする。 6) スイッチ・コンセントは、ハイ角通用型とし、プレート類は、（○ステンレス類 ○新金型製 ○樹脂製）とする。					
9. メーカーリスト	製品メーカー指定は、下記に依る。メーカー変更の場合、理由書 添に 製造会社経歴書、性能・性能等のデータを提出、係員の承認を得ること。					
	電線・ケーブル類	日立電線	古河電工	住友電気	鹿島電線	他同等品
	電線管・用製品	日本パイプ	松下電工	東芝ライテック	日産金属	"
	配線管類	松下電工	内外電機	阿形電機	日東工業	"
	照明器具	"	東芝ライテック	三捷電機	コイズミ	"
	配線器具	"	"	神保電機	"	"
	放送機器	松下通信	日本ビクター	T O A	"	"
	インターホン	松下電工	東芝ライテック	三捷電機	アイホン	"
	テレビ受口	八木アンテナ	DXアンテナ	マスプロ電工	松下電工	"
	監視機器	ホーチキ	防衛防具	ニッタン	"	"
	測量機器	大阪測量針	日本測量針	"	"	他同等品
	キュービクル	松下電機	内外電機	東芝ライテック	"	"

工事区分

● 印を採用


	建築	電気	衛生	空調	照明
キュービクル・トランス用設備	○	○	○	○	○
点検扉・ビット	○	○	○	○	○
鉄骨スリッパ	○	○	○	○	○
貫通部補強	○	○	○	○	○
照明器具化量ボックス	○	○	○	○	○
全上用取付台	○	○	○	○	○
穴 付 穴 開	○	○	○	○	○
機器間2次制御・配線	○	○	○	○	○
空調器制御	○	○	○	○	○
電 機 機	○	○	○	○	○
換 気 機	○	○	○	○	○

	建築	電気	衛生	空調	別荘
量水器集中検針機	○	○	○	○	○
全上配管・配線	○	○	○	○	○
ガス流れ警報器	○	○	○	○	○
全上配管・配線	○	○	○	○	○
電波障害対策費	○	○	○	○	○
引込負担金	○	○	○	○	○




凡 例

記号	名 称	備 考
	引込開閉器盤	銅板製 露出型 封印ビス付
	動力盤	" " (別途・8'73止め)
	分電盤	" "
	照明盤	" "
	電 機 櫃	保持難付
	照明器具 蛍光灯	1灯用 : カドニカ内蔵
	" "	2灯用 : "
	" 直付灯	" ♂ : "
	" 埋込灯	"
	" シェアツ	"
	" ペンダント	"
	" 誘導灯	カドニカ内蔵
	引掛シーリング	"
	誘導機器	"
	埋込スイッチ	1P 10A 片切、3路、4路
	" "	" 自動差減器・パイロット付
	埋込コンセント	2P 15A 1 ^φ 口, 2 ^φ 口
	" "	" アース端子付・防水型
	" "	" 床付(アップ式)
	" "	2P 20A アース端子付
	分配器収容箱	銅板製 埋込型
	直列ユニット	⊖ _N : 端未抵抗付
	電話端子盤	銅板製 埋込型
	電話受口	⊕ : 床付
	インターホン	選段式 親機・子機(カメラ付)
	チャイム	□ : 押釦
	非常警報装置	押釦 表示灯 電鈴
	全上電源ボックス	銅板製 露出型(カドニカ内蔵)
	監視用カラーモニターテレビ	
	マルチスイッチャー	
	コンパネーションカメラ	
	ボ ッ ク ス	ブルボックス アウトレットボックス
	電 線 路	立上り 立下り
	"	天井内配管・配線 -
	"	床 内 "
	"	露 出 "
	"	地 中 "
	"	空配管(1.2 ^m 呼び鉄線入)

設計	設計年月日		工事名称 交野児童会施設建設工事	図面番号 E - 1
検閲	設計番号			

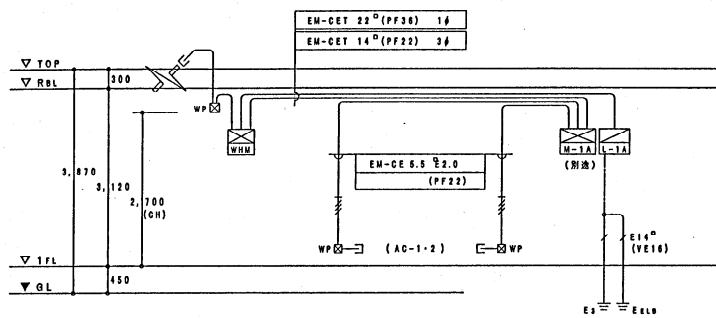

幹線動力設備 系統図

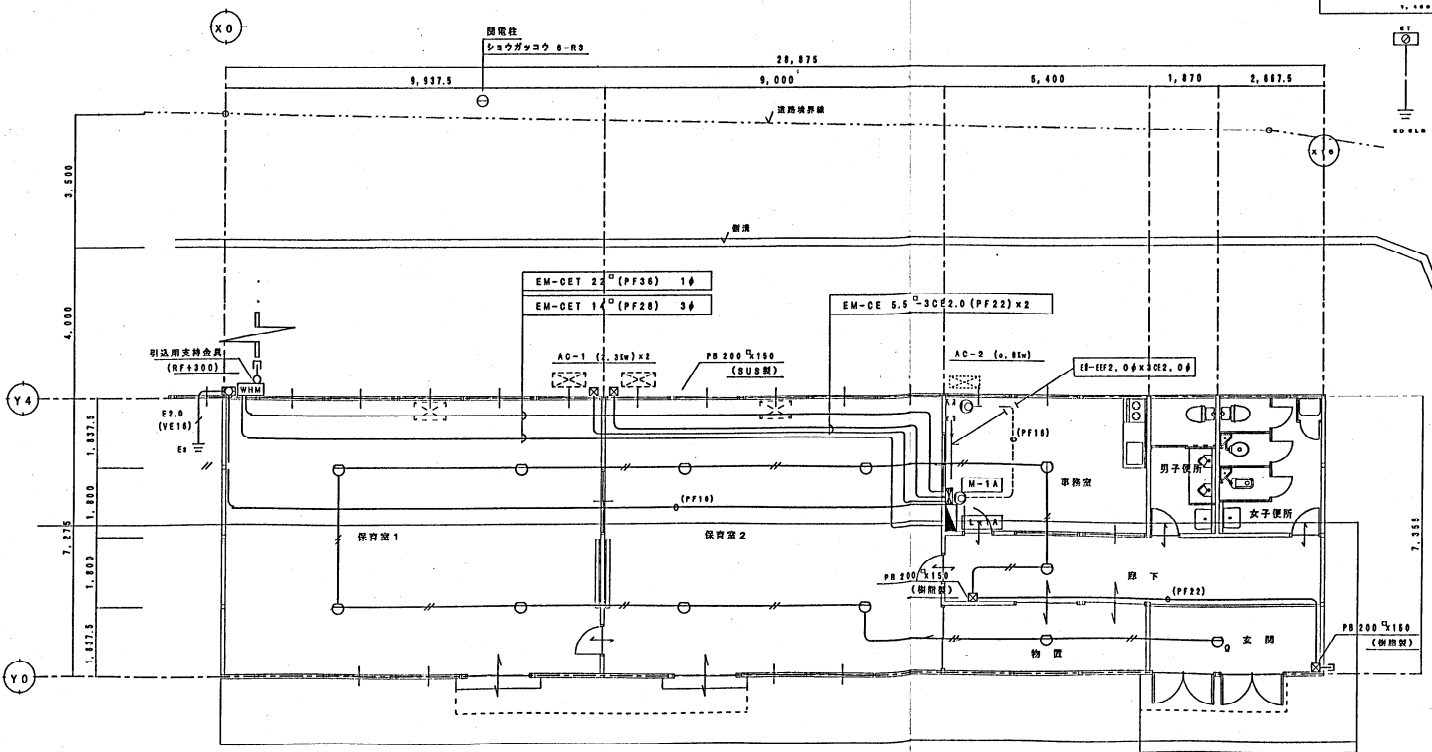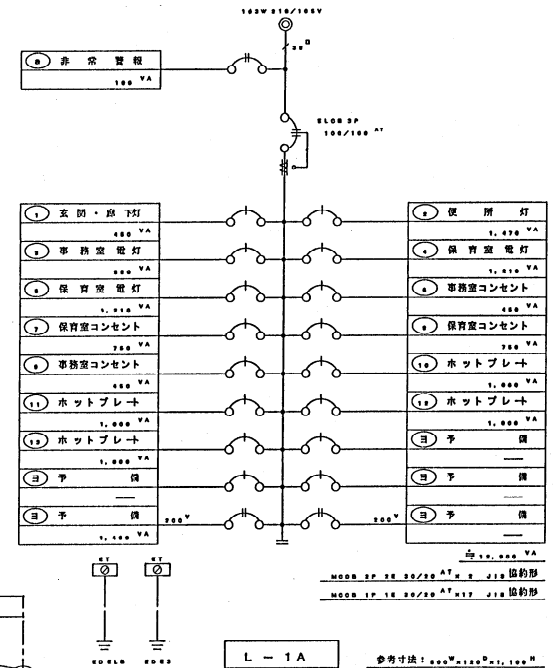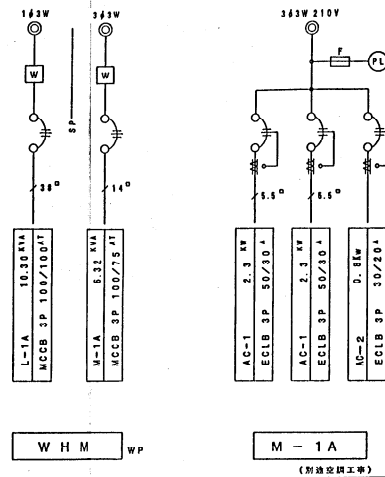

1階平面図 S=1:100


- 【注 記】
- 電力、電話引込金具は壁面化粧に固定
 - (施工時、製作図作成のこと)
 - 動力盤 M-1A は別送変調工事とし、配線はボックス内止めとする
 - 自火報 P型1級設置は別送工事とするも、次期工事を考慮し、連絡空配管は施工
 - 火、感知器及び図録も次期工事施工とするも、天井内は EM-AE 1.2 ケーブルコロッガン配線とする
 - プルボックス 屋外用 SUS製
 - 屋外用 樹脂製

設計	設計年月日	工事名称	交野児童会施設建設工事	図面番号	E-2
校図	設計番号	図面名称	盤結線図、幹線動力・弱電設備 平面図	縮尺	1:100

 F888-322 (PF) F884-202		 F889-321 (PF)		 HW288Op		 HW2818Op	
V-322	PHF 32型 x 2	V-321	PHF 32型 x 1	K-201	FL 20" x 1	M-201	FL 20" x 1
V-202	FL 20" x 2						

※ 特別な配線・配管は下記に依る

EM-EEF 2.0-30 (1E)	(天井30H)	管路内 (PF32)
" 1.8-30 (1E)	"	" (PF32)
" 1.8-30	"	" (PF32)
" 1.8-30+2 (1E)	"	" (PF32)
" 1.8-30+1.8-30 (1E)	"	" (PF32)
" 1.8-30+2 (1E)	"	" (PF32)
EM-EEF 2.0-30 (1E)	(床下管内)	管路内 (PF32)
・ 壁内立上り・立下り及びコンセント回路は、管路 (管) 保護のこと。		
・ スイッチ取付高さ	FL+1, 300	
・ コンセント取付高さ	一般 FL+ 300	
	流し台 FL+1, 000	
	便所用 FL+ 500	

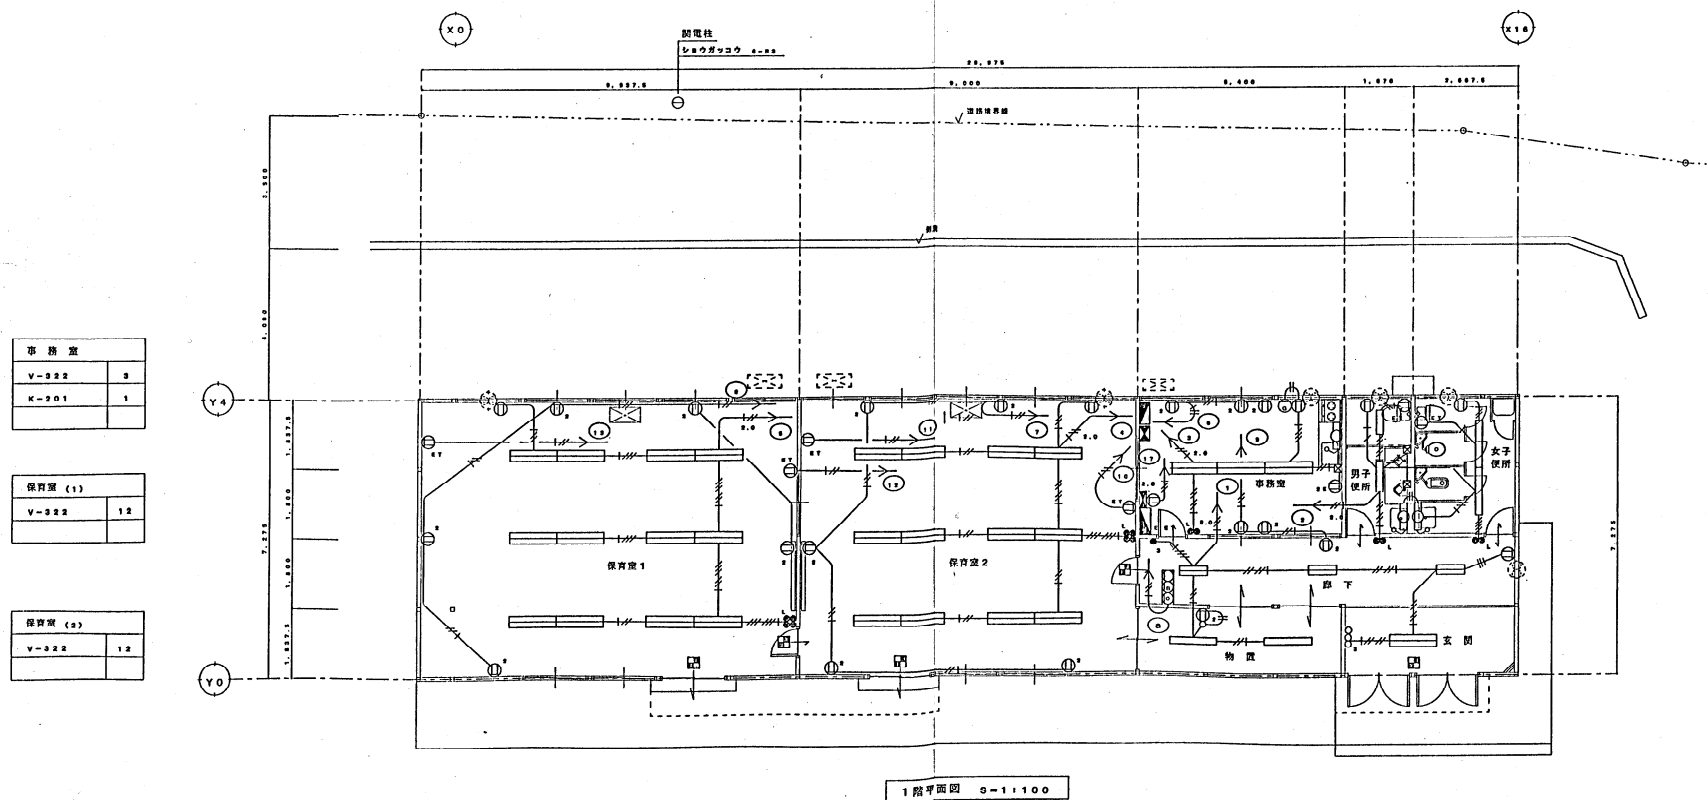

事務室	
V-322	3
K-201	1

保育室 (1)	
V-322	12

保育室 (2)	
V-322	12

女子便所	
V-321	2
M-201	1

男子便所	
V-321	1
M-201	1

玄関・廊下	
V-322	1
V-202	2

物置	
V-321	2

1 階平面図 0-1:100

設計	設計年月日	工事名称	交野児童会施設建設工事	図面番号
校閲	設計番号	図面名称	電灯コンセント設備 平面図	E-3
		縮尺	1:100	

[illegible]

		設計温度 夏期 屋外 ℃ D8 x ℃ W8 屋内 ℃ D8 x ℃ W8 冬期 屋外 ℃ D8 x ℃ W8 屋内 ℃ D8 x ℃ W8
	○換気設備工事 方式	○第1種換気 ○第2種換気 ○第3種換気
	排気フード	○ステンレス製板(排気共) ○亜鉛鍍鉄板 ○ガラスフィルター (○不要 ○要 ○予備品共)
	○排気設備工事 方式	○機械排気 ○自然排気(経路工事)
8.	使用材料	給水管 1) 屋内配管 ○水道用耐衝撃性ビニール管 (H1管) ○ライニング鋼管 (SGP-VA) ○ポリ 軟性鋼管 (SGP-PA) ○漏水管: ライニング鋼管 (SGP-VA) 2) 中・大口径管 ○水道用耐衝撃性ビニール管 (H1管) ○ライニング鋼管 (SGP-VD) ○ポリ 軟性鋼管 (SGP-PD) ○漏水用埋設管: 水道用内外面ライニング鋼管 (WVLP) 3) 屋外露出 ○ライニング鋼管 (SGP-VA) ○ポリ軟性鋼管 (SGP-PA) 給湯管 ○水道用鋼管 (タイプ) ○被膜耐熱鋼管 (タイプ) ○ステンレス鋼管 (コンクリート 埋設部分は防水面布巻の上、防食テープ2重巻) ○耐熱性ライニング鋼管 (HTLP) 排水管 1) 屋内配管 ○鉄製管 ○配管用炭素鋼管 (白) ○耐火二層管 (TMP) ○硬質塩化ビ ニール管 (VP) ○排水用ライニング鋼管 (DVL) ○排水用鉛管 (HAS8 炭素) 2) 立管 ○鉄製管 ○配管用炭素鋼管 (白) ○耐火二層管 (TMP) ○硬質塩化ビ ニール管 (VP) ○排水用ライニング鋼管 (DVL) 3) 埋設管 ○硬質塩化ビニール管 (VP) ○導心力鉄筋コンクリート管 4) 通気管 ○配管用炭素鋼管 (白) ○硬質塩化ビニール管 (VP) ○耐火二層管 用火管 ○配管用炭素鋼管 (白) ○水道用亜鉛メッキ鋼管 (SGP-W) ○ライニング鋼管 (SGP-VA) ○連結給水管: 所カ配管用炭素鋼管 (SCH40) ガス管 ○配管用炭素鋼管 (白) ○ビニール外面被膜 及び ガス会社認定管付 冷却水管 ○水道用耐衝撃性ビニール管 (H1管) ○配管用炭素鋼管 (白) ○ライニング鋼管 (SGP-VA) 冷・温水管 ○耐熱性ライニング鋼管 (HTLP) ○水道用鋼管 (タイプ) ○配管用炭素鋼管 (白) 冷媒管 ○水道用鋼管 ○空調器メーカー規格鋼管 (保溫付・操作継ぎ)
	風道管	短形: 亜鉛鍍鉄板製 丸形: ○スパイラルダクト ○耐火二層管 ○ビニール管 (自所採集を除く)
	弁類	流注部: J18-16 ^{kg} /cm ² タンク縦断: J18-6 ^{kg} /cm ² 規格品 口径50迄: 鉛金製 口径65以上: 本体鉄製・翼部鉛金製
9.	保溫及塗装	共通仕様書の換気事項に依る。但し、下記部分のみ本仕様とす。 1) 配管管: 給水管の保溫は、冷温水管に準ず。又、野湯槽・貯湯水槽 (天蓋を含む) の保溫の外装種別は、○亜鉛 鍍鉄 ○亜鉛鍍鉄板 ○ステンレス鋼板 とする。 2) 消火配管の保溫は、給水管に準じ施工のこと。 3) 空気配管の保溫圧は、20mmとし、仕様は、当該配管の項に準ず。 4) 冷媒配管の保溫は、○共通仕様書に依る ○メーカー標準仕様 (屋外露出部は樹皮カバリー仕上) 5) 空調機等のドレン管の保溫は、給排水設備工事の排水管に準ず。 6) 屋外露出及び多湿箇所等の保溫仕上は下記に依る。 イ) 屋根 ○亜鉛鍍鉄板 ○亜鉛亜鉛鍍鉄板 ○ステンレス鋼板 ○アルミニウム板 ロ) 床板 ○亜鉛鍍鉄板 ○亜鉛亜鉛鍍鉄板 ○ステンレス鋼板 ○アルミニウム板 7) 屋内配管の鋼板製水槽等の結露の生じる箇所は、ポリウレタン塗装仕上とす。 8) 樹皮板木構造台・水糟箱・ポンプ箱は、指色2面塗り仕上とす。
10.	特記事項	・ 給排水設備工事は、交野市上・下水道局認定業者施工のこと。 ・ 上下水道引込、放排水施工に於ける道路解体・補修は本工事業者のこと。

メーカーリスト			
製品メーカー指定は、下記に依る。メーカー変更の場合、理由書 経費・性能等のデータを提出、係員の承認を得ること。			
タンク類	清水7772F	ブリヂストン	三菱製機
ポンプ類	東川製作所	荏原製作所	サワシロコ
陶器・木材類	永井製作	I N A X	
排水金具・除口	城西材料	小島製作所	ガイドレ
サンホール類			
消火栓器具	北澤製作所	村上製作	立飛組製作
電気温水器	三菱電機	松下電器	
ガス湯沸器	大阪ガス	ノーリツ	岡山熱器
ガス器具	"		
I H コンロ	三菱電機		
緑鉄管	長谷川建設	クボタ	黒本鉄工
亜鉛鍍銅管	川崎製鉄	住友金属	日本鋼管
銅管	住友特殊金属	神戸製鋼	三菱金属
ラニニブ鋼管	清水化学	三菱重機	新日本製鉄
耐腐蝕性ビニール管	"	"	オホボタ
硬質塩化ビニール管	"	"	"
耐塩二層管	"	"	"
鉛管	芳沢鉛管	大同電機工機	ニチコン化工
弁類	新東洋バルブ	キッツ	大船バルブ
防護機器	特許機器	倉敷化工	
空調器	三菱電機	ダイキン工業	三菱重工
換気扇	"	松下電器	東芝
送・排風機	荏原製作所		

[illegible]

設計	設計年月日
校閲	設計番号

工事名称 交野児童会施設建設工事		図面番号 P-1
図面名称 機械設備 特記仕様書	縮尺	

機 器 明 細 表						
記 号	名 称	数 量	仕 様 ・ 能 力	電 気		
				相(φ)	圧(V)	出力(W)
EF-1	保 育 室 排 気 風 扇	2	型 式 連 動 式 換 気 扇 (インテリアタイプ) 仕 様 200 ^φ ×444 ^W H 附 属 品 アルミ製ウエザークカバー (防虫アミ付)	1	100	15.5
EF-2	事 務 室 "	2	型 式 連 動 式 換 気 扇 (ワンタッチフィルター) 仕 様 200 ^φ ×549 ^W H 附 属 品 アルミ製ウエザークカバー (防虫アミ付)	1	100	20.5
EF-3	便 所 "	2	型 式 連 動 式 換 気 扇 (スタンダードタイプ) 仕 様 200 ^φ ×702 ^W H (強) 528 ^W H (弱) 附 属 品 アルミ製ウエザークカバー (防虫アミ付)	1	100	25.0
AC-1	保 育 室 空 調 器	2	型 式 空 冷 ヒートポンプ式エアコン (別途工事) 仕 様 四方向吹出カセット形 10.0 ^{kW} タイプ	3	200	3.18 ^{kW}
AC-2	事 務 室 "	1	型 式 空 冷 ヒートポンプ式エアコン (別途工事) 仕 様 壁掛形 5.0 ^{kW} タイプ	1	200	1.480

注 記 ・ 上記リスト記載品は参考品とし、仕様・能力・形状を考慮の上、別紙メーカーリストより選定も可。但、事前にメーカー選定表を提出、係員の承認を得ること。

衛 生 器 具 リ ス ト									
No.	品 名	品 番	数				計	附 属 金 具 類 及 び 備 考	
			(男)便所	(女)便所	事務室	屋 外			
1	洋 風 便 器	0850B, 0851BA	1	1			2	TCF5121A, 紙巻器 YH503	
2	"	014, 0570NK		1			1	T0760Z00R30, T0770Z00, T07711A, T07808, YH605, T07427, T07290	
3	大 便 器	0103Y0, 0570BK0		1			1	T0750Z00R32, T0670FZUS, T0570D, T02032, T06H5, YH609	
4	小 便 器	UFS010CE	2				2	自動洗浄タイプ、附属金具共	
5	洗 面 器	L2100	1	1			2	TL011, T080MP, TL340CBU, TL250D	
6	鏡	TS119FR3	2	2			4		
7	日 洗 皿					1	1		
8	排 除 口	COA-100		1			1		
9	"	COA-75	2				2		
10	"	COA-50			1		1		
11	自 在 水 栓	T130CR13			1		1		
12	水 栓 柱	T250M				1	1		
13	掃 用 し	SK22A		1			1	TK22, T37SEP, T23AE20, TN114X, T0RAY	
14	ガ ス 湯 沸 器	00-54MW			1		1	止水栓 可とう管コック 換気扇運動スイッチP34-U5NH (0Y5-U5型)	

注 記 ・ 衛生陶器・水栓類は都合上東陶製品を、ガス器具は大和ガス製品名を示す。尚、陶器は全てカラー製品とし、指定色は野工事、現場指示に依る。

凡 例		
記 号	名 称	使用管材及び備考
———	給 水 管	水道用耐衝撃性ビニール管 JIS-K6742
———	" (屋外露出)	水道用ビニールライニング管 JWWA-K116
———	給 湯 管	被覆銅管 (Mタイプ)
———	追 い 焚 き 管	アングルチューブ AT-13
———	汚 水 排 水 管	硬質塩化ビニール管・耐火二層管
———	雑 排 水 管	" "
———	屋 外 排 水 管	" "
———	通 気 管	" "
———	ガ ス 管	ガス会社認定管材
———	冷 媒 管	メーカー規格銅管 (ガス管・液管)
———	空 調 ド レ ー ン 管	硬質塩化ビニール管 JIS-K6741
———	仕 切 弁	①: 弁ボックス共
———	逆 止 弁	"
———	ガ ス 鉄 コ ッ ク	①: 弁ボックス共
———	電 磁 弁	"
———	安 全 弁	"
———	フ ラ ッ シ ュ 弁	"
———	定 水 位 弁	"
———	Y型ストレーナー	"
———	フレキシブル継手	①: ゴム製球型
———	バンドキャップ	①: 露出型
———	給 水 ・ 給 湯 栓	①: 止水栓 (ボックス付)
———	混 合 水 栓	"
———	シャワーセット	"
———	シャワー付バス水栓	"
①	流し排水トラップ	①: 共栓 (トラップ及びクサリ付)
②	床 排 水 トラップ	(B) 印: 防水型
③	床 上 掃 除 口	(B) 印: 防水型
●	ガ ス コ ッ ク	①: ペアコック ②: ボックスコック
H	管 理 ア ダ プ ター	ガス給湯器附属
R	給 湯 器 リ モ コ ン	"
Q	空 調 器 リ モ コ ン	空調機附属
———	量 水 器	止水栓・ボックス共
———	ガ ス メ ー ター	鉄コック共
○	汚 水 会 所	○: 樹脂製小口径例
⊗	雨 水 会 所	⊗: "
———	雨 水 立 管	"




設計	設計年月日	工事名称 交野児童会施設建設工事	図面番号 P-2
	設計番号		
検閲		図面名称 機器器具明細表・凡例	縮尺

設計概要

一般事項	工事名称	交野児童会増築工事			建築場所	交野小学校内				
	建物類別	新築			用途	児童保育園				
	地域指定	用途指定			建ぺい率指定					
		防火指定			その他指定					
建物概要	規模	階数	平屋建		軒高	3 ^M 780	最高部の高さ	3 ^M 830		
		建築面積	本体：12.00X9.30=111.60		床面積	本体：12.00X9.30=111.60				
			庇：(1.2-1.0) x 9.55=1.91							
			計 113.51 M ²			計 111.60 M ²				
構造概要	基礎型式	鉄筋コンクリート造市基礎			地耐力	5 t/m ² 長期、(仮定値) 実値				
	軸組	鉄骨ラーメン構造			積雪	一般地域				
	内部軸組	床	床板：カラーコンパネ t=12 (グレー色)		床荷重					
		概太：DP-100X50X1.6@303 (一部) 土間コンクリート t=100 ワイヤメッシュφ150x150 防湿ポリフィルム t=0.15 防湿 t=100		天井	サンドイッチパネル：t=30 芯材：硬質ウレタン発泡剤 裏面：カラー鉄板 t=0.27 (サンドホワイト色) 裏面：亜鉛鉄板 t=0.25 外版、内部：カラー鉄板 t=0.35 (外部) シルバー色 (内部) サンドホワイト色 芯材：硬質ポリウレタンフォーム					
外部仕上	屋根	ポルトレス折板 (ガルバリウム鋼板 t=0.6 山高53) (川鉄ルーフテックRL-50) 裏面 難燃ポリエチレンフォーム貼 t=4			外壁	イソバンド：全厚さ t=35				
建具	符号	仕	様	硝子	寸法	符号	仕	様	硝子	寸法
	AW1	アルミ引違い窓	透明	t=3	1626 x 1287	AD1	アルミ引違い戸		上部) 透明 t=3 下部) アルミパネル	1626 x 2025
	AW2	アルミ引違い窓	型板	t=4	1626 x 378					
鉸	橋	軒橋：亜鉛メッキ鋼板 t=1.6 曲加工 堅橋：P-60.5x2.3								
	板金金物									
階段	有効巾				内部階段	有効巾				
	蹴上					蹴上				
	踏面					踏面				
	屋根					踏面				
塗装	鉄部見え隠り フタル酸樹脂ペイント仕上 (内外共シルバー色)									
雑工事	庇	長尺カラー鉄板折板 庇 t=0.5 山高=88								
設備	分電盤	1台/1BOX								
	蛍光灯	(40W-2) x 4/1BOX								
	コンセント	天井付2口コンセント：2ヶ所 スイッチ用コンセント：2ヶ所								
	換気扇	(20cm)								
その他										
訂正事項					年月日	担当	照査			年月日
										98 12 0
										担当

室内仕上表

[illegible]

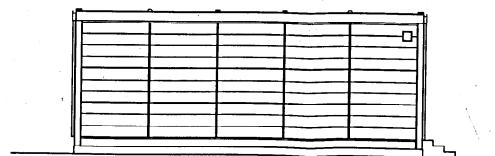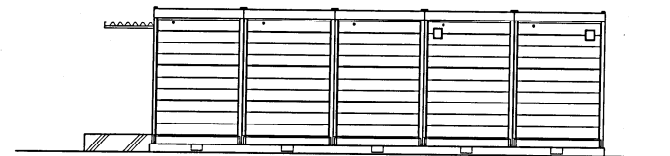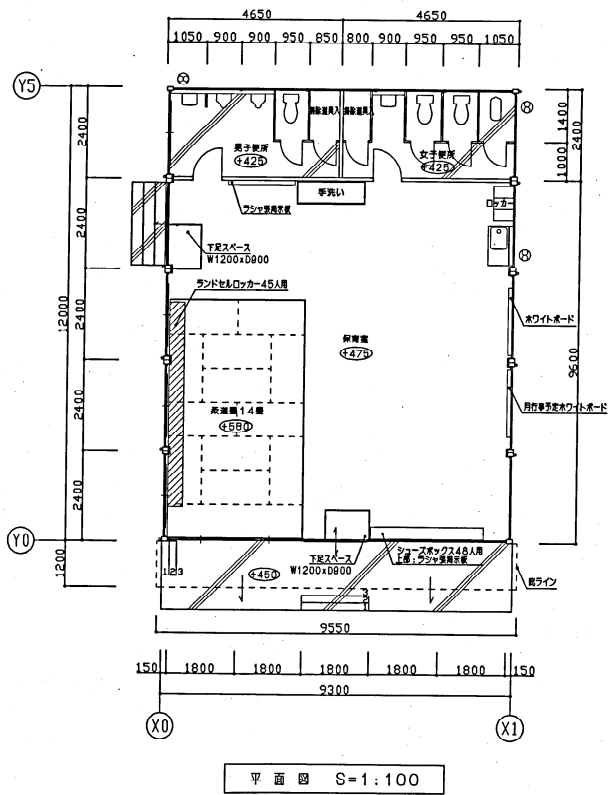

訂正事項	年月日	担当	照査	年月日	工事名称	図面番号	御承諾印
	98.12.01				交野児童会増設工事		
					図面名称	整理番号	
					平面図 立面図	360-01	
					縮尺	S=1:100	