
 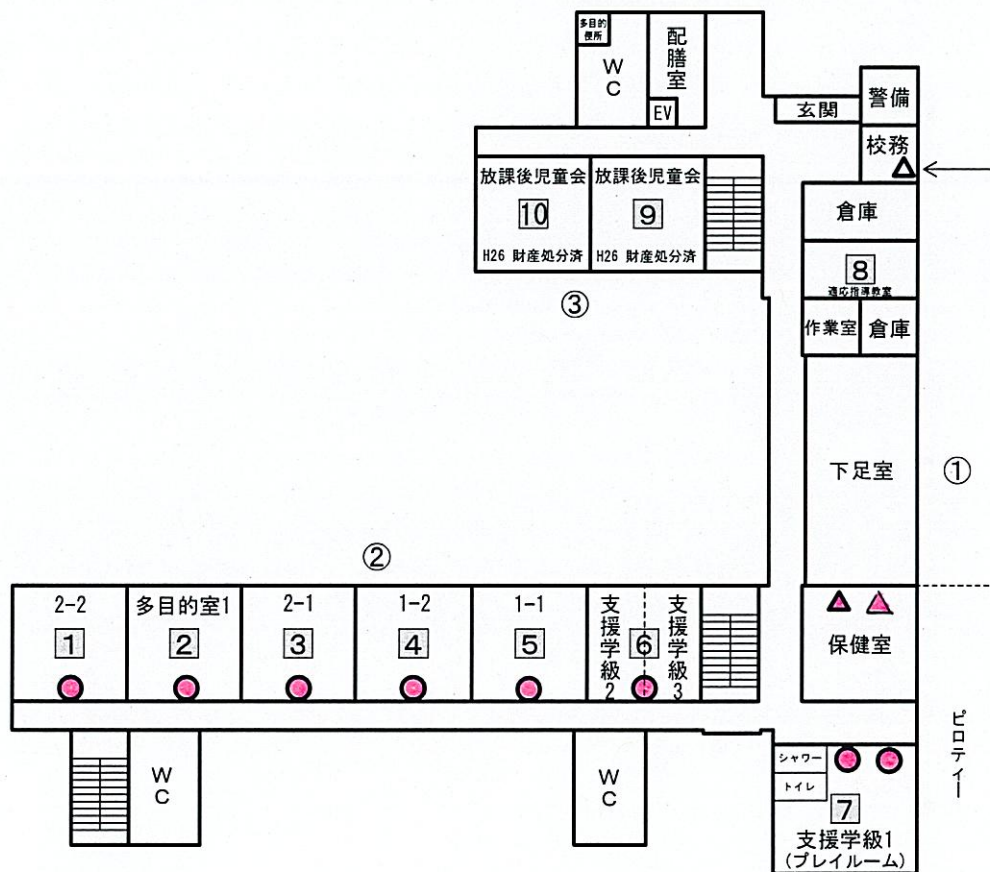


令和4年度

平 面 図	縮 尺	1/500 0 10 20 m	学 校 名	藤が尾小学校	調 査 番 号	都道府県	市町村	学 校	整 理 番 号

 



○ : ガス空調器	△ : 電気空調器
● : (使用不可) ガス空調器	▲ : (使用不可) 電気空調器

1 階

令和4年度

平面図	縮尺	1/500	0	10	20m	学校名	藤が尾小学校	調査番号	都道府県	市町村	学 校	整理番号

 
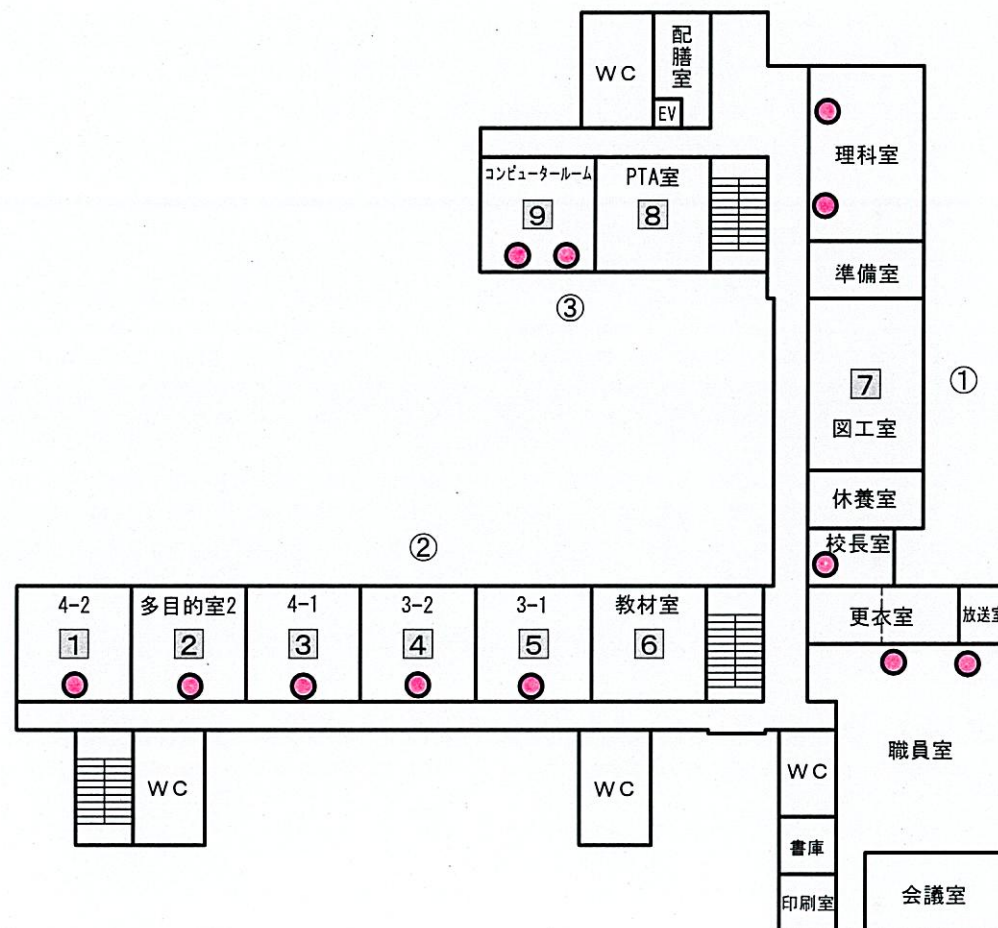


○: ガス空調器	△: 電気空調器
●: (使用不可) ガス空調器	▲: (使用不可) 電気空調器

2 階

令和4年度

平面図	縮尺	1/500 0 10 20 m	学校名	藤が尾小学校	調査番号	都道府県	市町村	学校	整理番号	

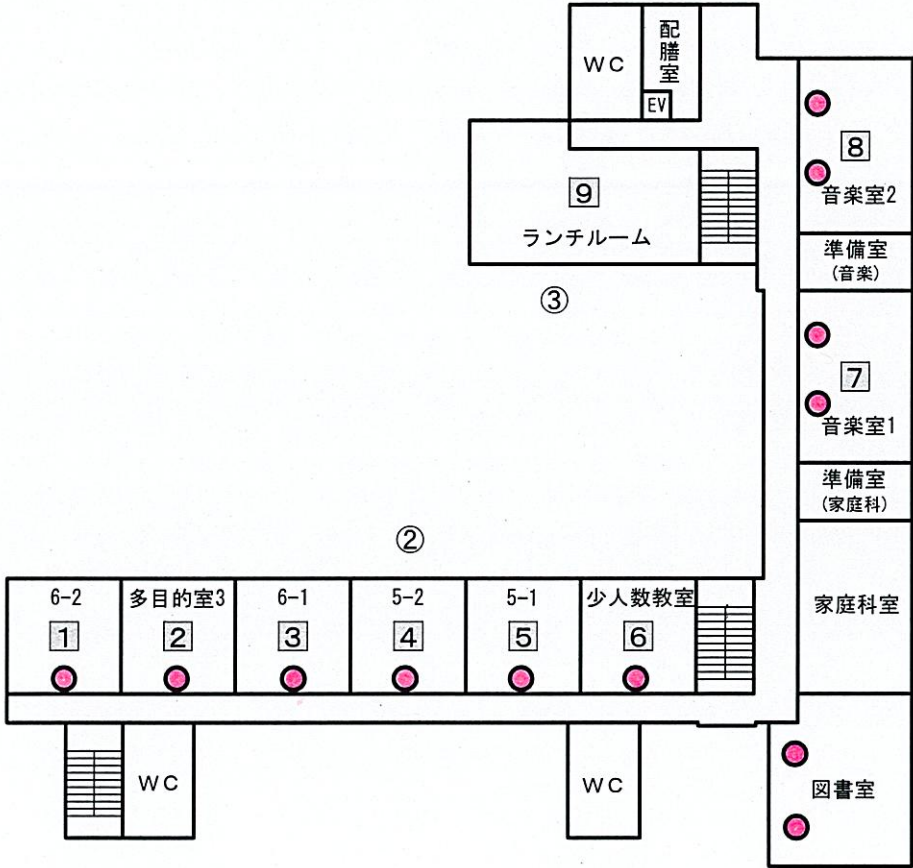

凡 例	
○ : ガス空調器	△ : 電気空調器
● : (使用不可) ガス空調器	▲ : (使用不可) 電気空調器