
 
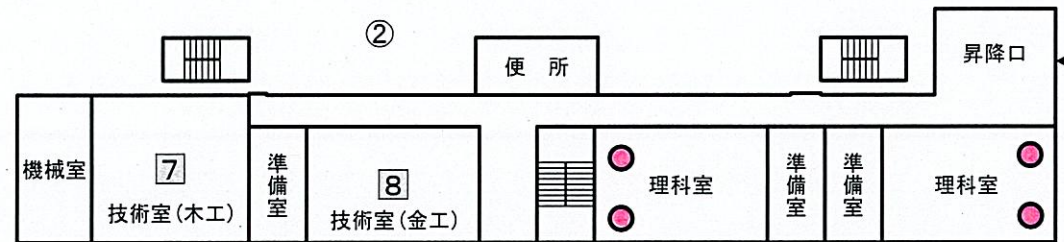


令和4年度

平面図	縮尺	1/500 0 10 20m	学校名	第四中学校	調査番号	都道府県	市町村	学校	整理番号
-----	----	-------------------	-----	-------	------	------	-----	----	------



①-2 部室

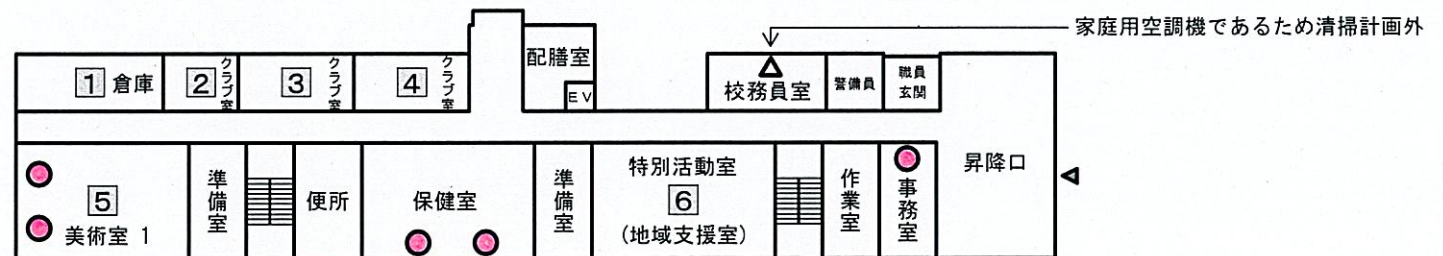


①-1 1 階

凡 例	
○ : ガス空調器	△ : 電気空調器
● : (使用不可) ガス空調器	▲ : (使用不可) 電気空調器

令和4年度

平面図	縮尺 0 10 20m	1/500	学校名	第四中学校	調査番号	都道府県	市町村	学 校	整理番号

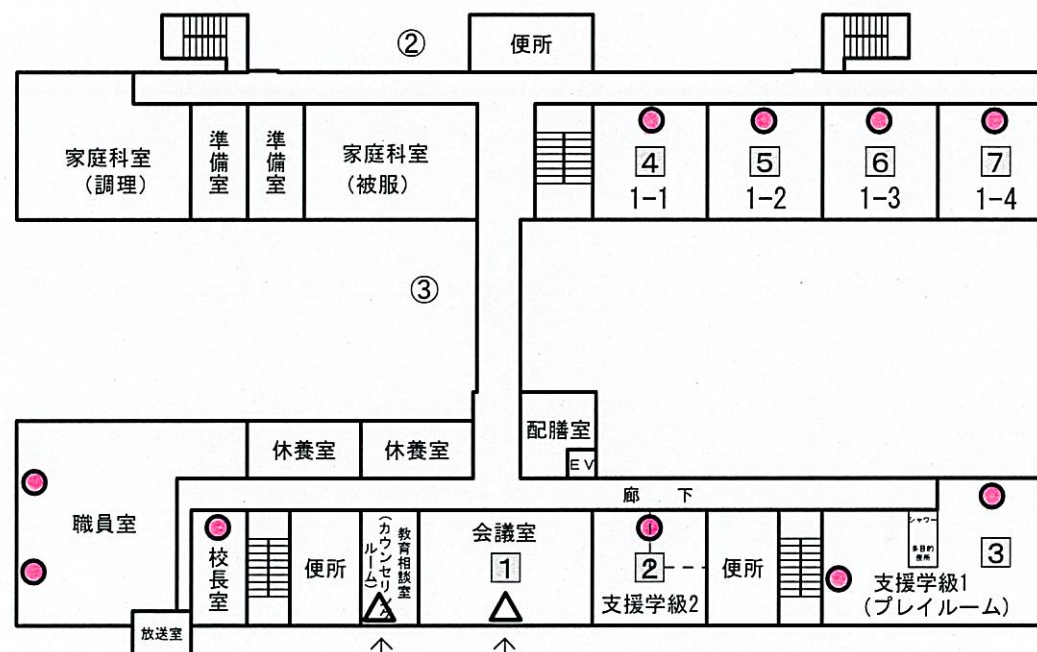


家庭用空調機であるため清掃計画外

①-1

2 階


凡 例

○: ガス空調器	△: 電気空調器
●: (使用不可) ガス空調器	▲: (使用不可) 電気空調器

 


令和4年度

平面図	縮尺	1/500 0 10 20 m	学校名	第四中学校	調査番号	都道府県	市町村	学 校	整理番号

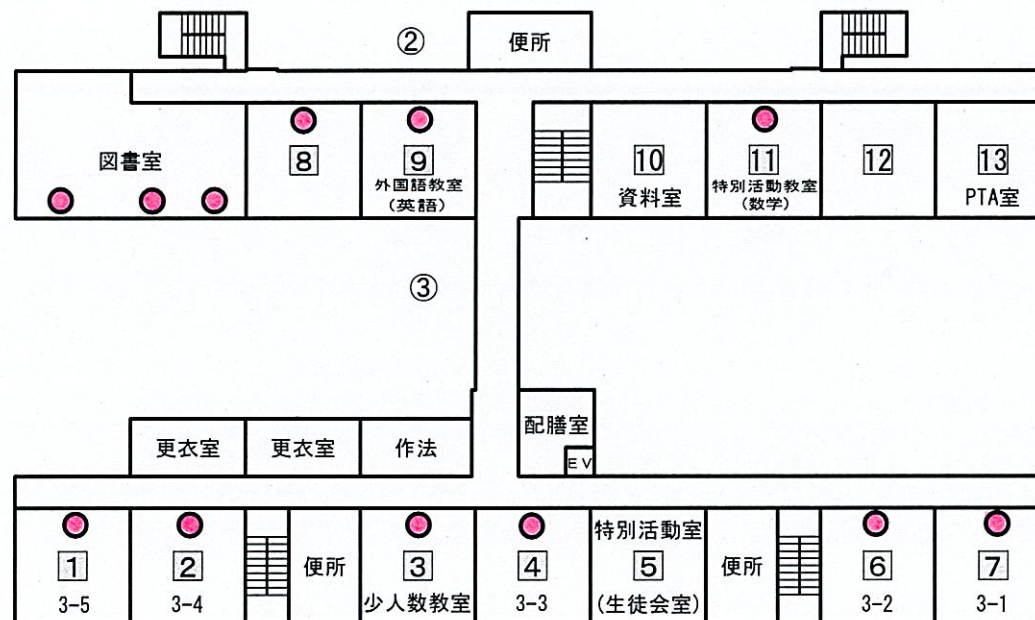

①-1

 


3 階

凡 例


○ : ガス空調器	△ : 電気空調器
● : (使用不可) ガス空調器	▲ : (使用不可) 電気空調器

令和4年度

平 面 図	縮 尺		学 校 名	第四中学校	調 査 番 号	都道府県	市町村	学 校	整 理 番 号

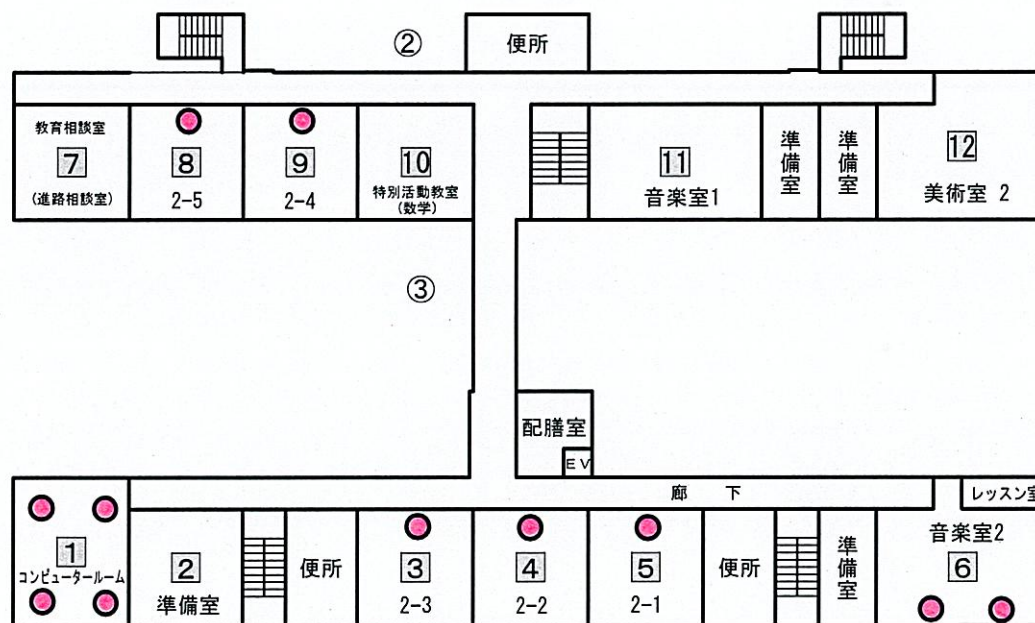

①-1

 

4 階

凡 例

○:ガス空調器	△:電気空調器
●:(使用不可)ガス空調器	▲:(使用不可)電気空調器