


令和4年度

平面図	縮尺	1/500 0 10 20m	学校名	岩船小学校	調査番号	都道府県	市町村	学校	整理番号

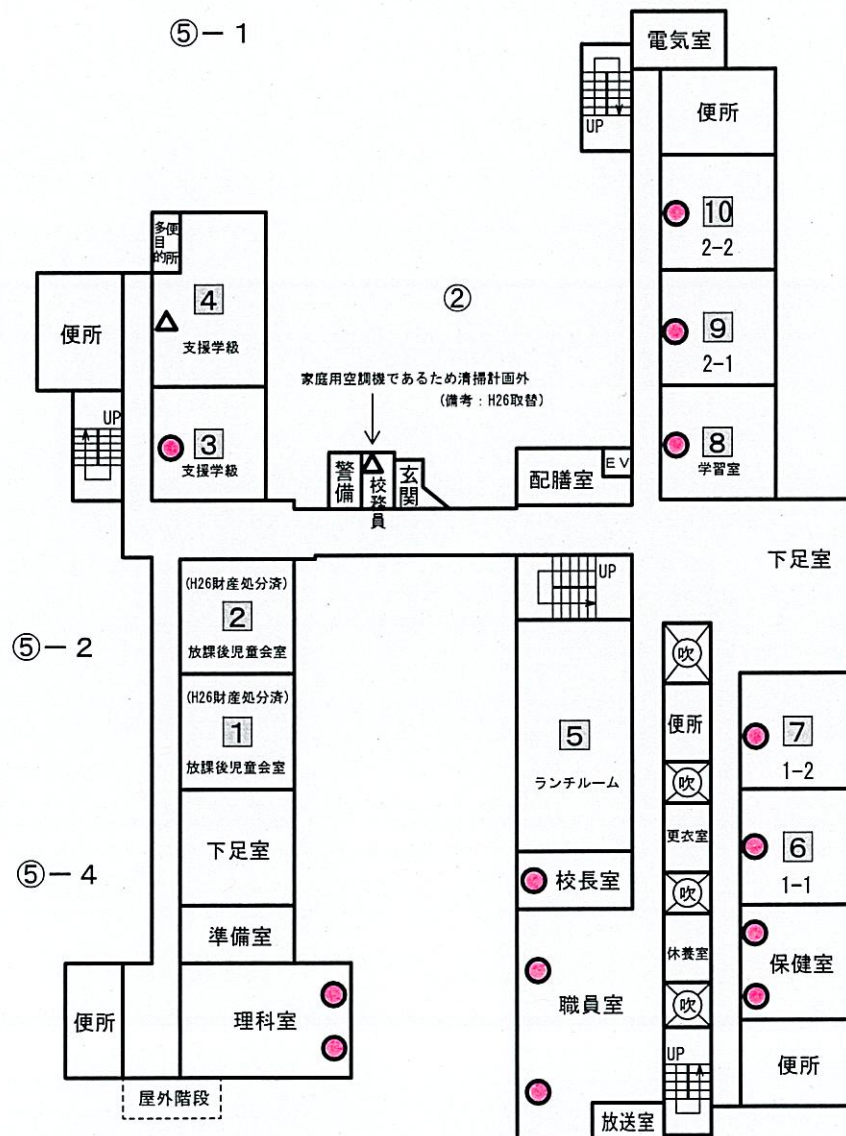


凡 例

○: ガス空調器	△: 電気空調器
●: (使用不可) ガス空調器	▲: (使用不可) 電気空調器

1 階

令和4年度

平面図	縮尺	1/500	0	10	20m	学校名	岩船小学校	調査番号	都道府県	市町村	学校	整理番号

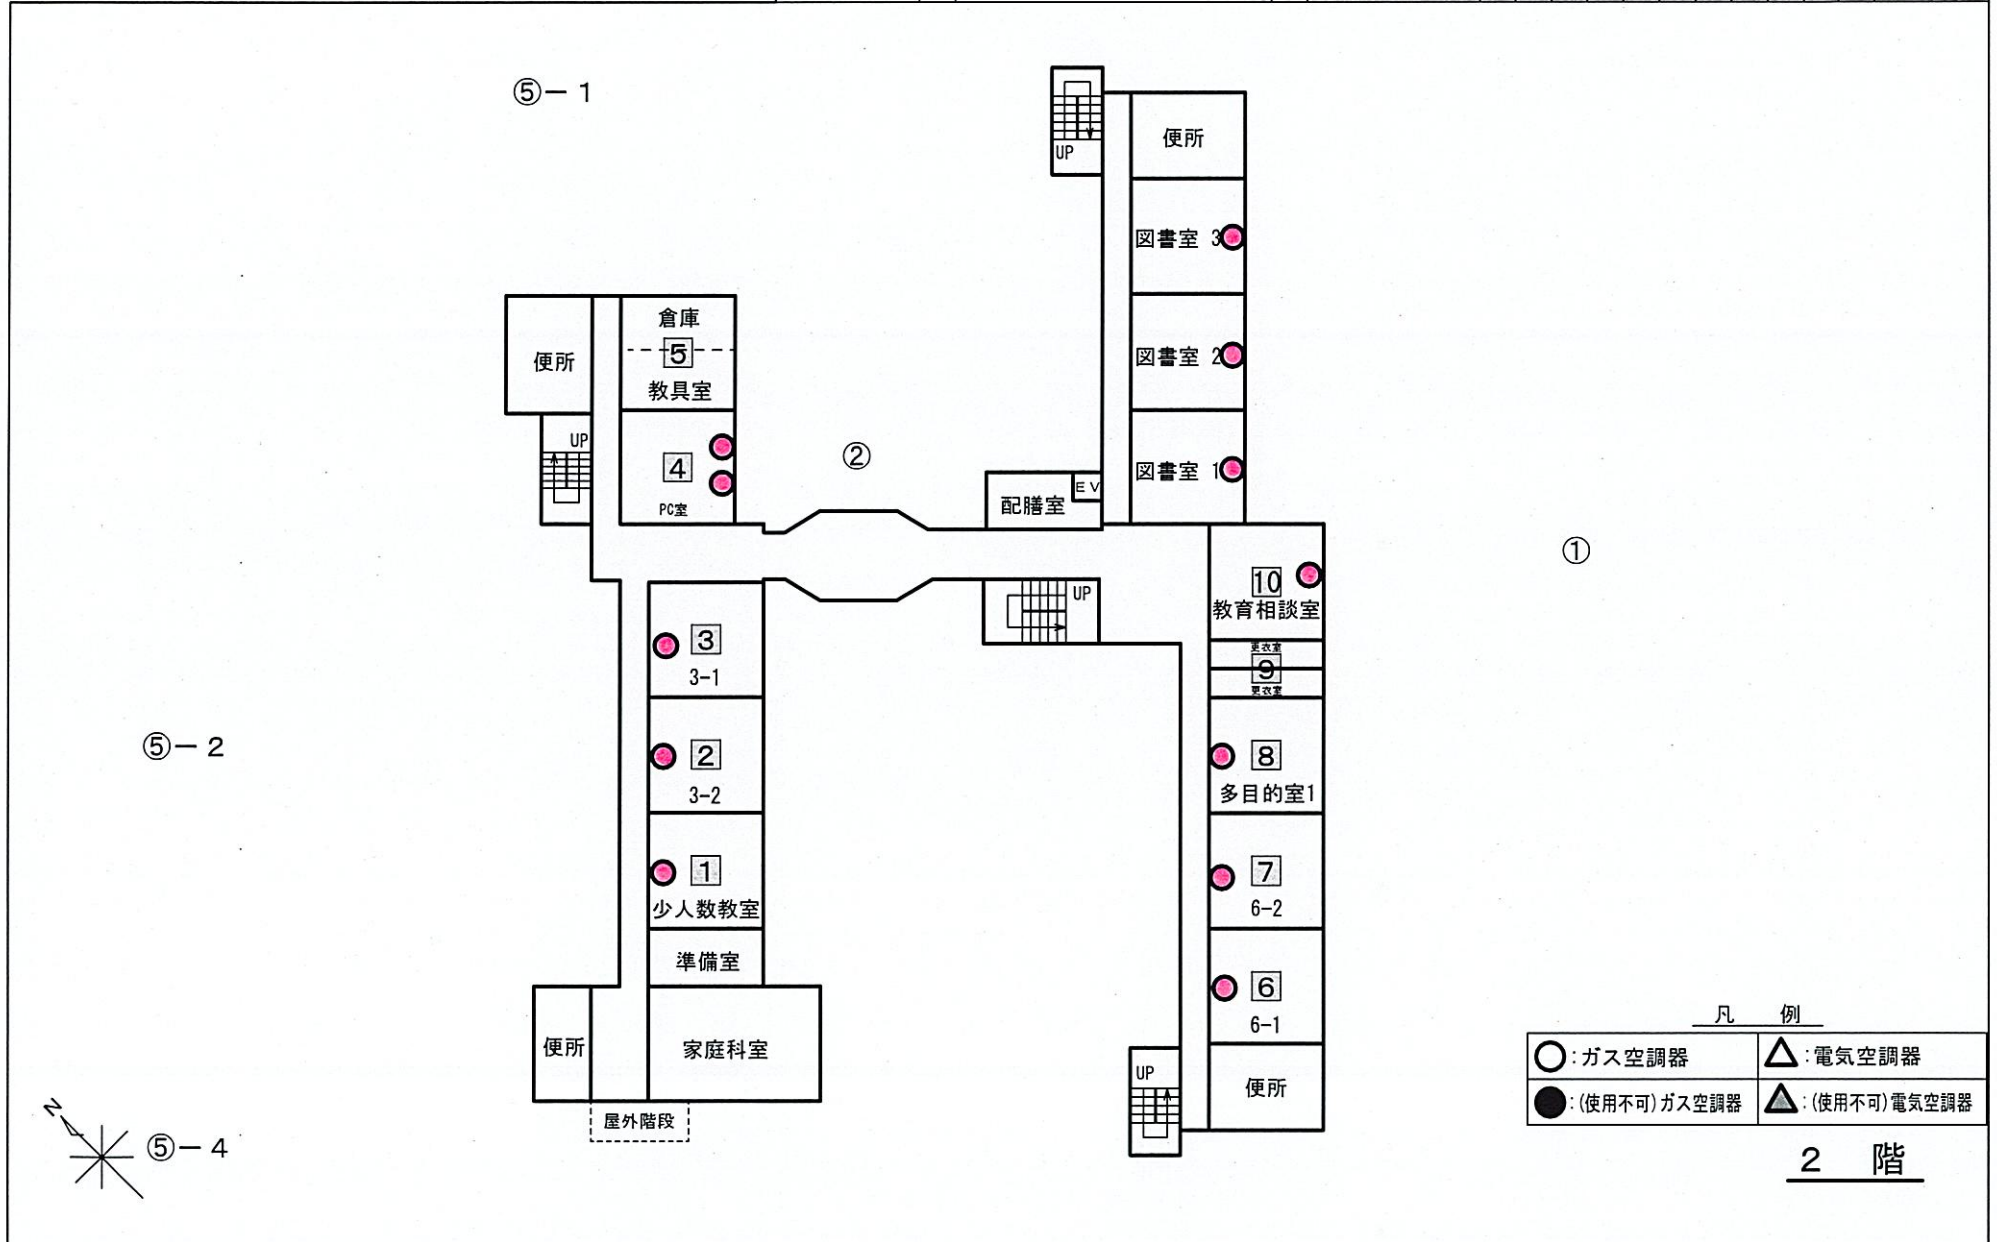


令和4年度


平面図	縮尺	1/500 0 10 20m	学校名	岩船小学校	調査番号	都道府県	市町村	学校	整理番号

⑤-1

 ⑤-2



⑤-4

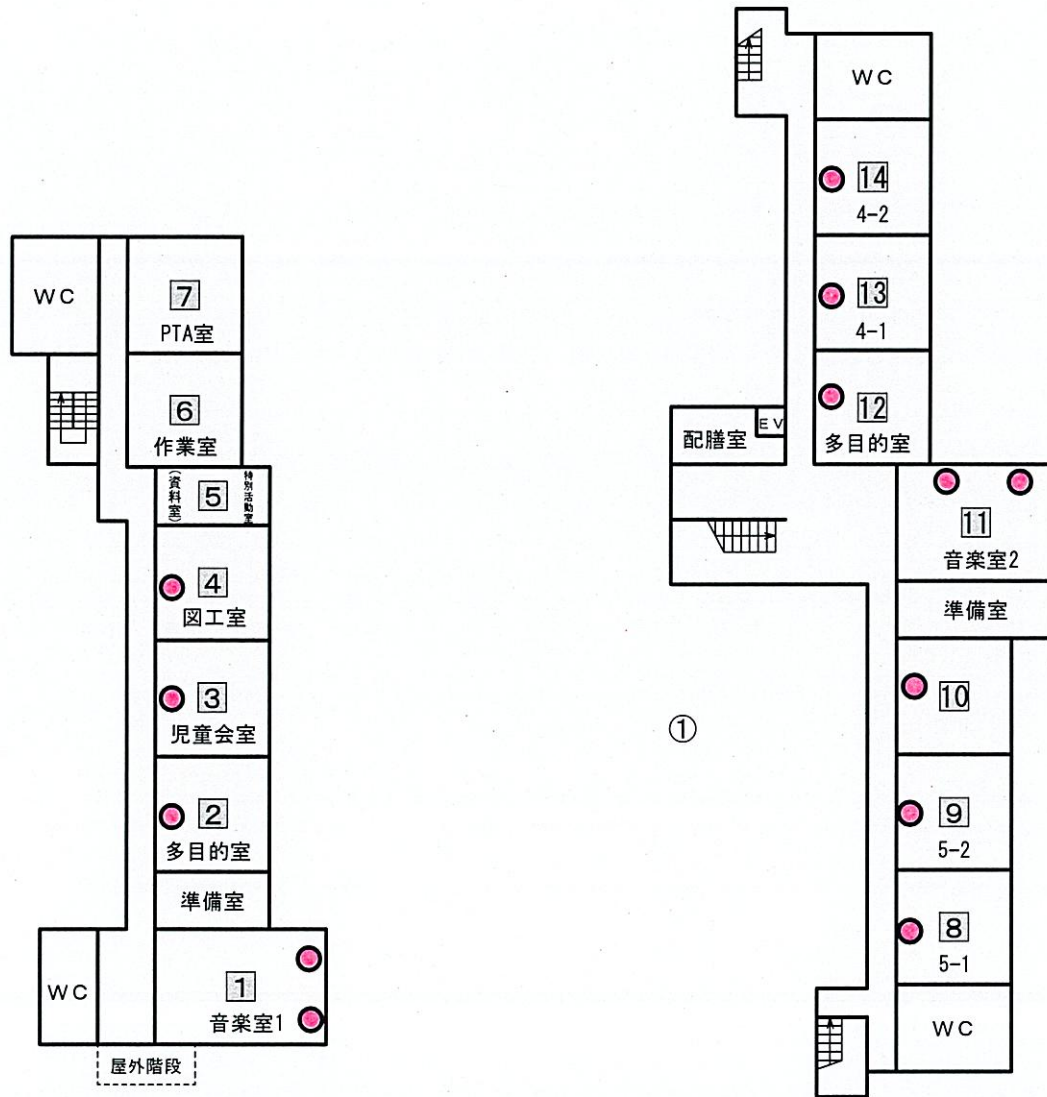

凡 例

○: ガス空調器	△: 電気空調器
●: (使用不可) ガス空調器	▲: (使用不可) 電気空調器

3 階