


交野市立あさひ認定こども園 図面

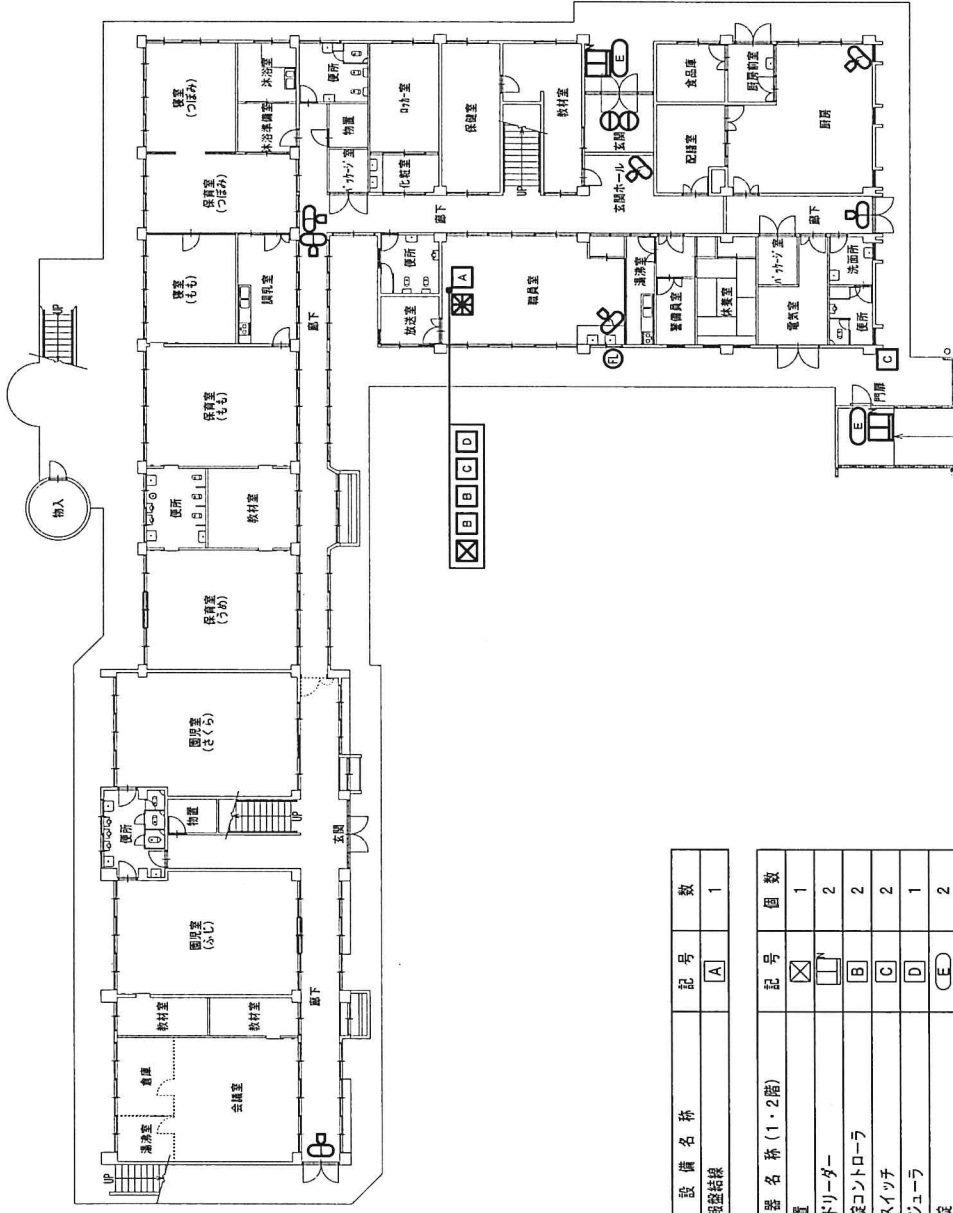


設備名称	記号	数
自火報警機	A	1
機器名称 (1・2階)	記号	個数
主装置	⊠	1
カードリーダー	⊡	2
電気錠コントローラ	B	2
開錠スイッチ	C	2
スケジューラ	D	1
電気錠	E	2
フラッシュライト	F	1
マグネットセンサー	G	2
室内センサー (廊下)	H	7
室内センサー (ホール・室内)	I	3

1階 基本計画平面図 S-1/250

工事名称 交野市立幼児園 (3園) 機械設備設置基本計画図		図面NO A-12	
図面名称 1階 基本計画平面図 (交野市立あさひ幼児園)		機印	
作成年月日 平成 年 月 日	訂正年月日 平成 年 月 日	担当	承認年月日 平成 年 月 日
図面尺 S-1/250			



交野市立あさひ認定こども園 図面

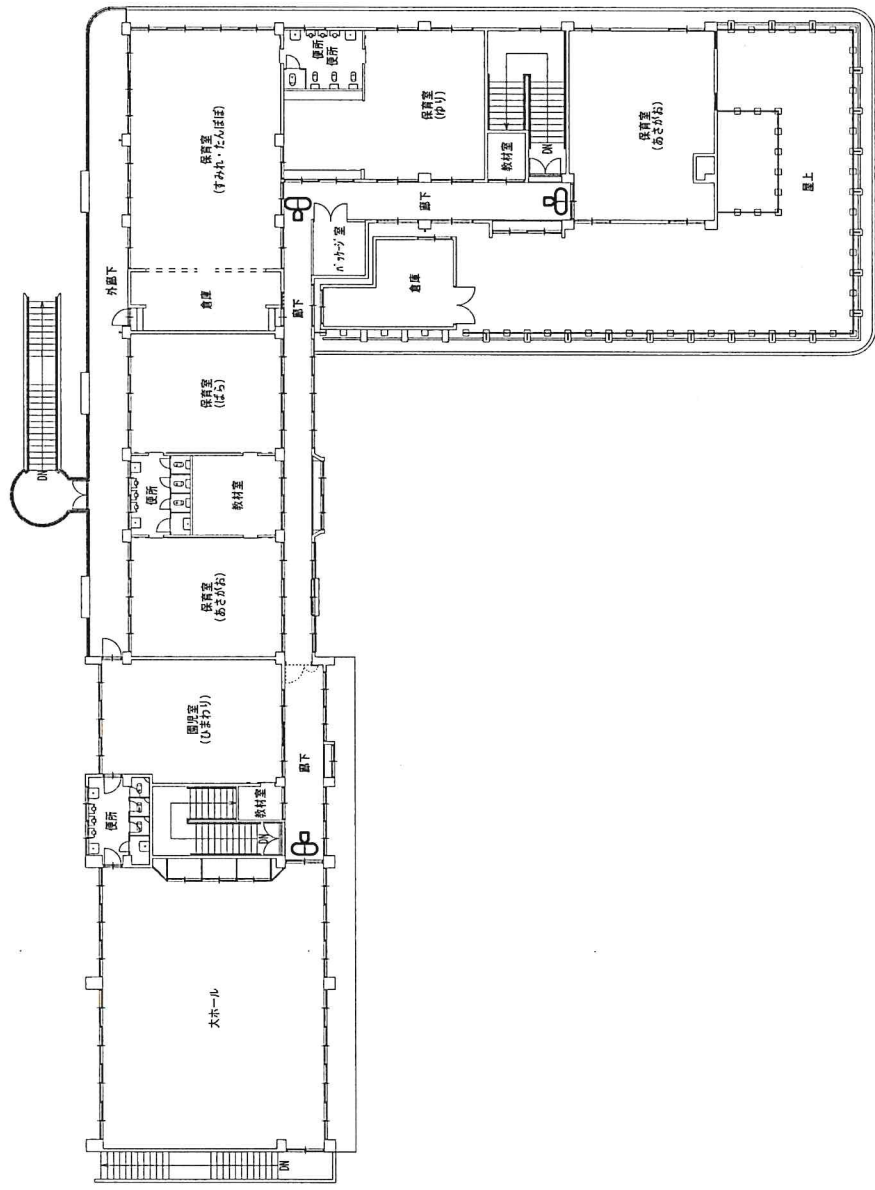

2階 基本計画平面図 S-1/250

工事名称 交野市立幼稚園 (3園) 機械設備設備基本計画図		図面NO	
図面名称 2階 基本計画平面図		図面NO	
(交野市立あさひ幼稚園)		A-13	
作成年月日	訂正年月日	相当	承認年月日
平成 年 月 日	平成 年 月 日	平成 年 月 日	平成 年 月 日
縮尺 S-1/250			

 交野市立くらやま認定こども園 図面

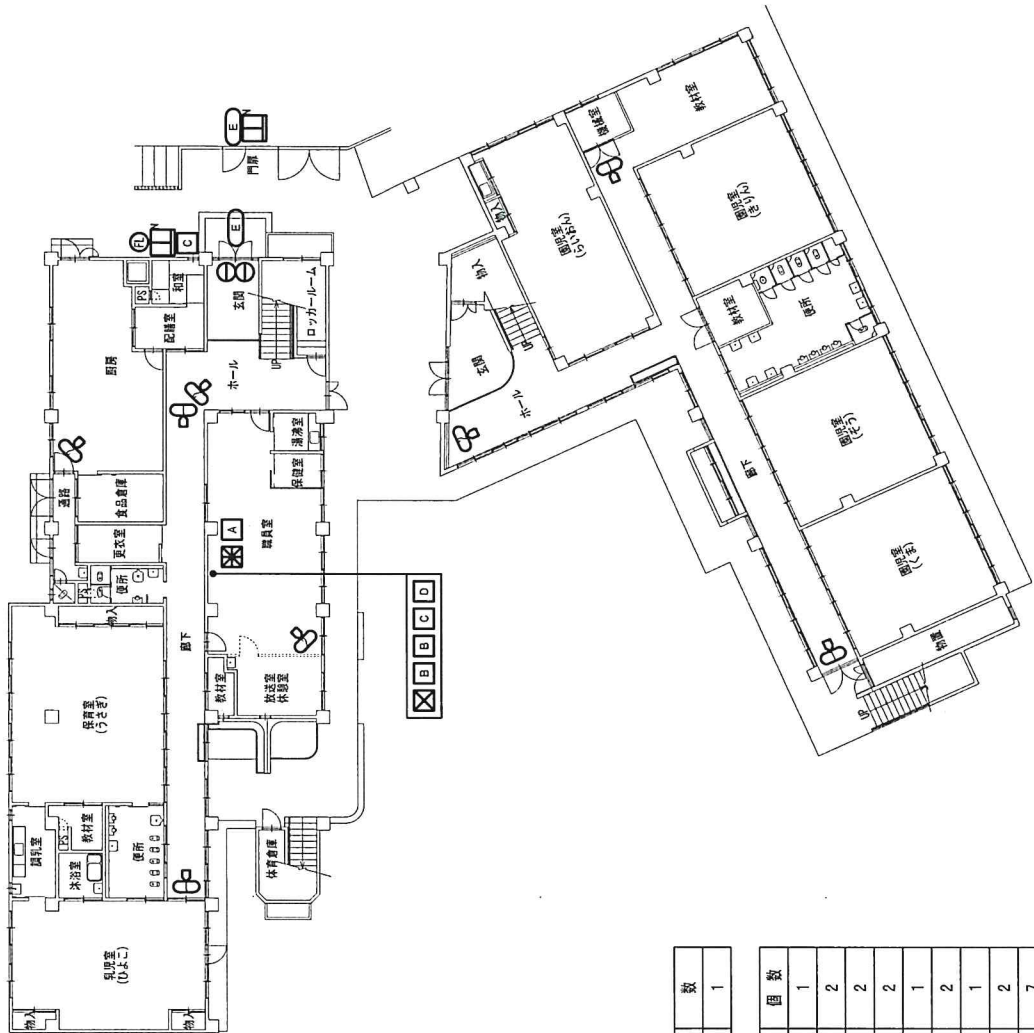



1階 基本計画平面図 S-1/250

設備名称	記号	数
自火警発信機	A	1
機器名称 (1・2階)	記号	個数
主装置	⊗	1
カードリーダー	□	2
電気錠コントローラ	B	2
開錠スイッチ	C	2
スケジューラ	D	1
電気錠	E	2
フラッシュライト	F	1
マグネットセンサー	①	2
室内センサー (廊下)	②	7
室内センサー (ホール・室内)	③	4

工事名称 交野市立幼児園 (3 画) 機械警備設備基本計画図		図面NO	
図面名称 1階 基本計画平面図 (交野市立くらやま幼児園)		校 印	A-14
作成年月日	訂正年月日	承認年月日	校 印
平成 年 月 日	平成 年 月 日	平成 年 月 日	校 印
S-1/250		S-1/250	

 交野市立くらやま認定こども園 図面

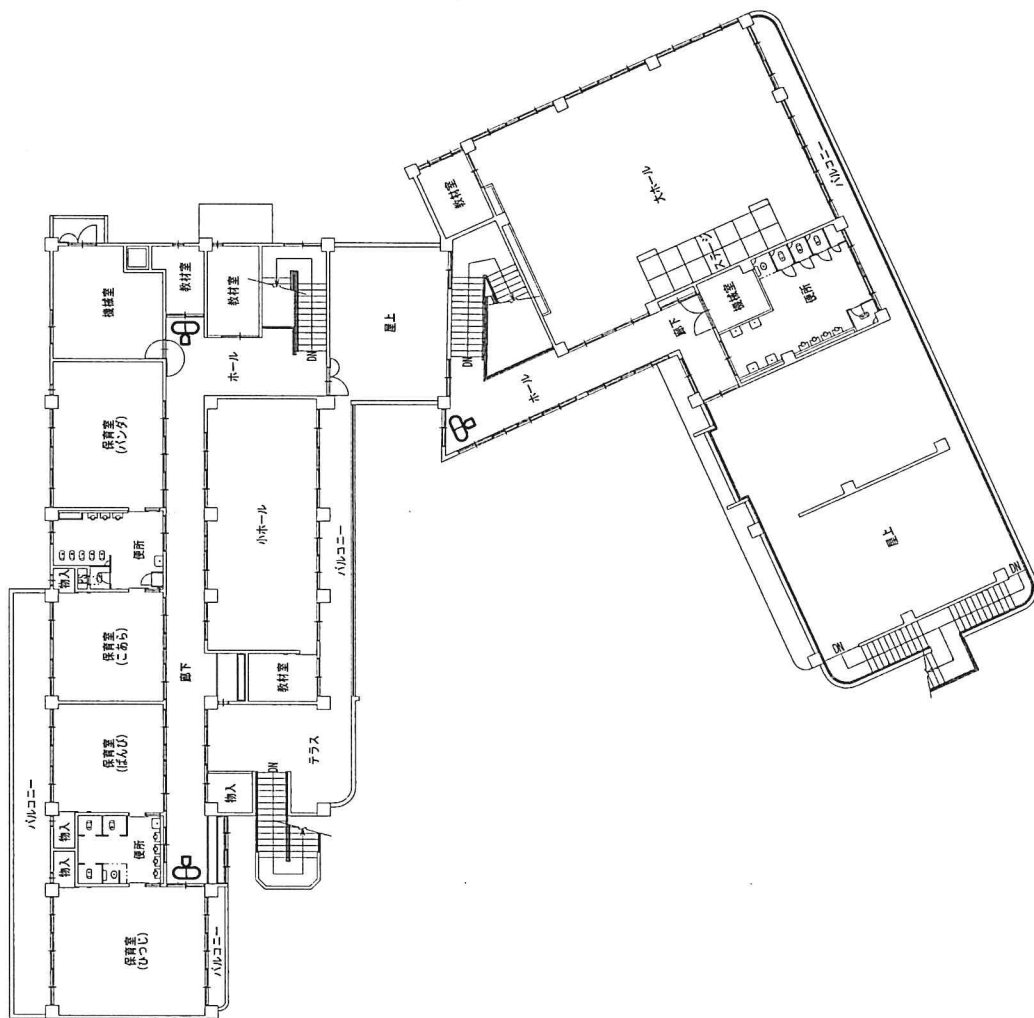

2階 基本計画平面図 S-1/250

工事名称 交野市立幼稚園 (3園) 機械設備整備基本計画図 図面名称 2階 基本計画平面図 作成年月日 平成 年 月 日 訂正年月日 平成 年 月 日 縮尺 S-1/250				担当	承認年月日	検印	図面NO
(交野市立くらやま幼稚園)					平成 年 月 日		A-15