

(令和7年度)

平面図

縮尺

学校名
交野みらい学園

調査番号

調査号

都道府県

市町村

学校

整理番号

整理号



校舎棟 1階

屋内運動場 1階

消火器 粉末ABC10型	屋内消火栓箱	火災警報機
避難口誘導標識	非常放送エコーカー	簡受信機
通風誘導標識(内面)	避難誘導標識(外面)	避難誘導標識(外面)
誘導灯	定温式天井上気感知器	煙感式天井上気感知器
	総合機(受信機 表示灯)	

(令和7年度)

平面図

縮尺

0

学校名 交野みらい学園



園舎番号

都道府県

市町村

学校

監理番号

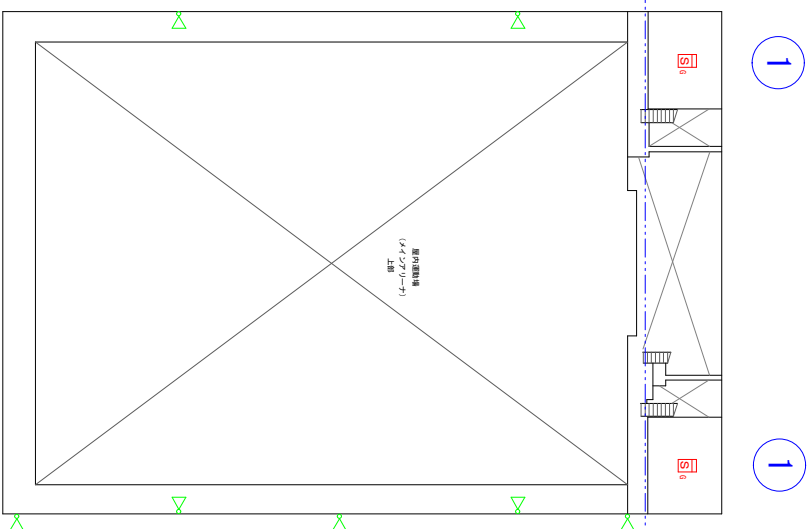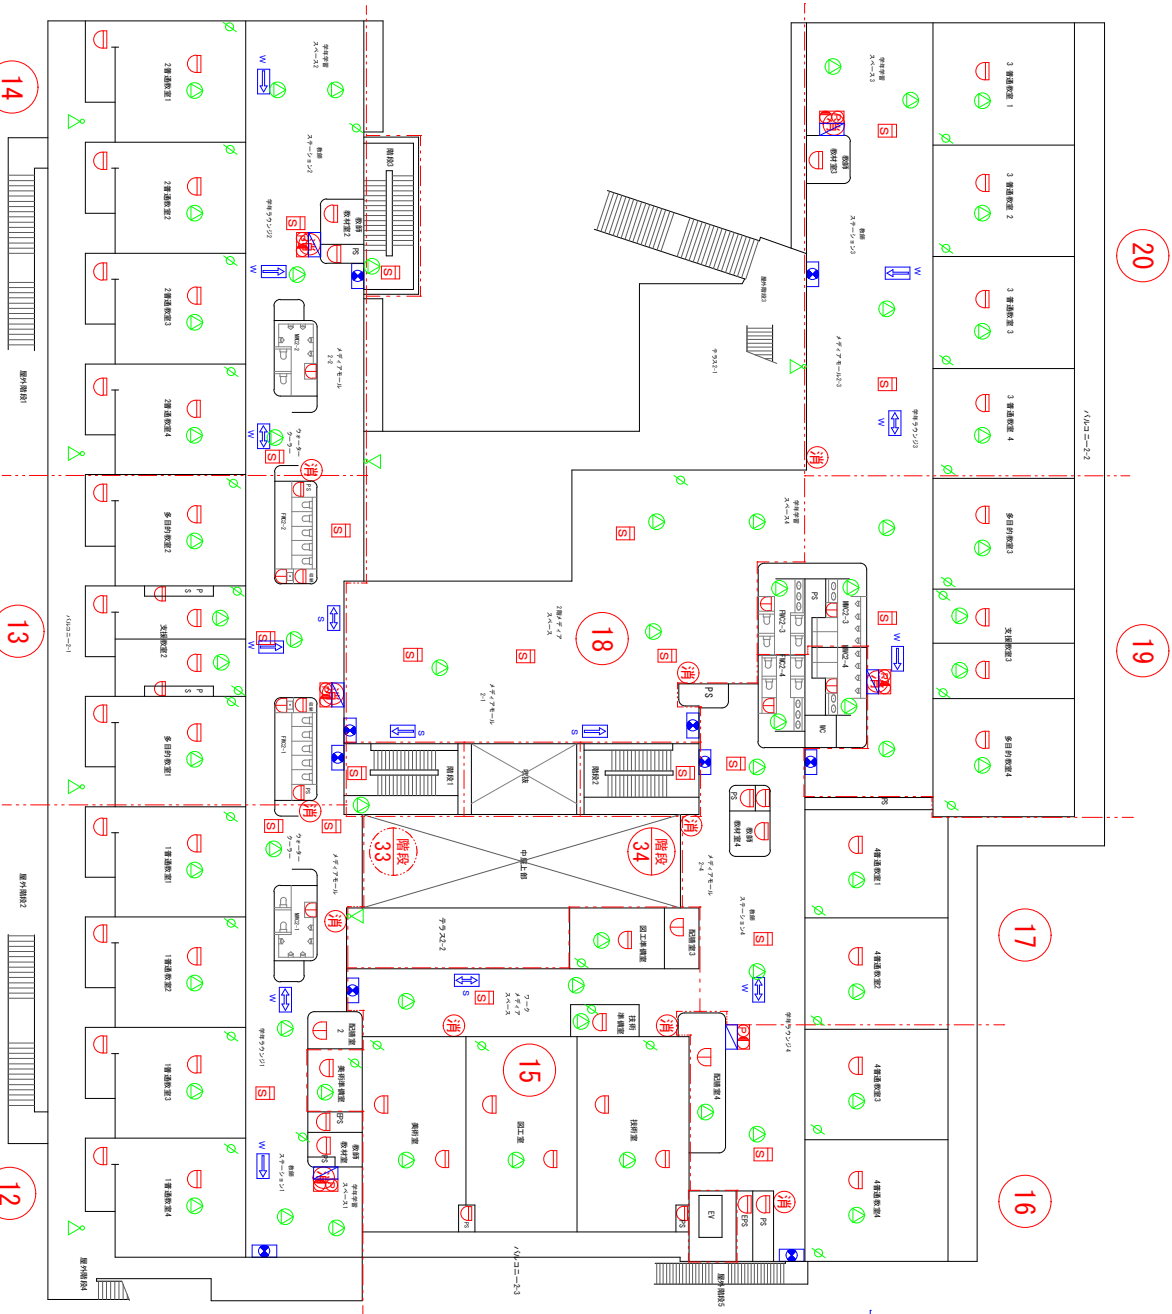

校舎棟2階

屋内運動場2階

平面図

縮尺

0

学校名 交野みらい学園



調査番号

都道府県

市町村

学校

整理番号

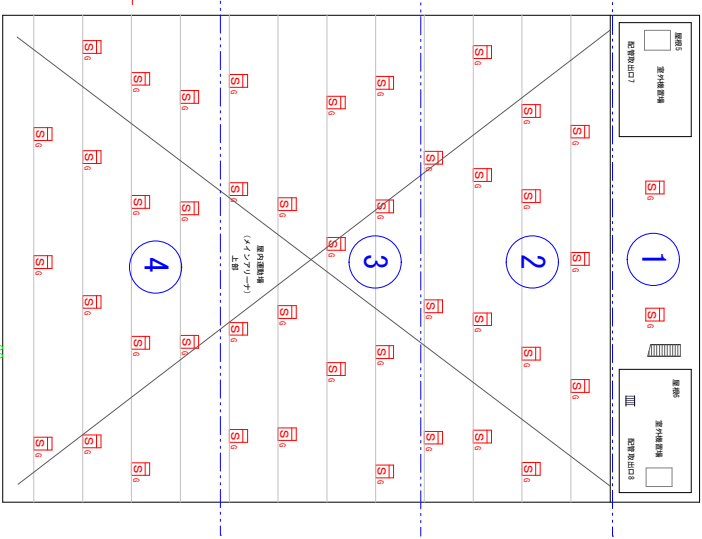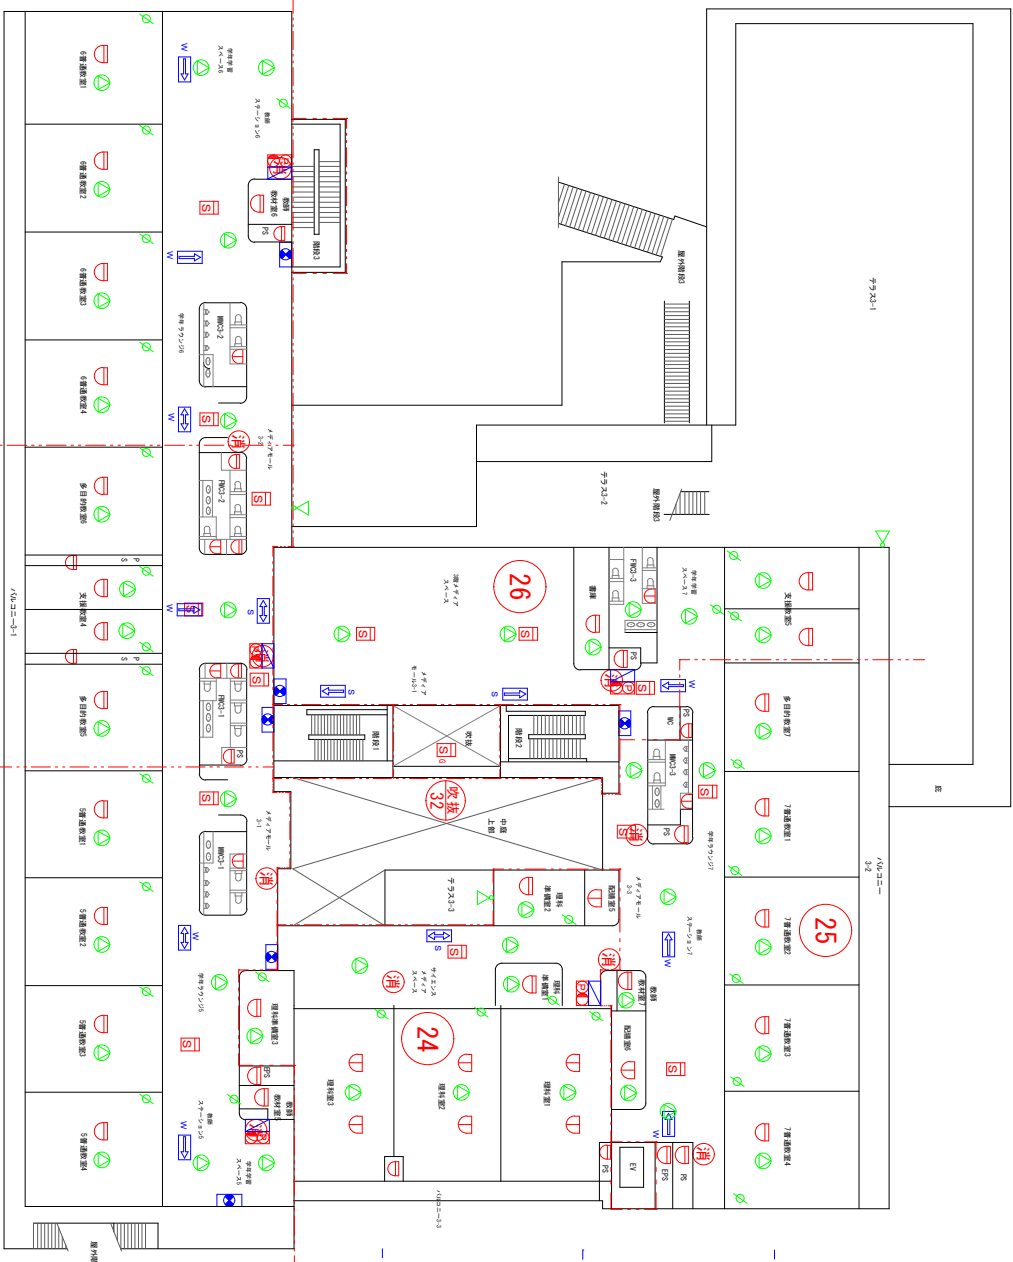

校舎棟 3階

屋内運動場 3階

(令和7年度)

平面図

縮尺 0 _____

学校名 交野みらい学園



調査番号

建造物種別

市町村

学校

整理番号

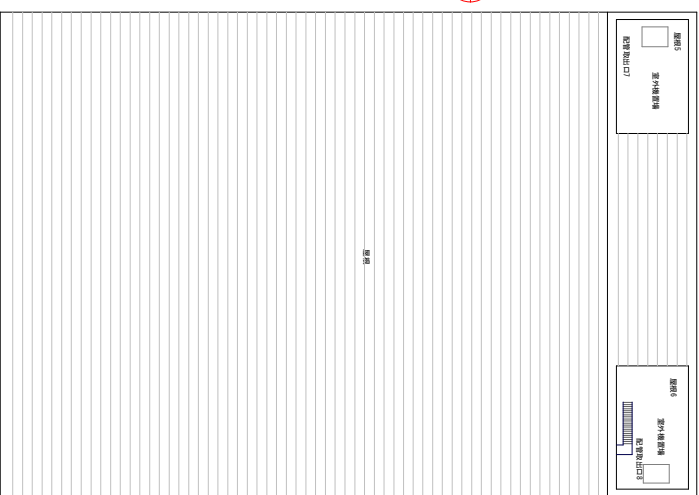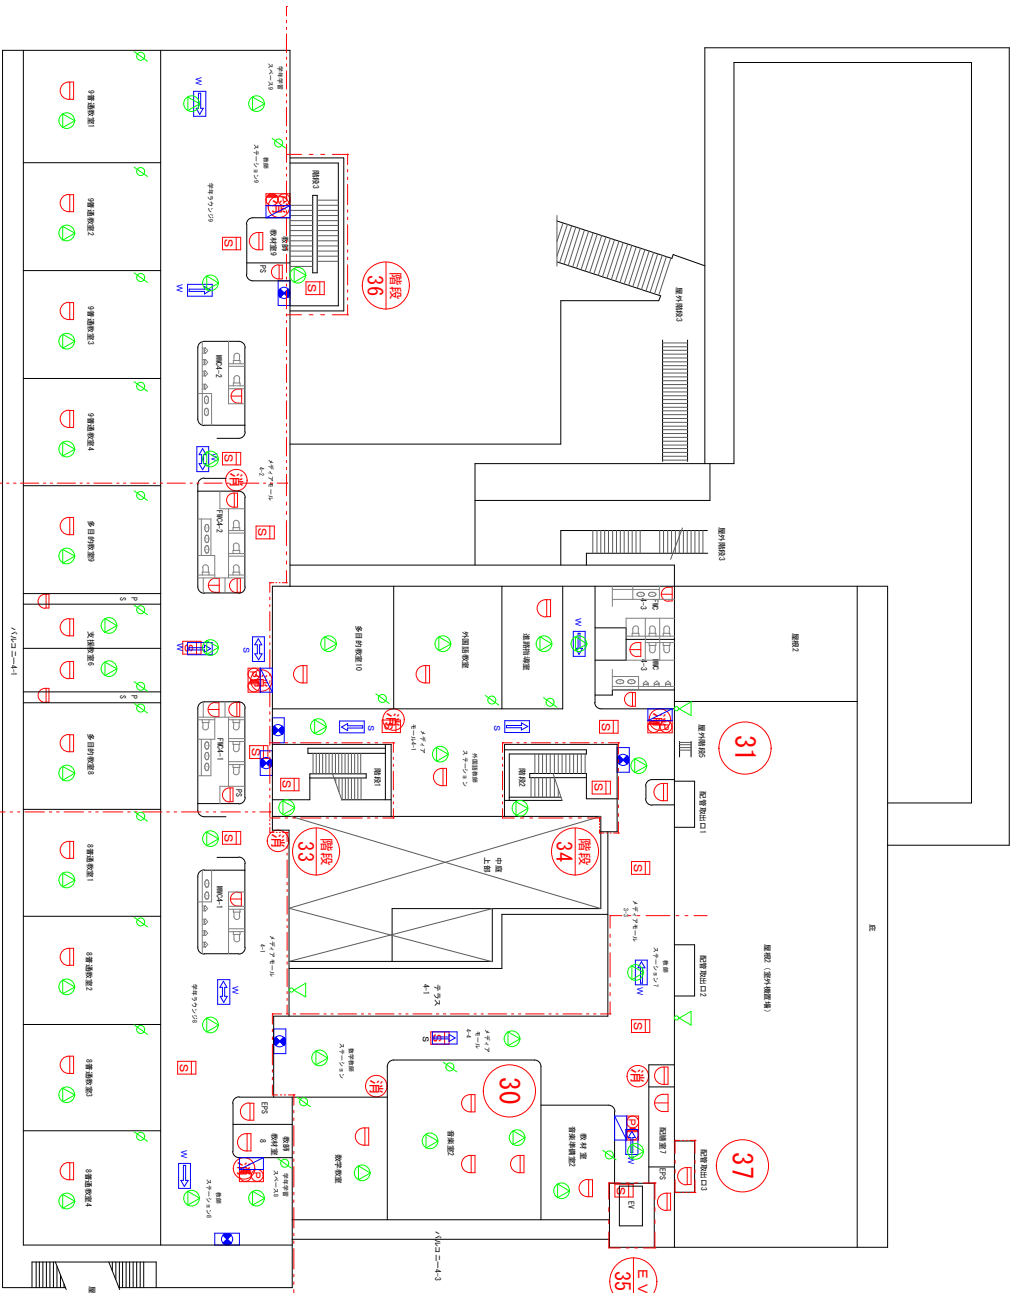

校舎棟4階

屋内運動場 屋根

29

28

27

階段 36

31

階段 34

階段 33

30

37

E/V 35


(令和7年度)

平面図

縮尺 0

学校名 交野みらい学園

園舎番号	経度情報	市町村	学校	整理番号

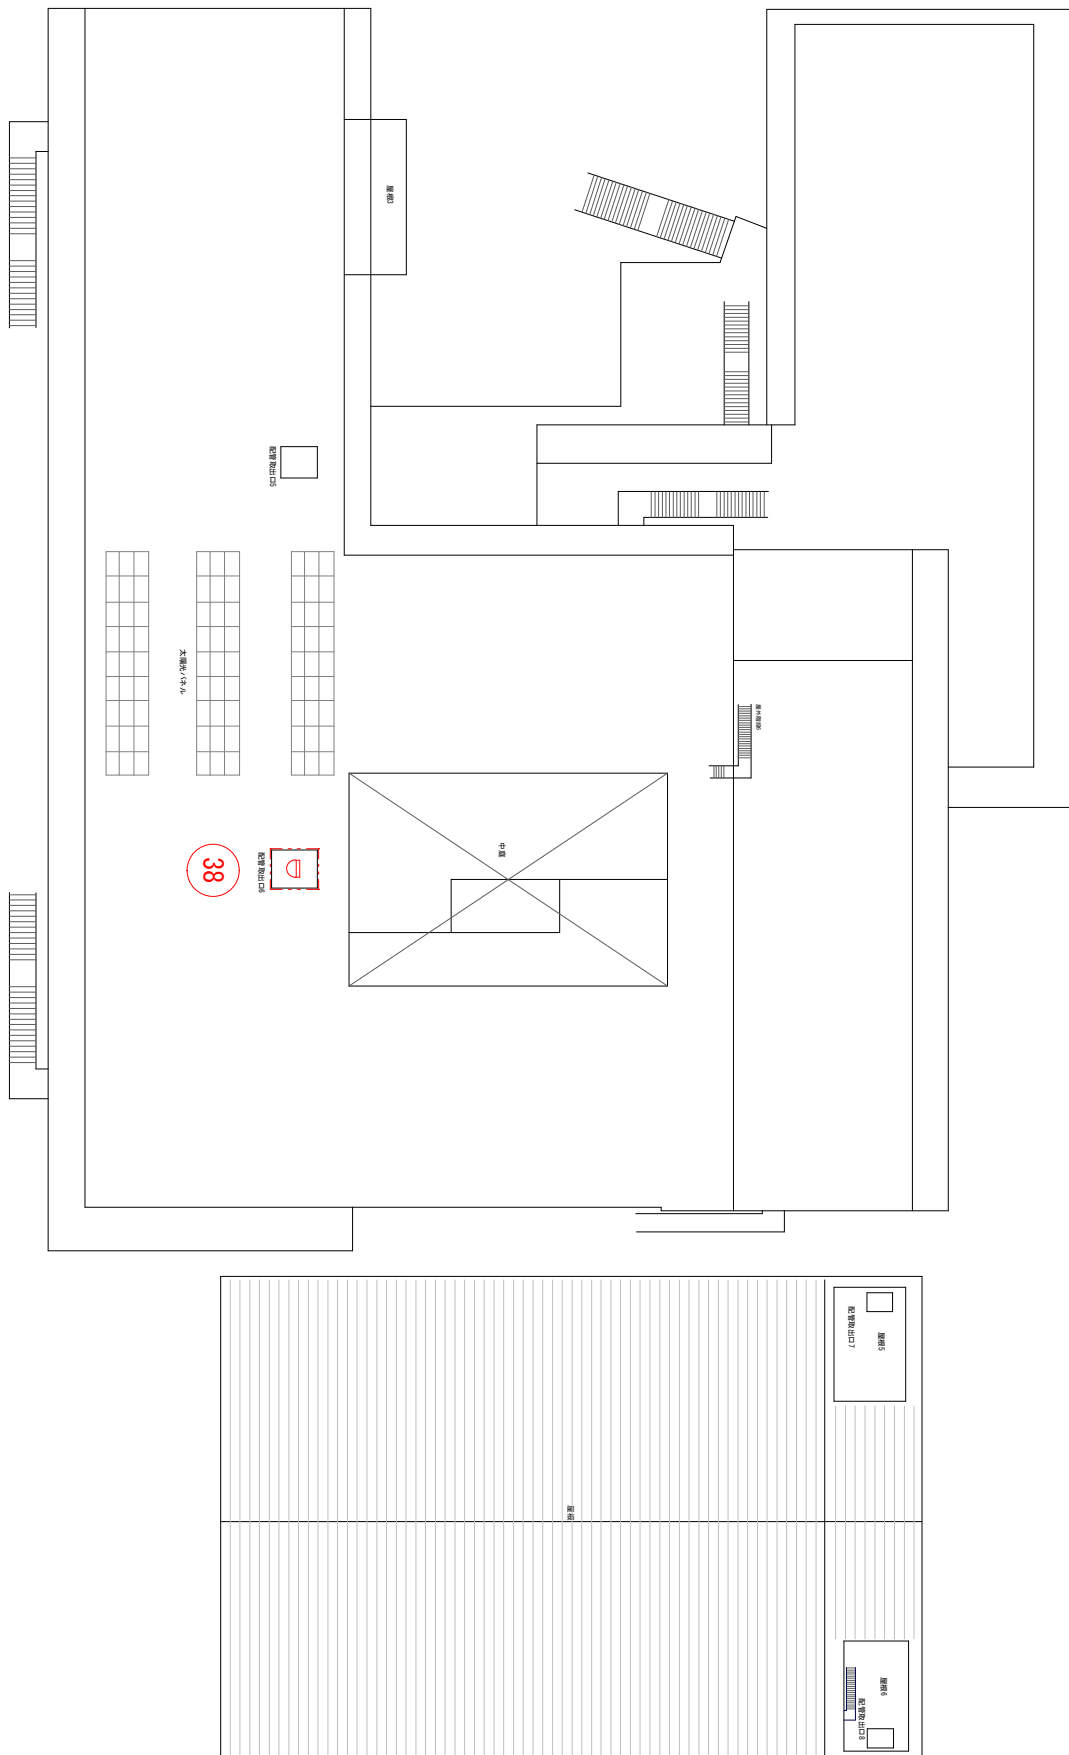

校舎棟 屋上

屋内運動場 屋根