


令和4年度

平面図	縮尺	1/500 0 10 20 m	学校名	岩船小学校	調査番号	都道府県	市町村	学校	整理番号

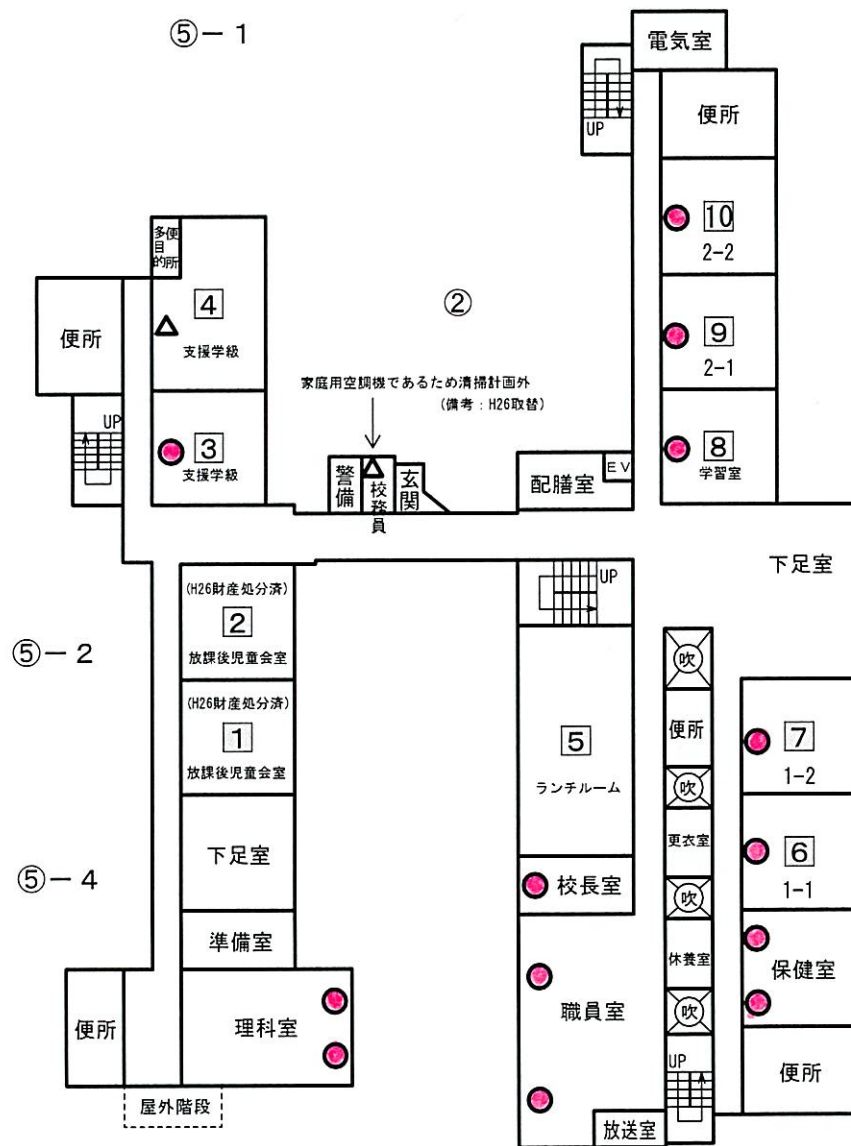


凡 例

○ : ガス空調器	△ : 電気空調器
● : (使用不可) ガス空調器	▲ : (使用不可) 電気空調器

1 階

令和4年度

平面図	縮尺	1/500 0 10 20 m	学校名	岩船小学校	調査番号	都道府県	市町村	学 校	整理番号

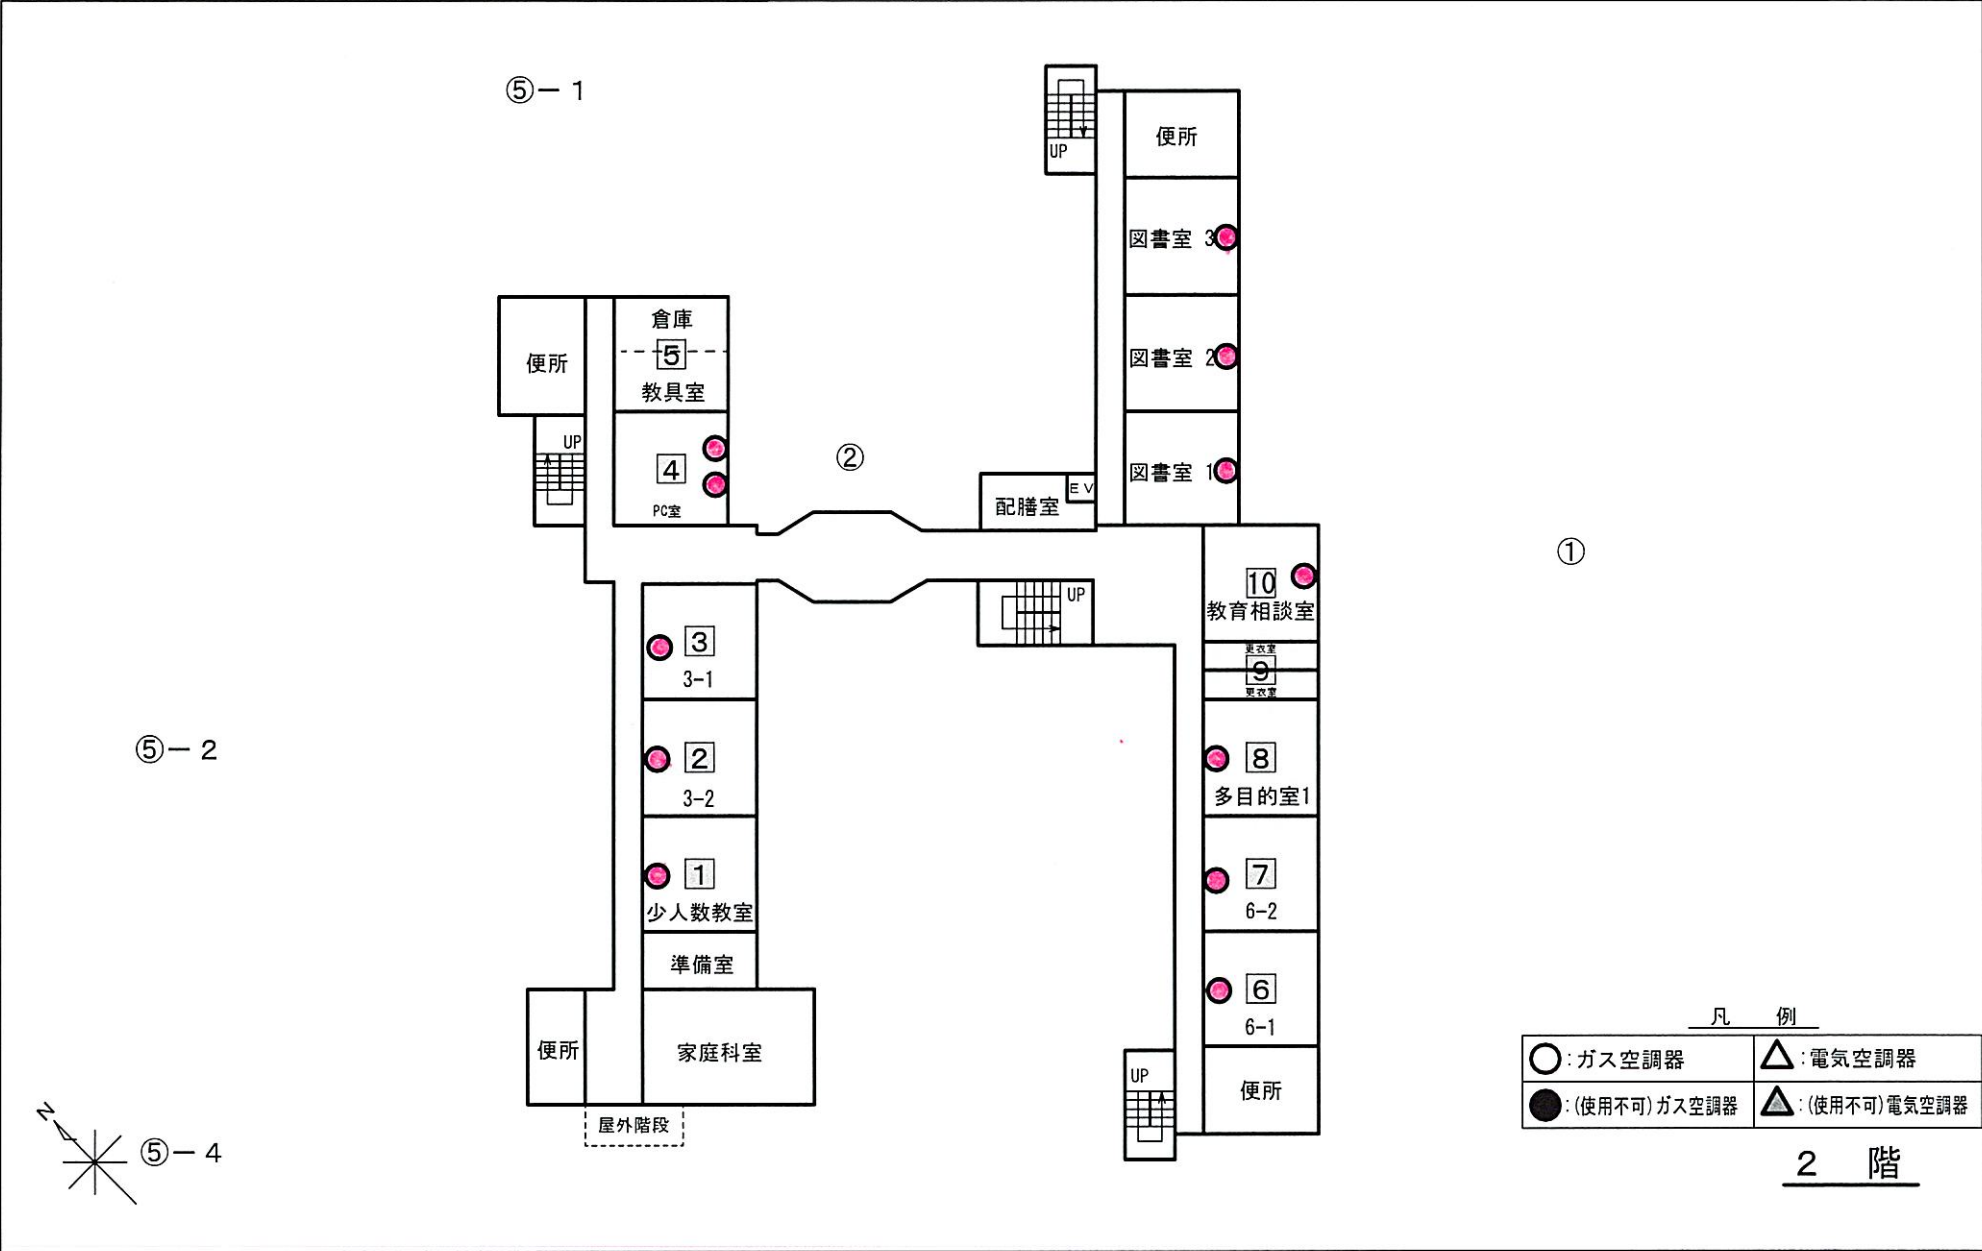

令和4年度

平面図	縮尺	1/500 0 10 20m	学校名	岩船小学校	調査番号	都道府県	市町村	学校	整理番号

