
 


平面図 S=1:250

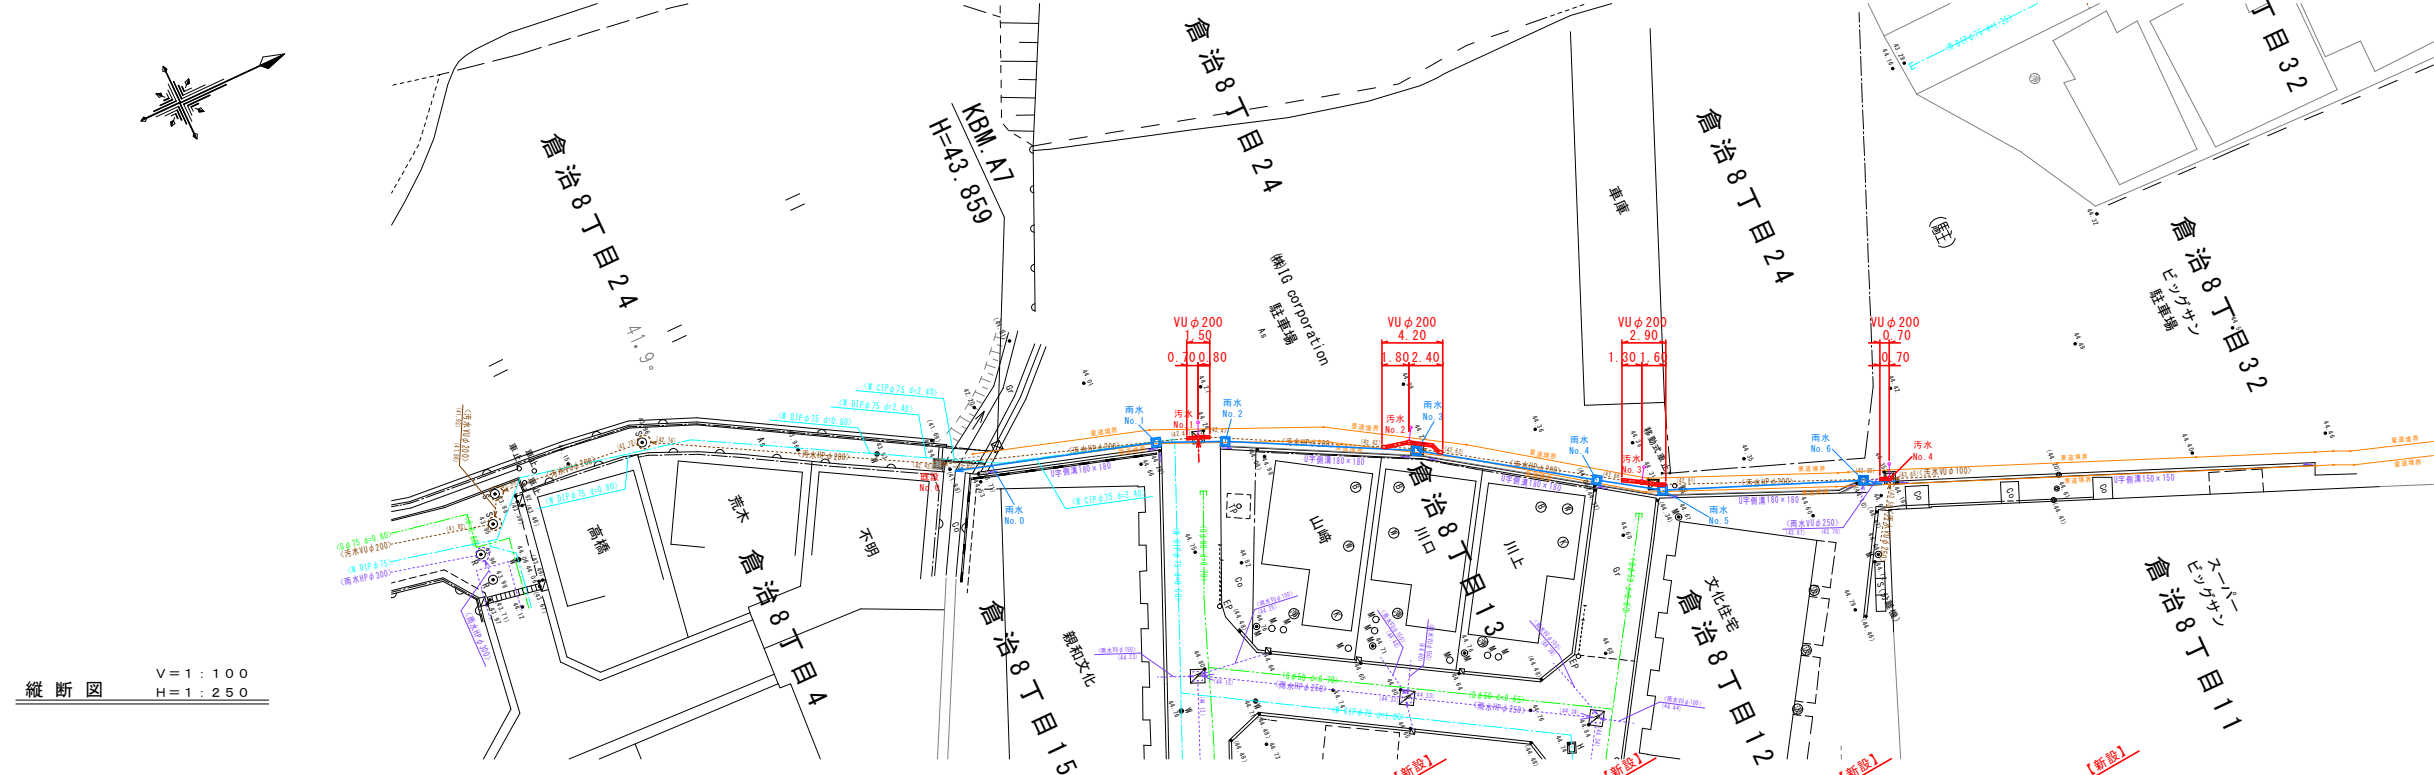


縦断面 V=1:100
H=1:250



凡 例	
—	市水道
—	大阪ガス
—	N T T
—	污水管
—	雨水管



位置図 S=1:5,000

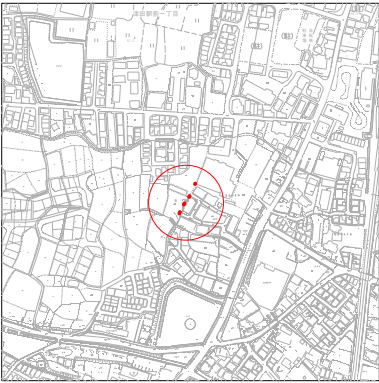

路線番号					
管 径					
勾 配					
人孔間距離		17.30	14.50	15.80	15.60
管渠延長					
掘 削 深					
土 被 り					
管 底 高					
地 盤 高					
追加距離					
単 距 離					
測 点					

令和 8 年度	図面番号	1
工 事 名	倉治8丁目地内 污水管布設工事	
施工地名	交野市 倉治8丁目 地内	
図 面 名	平面図・縦断面(污水)	縮尺 S=図示
交野市下水道課		

  
(No. 1 塩ビ小型人孔)




(No. 4 塩ビ小型人孔)



 (No. 2 塩ビ小型人孔)




(No. 3 塩ビ小型人孔)

 


令和 8 年度	図面番号		2
工 事 名	倉治 8 丁目 地内 汚水管布設工事		
施工地名	交野市 倉治 8 丁目 地内		
図 面 名	人孔部詳細図	縮尺	S=1:50
交野市下水道課			

平面図(雨水) S=1:100

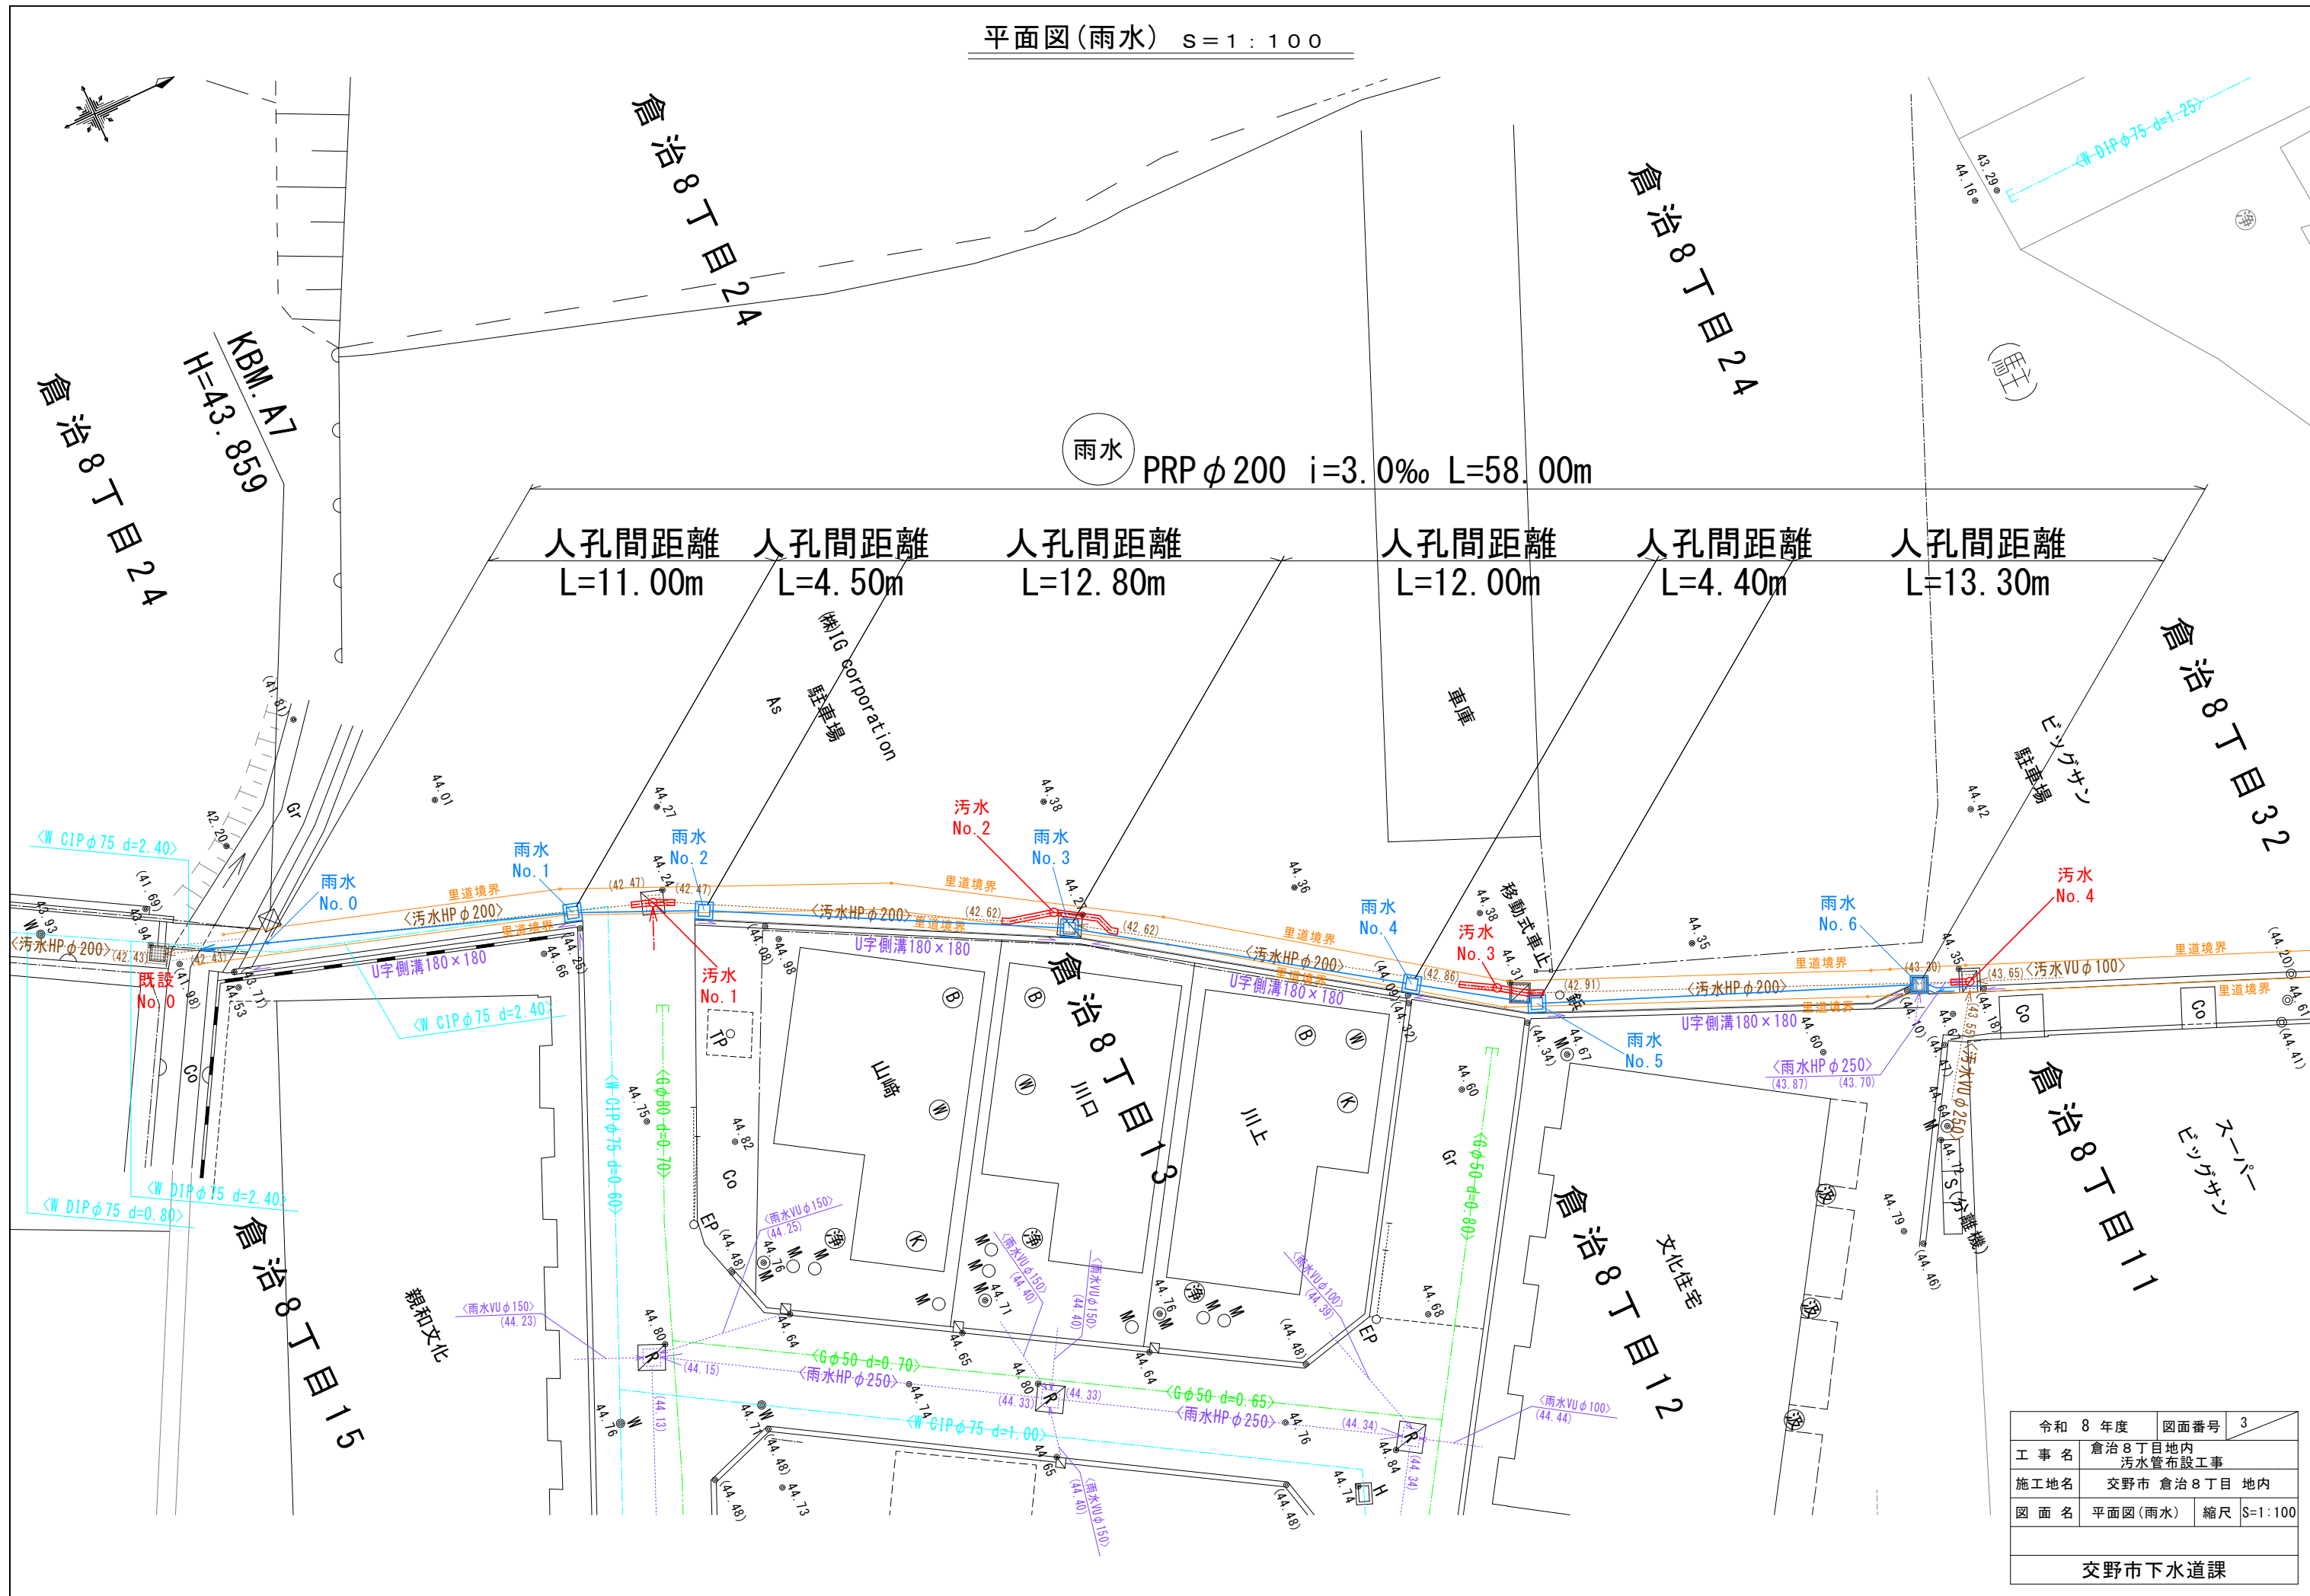

縦断面図(雨水)
V=1:40
H=1:100

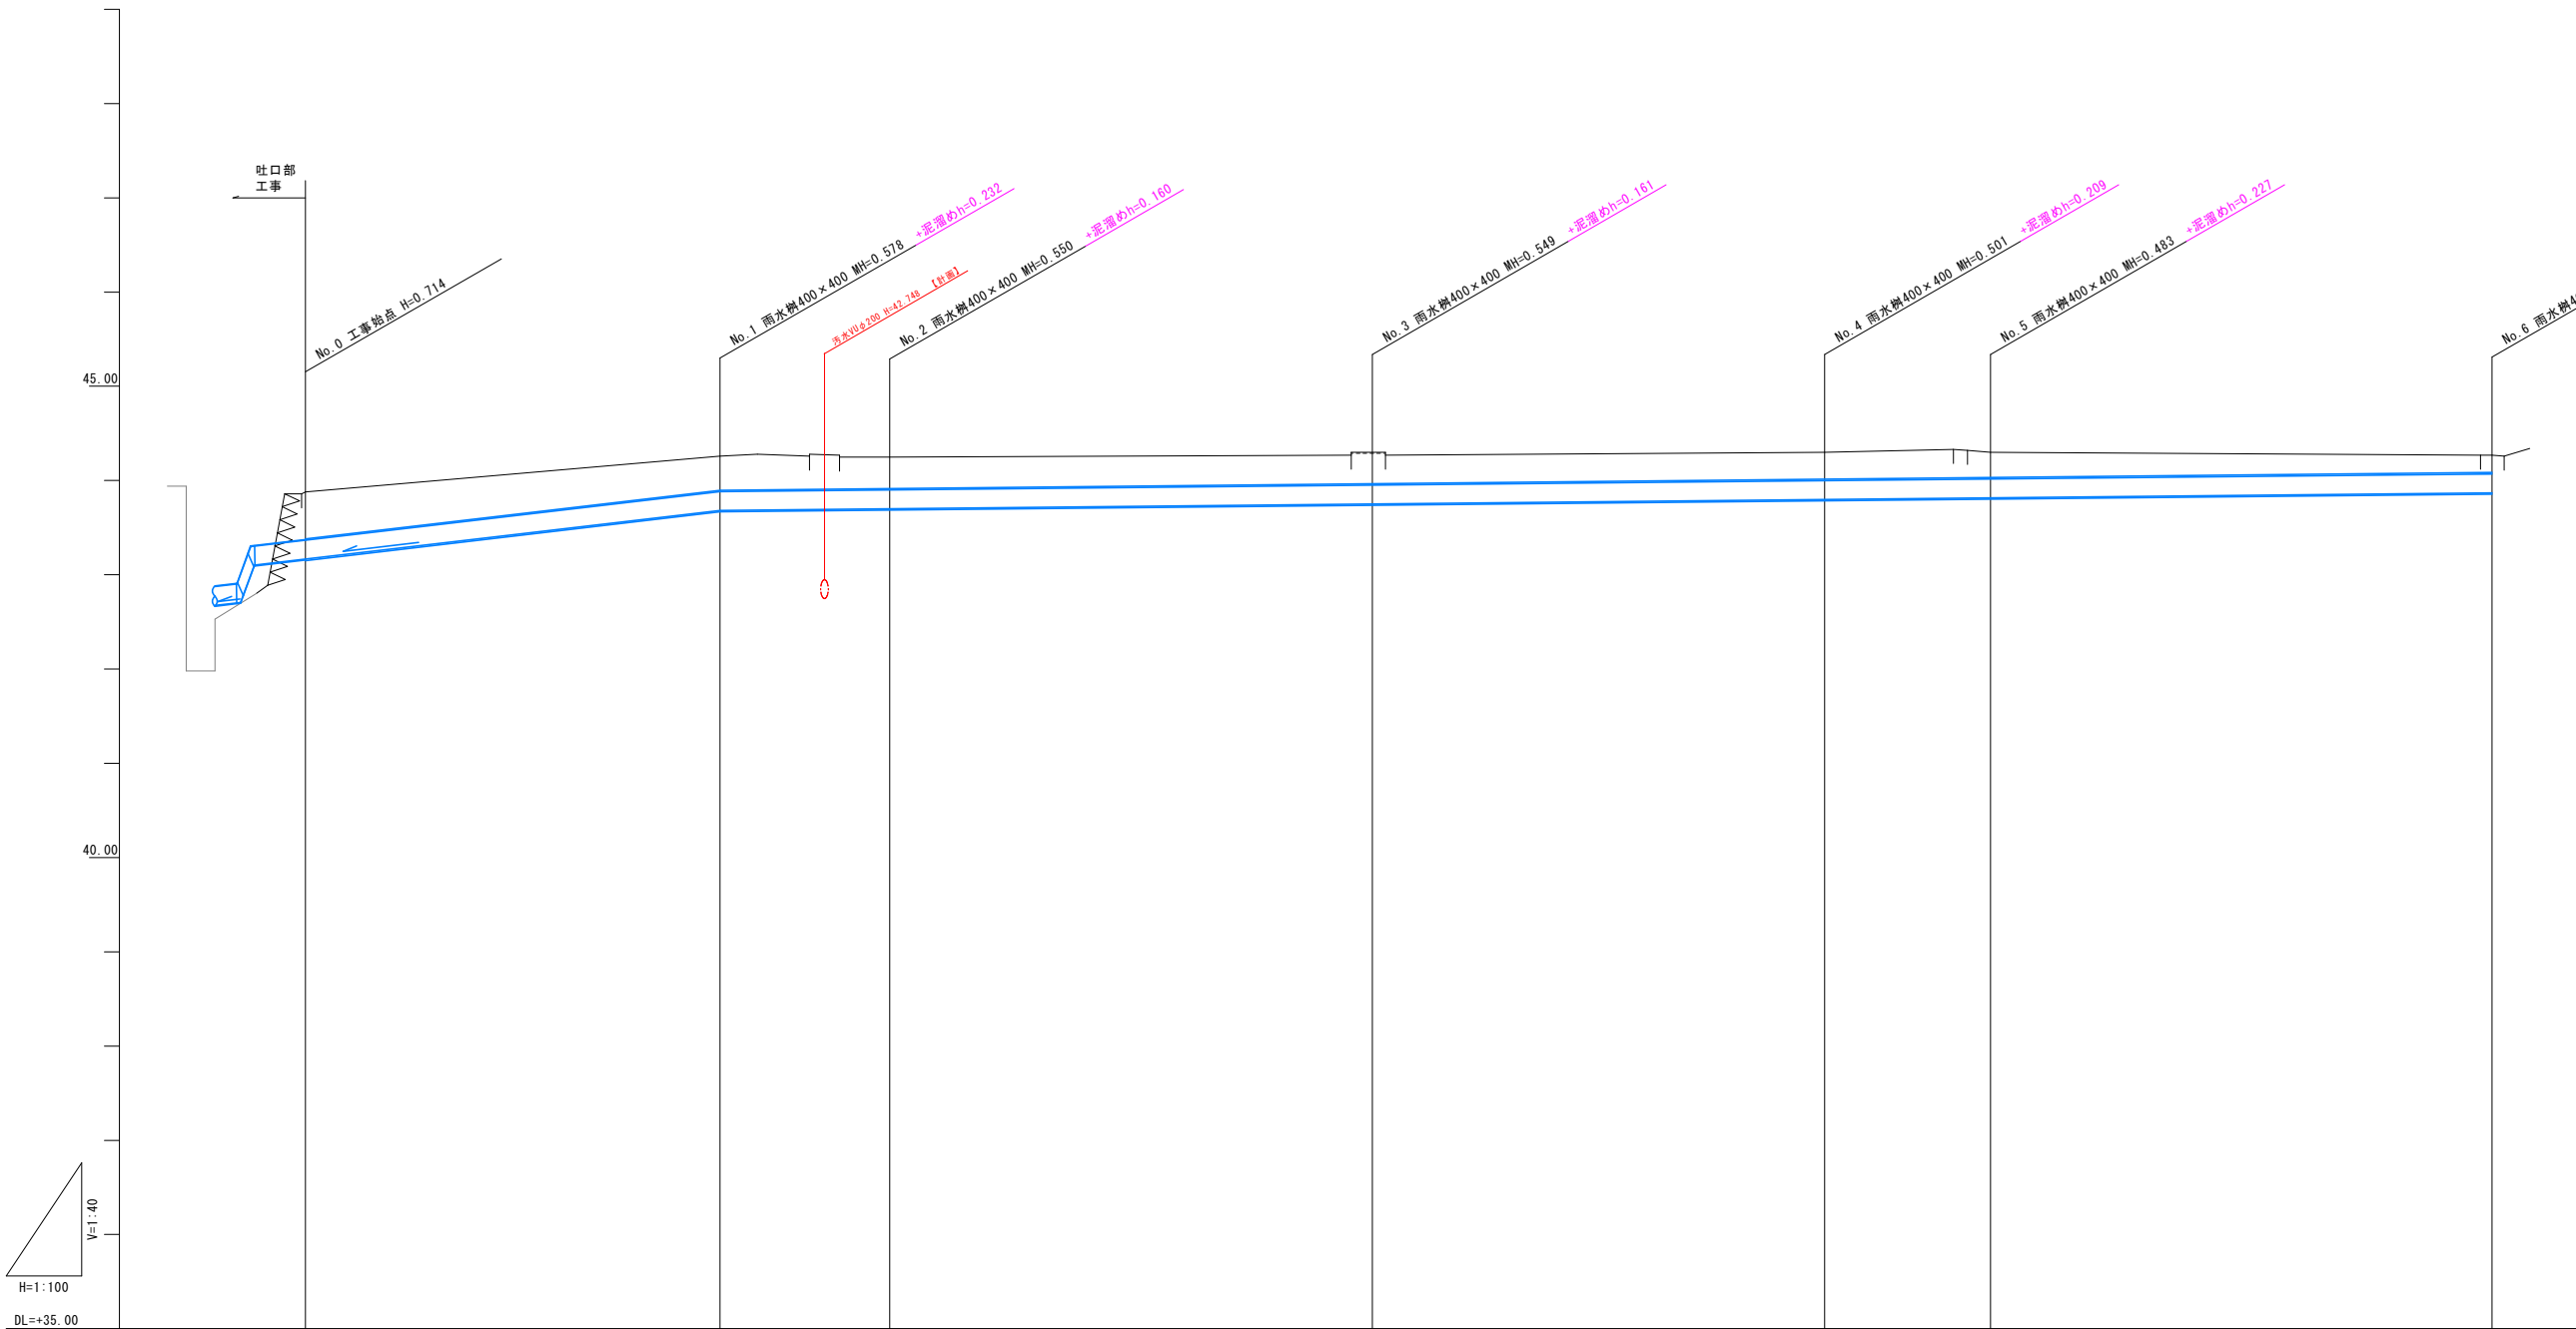


路線番号	雨水						
管 径	PRPφ200						
勾 配	3.0‰						
人孔間距離	11.00	4.50	12.80	12.00	4.40	13.30	
管渠延長							
掘 削 深							
土 被 り							
管 底 高							
地 盤 高							
追加距離							
単 距 離							
測 点	雨水 No.0	雨水 No.1	雨水 No.2	雨水 No.3	雨水 No.4	雨水 No.5	雨水 No.6

令和 8 年度		図面番号	4
工 事 名	倉治 8 丁目地内 污水管布設工事		
施工地名	交野市 倉治 8 丁目 地内		
図 面 名	縦断面図(雨水)	縮 尺	S=図示
交野市下水道課			

横断図(雨水)(1) S = 1 : 5 0


雨No. 0

GH=43. 88
FH=43. 166

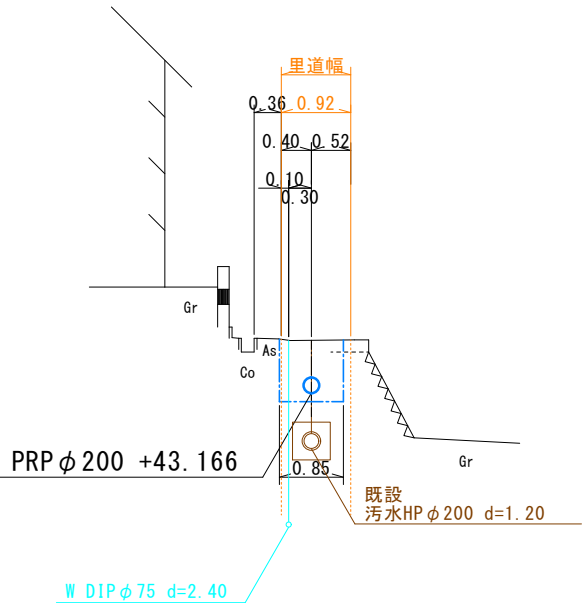


雨No. 2

GH=44. 25
FH=43. 700

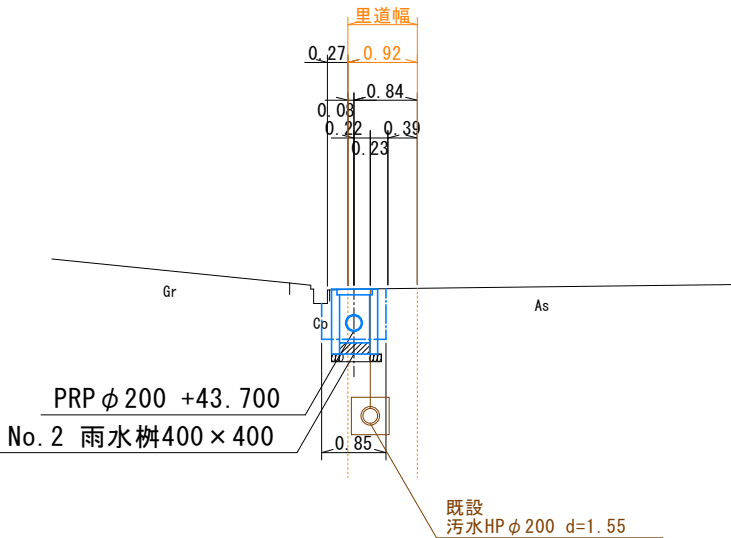


雨No. 1

GH=44. 26
FH=43. 682

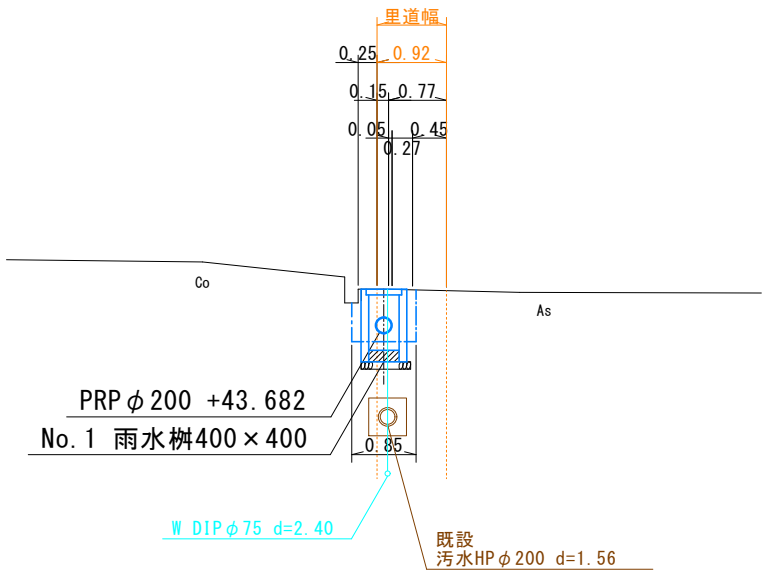

雨No. 3

GH=44. 30
FH=43. 751

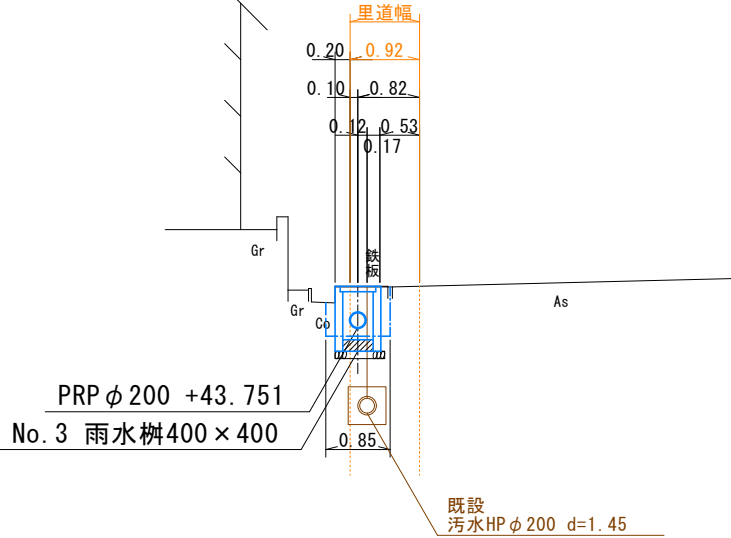


令和 8 年度	図面番号	5
工 事 名	倉治 8 丁目地内 污水管布設工事	
施工地名	交野市 倉治 8 丁目 地内	
図 面 名	横断図(雨水)(1)	縮尺 S=1:50
交野市下水道課		

横断図(雨水)(2) S = 1 : 5 0


雨No. 4

GH=44.30
FH=43.799

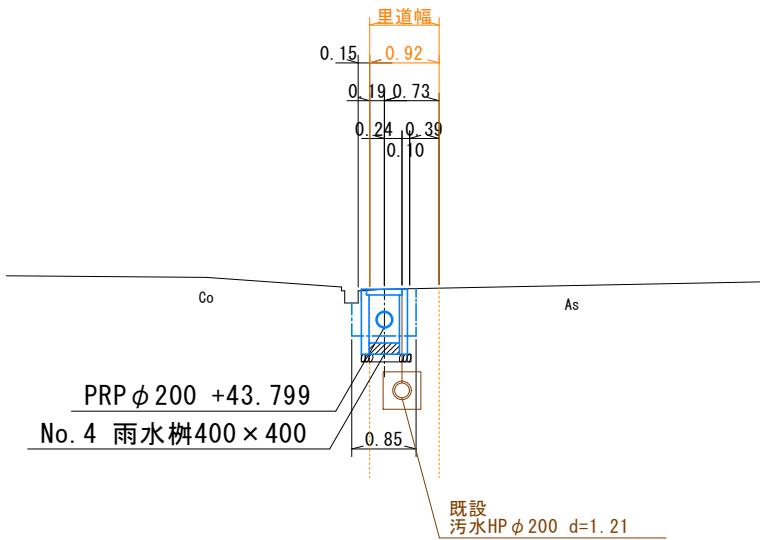


雨No. 6

GH=44.27
FH=43.870

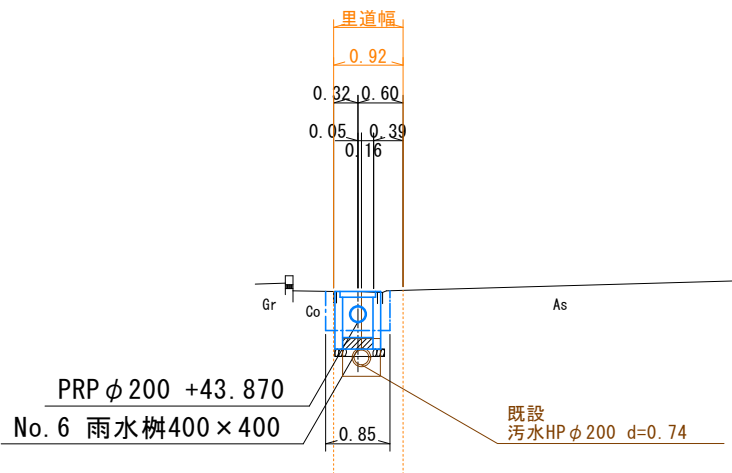



雨No. 5

GH=44.30
FH=43.817

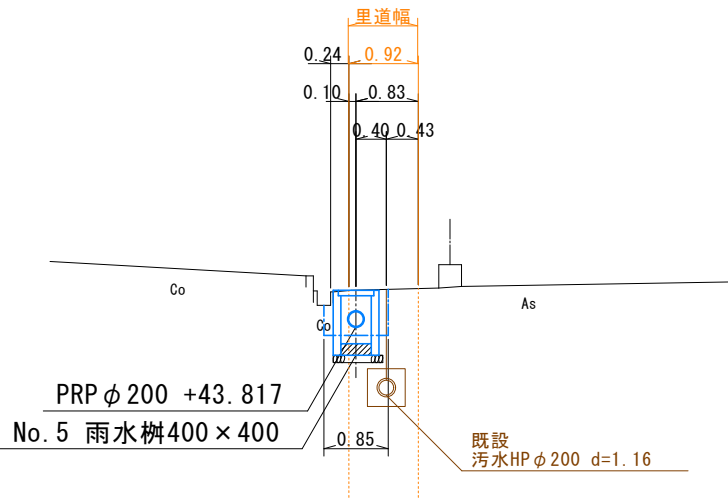


令和 8 年度	図面番号	6
工 事 名	倉治 8 丁目地内 污水管布設工事	
施工地名	交野市 倉治 8 丁目 地内	
図 面 名	横断図(雨水)(2)	縮尺 S=1:50
交野市下水道課		

附帯工図(雨水)

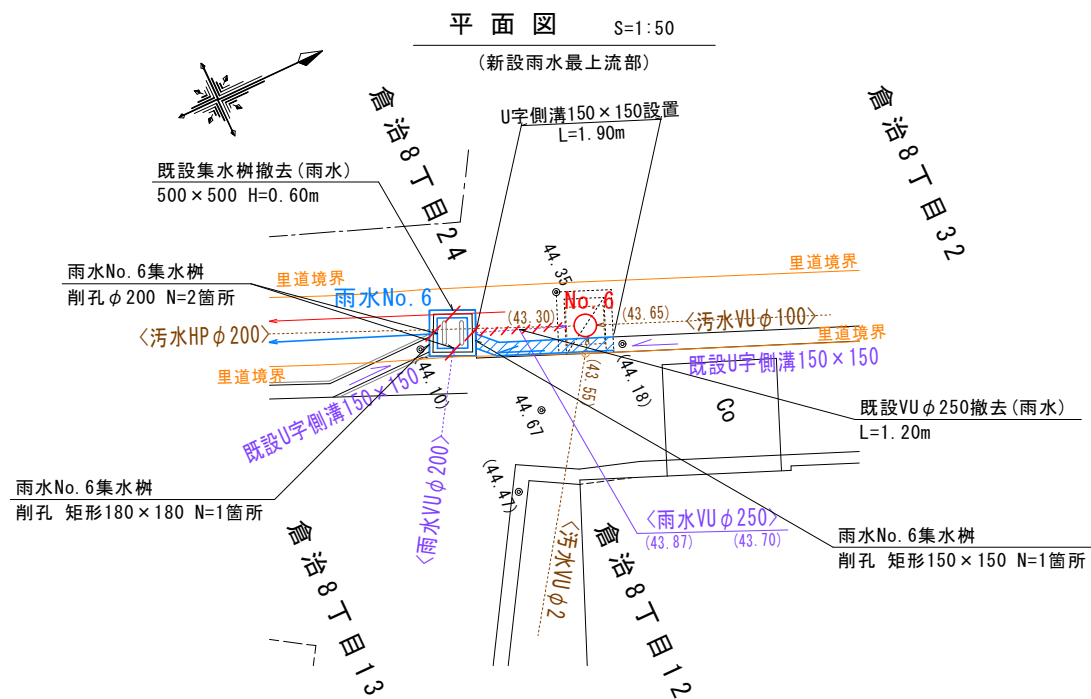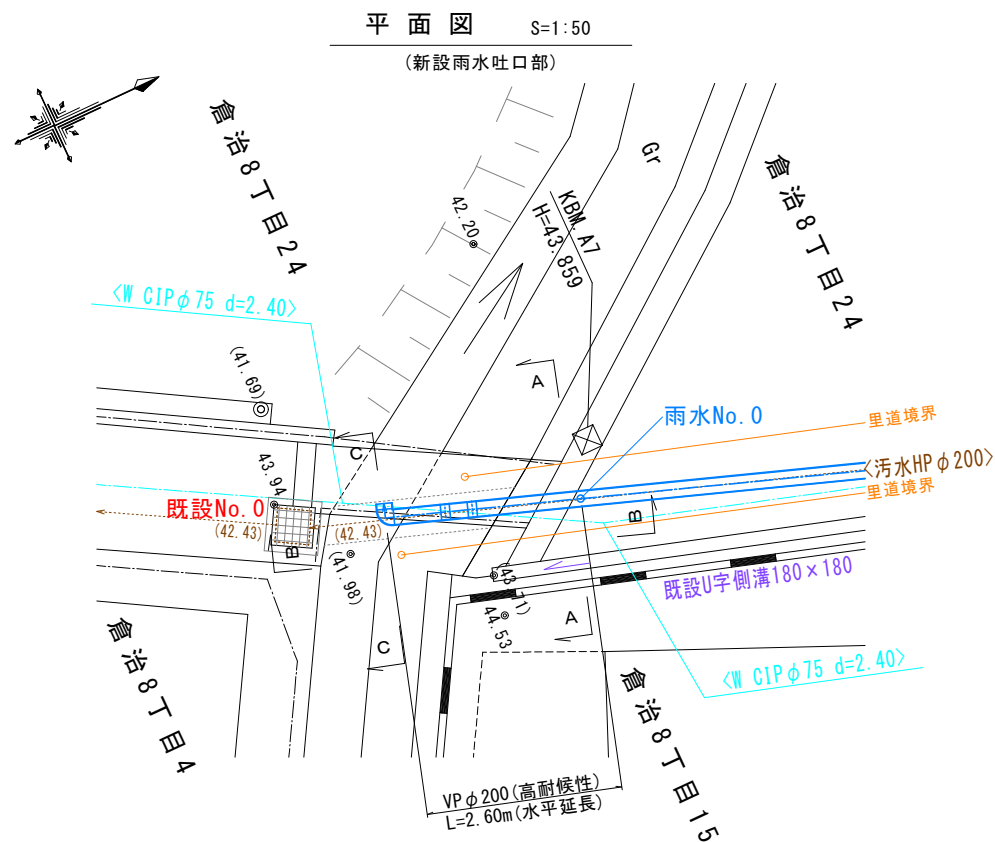


側溝標準図 S=1:10
(プレキャストU型側溝 150×150)

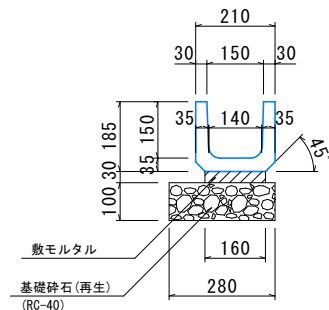


数量表 (10m当たり)

名称	規格	単位	数量	製品長	重量
U型側溝	150	個	16.5	0.6m	24kg
敷モルタル	1:3	m3	0.048	-	-
基礎砕石	RC-40	m2	2.80	-	-


A-A断面図 S=1:50

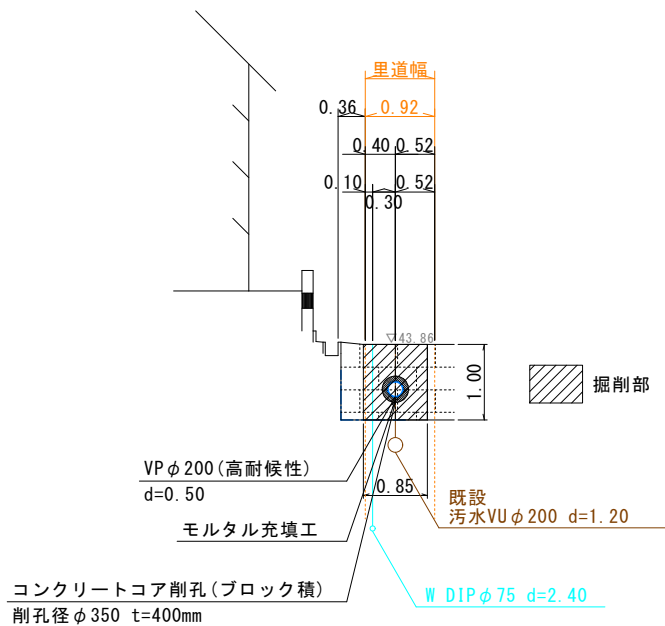

B-B断面図 S=1:50

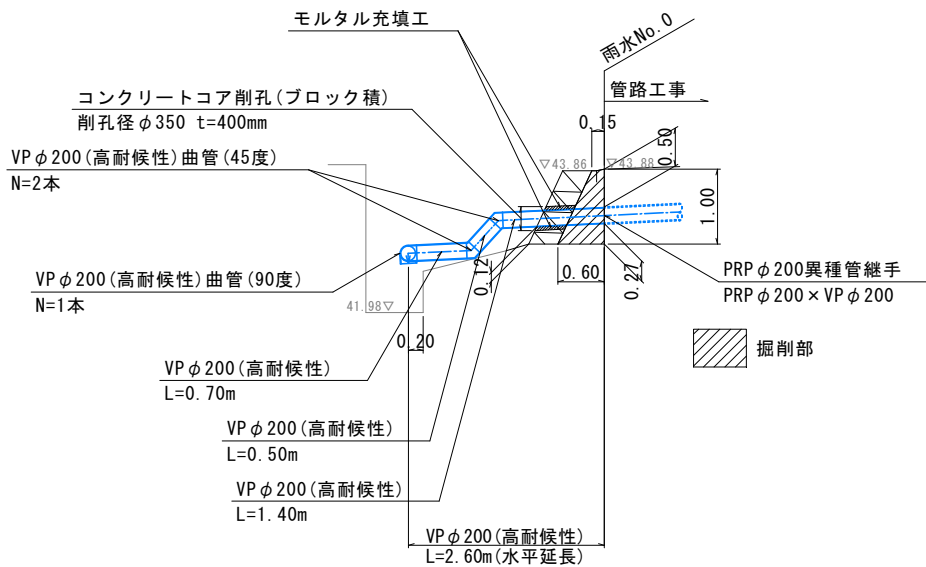


C-C断面図 S=1:50

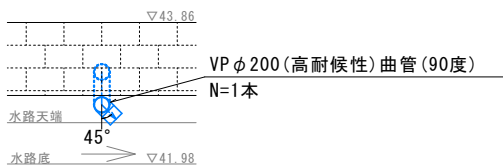


令和 8 年度	図面番号	7
工 事 名	倉治8丁目地内 污水管布設工事	
施工地名	交野市 倉治8丁目 地内	
図 面 名	附帯工図(雨水)	縮尺 S=図示
交野市下水道課		

集水桧標準図 S=1:10
(集水桧 400×400 二次製品)


平面图

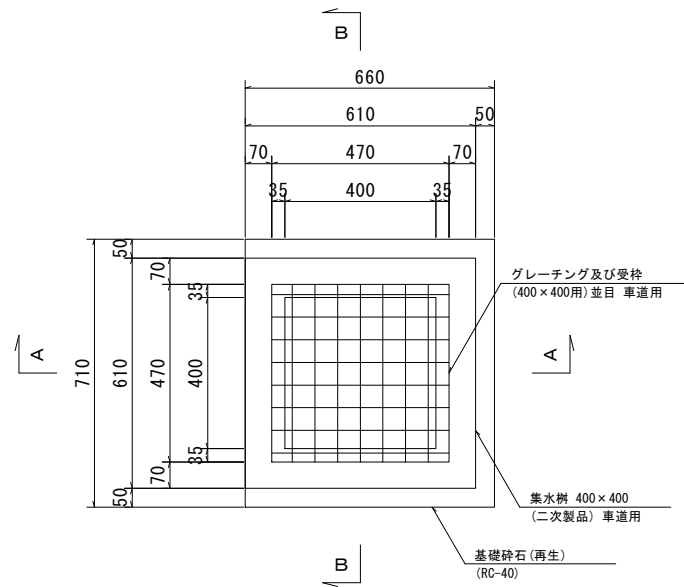

A-A 断面図

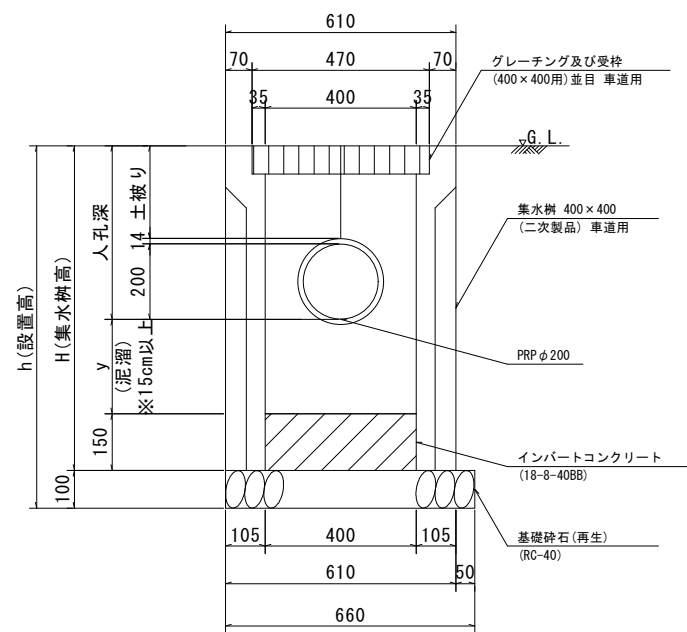

B-B 断面図

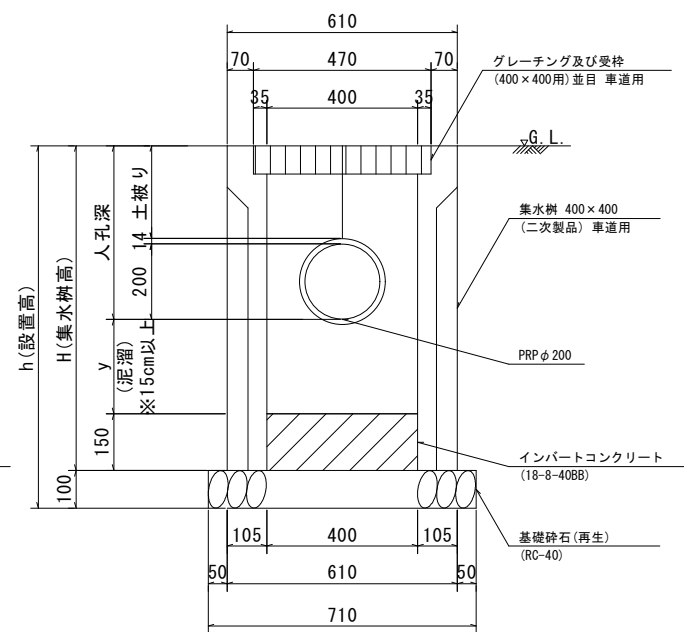


集水枥 400×400 数量計算書


諸元				材料										基礎 インバート モルタル 等	削孔			備考
路線 番号	人孔 番号	人孔深	土被り	泥溜 y	集水 樹高 H	設置高 h	躯体						グレーチング 及び受枠		φ 200	矩形 180× 180	矩形 150× 150	
							400×400×											
							400 (560)	500 (660)	600 (760)	700 (860)	800 (960)	900 (1060)						
		m	mm	mm	mm	mm	個	個	個	個	個	個	組	箇所	箇所	箇所	箇所	
雨水	No.1	0.578	364	232	960	1060						1	1	1	2			単独
雨水	No.2	0.550	336	160	860	960					1		1	1	2			単独
雨水	No.3	0.549	335	161	860	960					1		1	1	2			単独
雨水	No.4	0.501	287	209	860	960					1		1	1	2			単独
雨水	No.5	0.483	269	227	860	960					1		1	1	2			単独
雨水	No.6	0.400	186	210	760	860				1			1	1	1	1	1	単独
		平均 0.510								1	4	1	6	6	11	1	1	

令和 8 年度	図面番号	9
工 事 名	倉治 8 丁目 地内 汚水管布設工事	
施工地名	交野市 倉治 8 丁目 地内	
図 面 名	雨水集水樹標準図	縮尺 S=1:10
交野市下水道課		



管布設工標準断面図

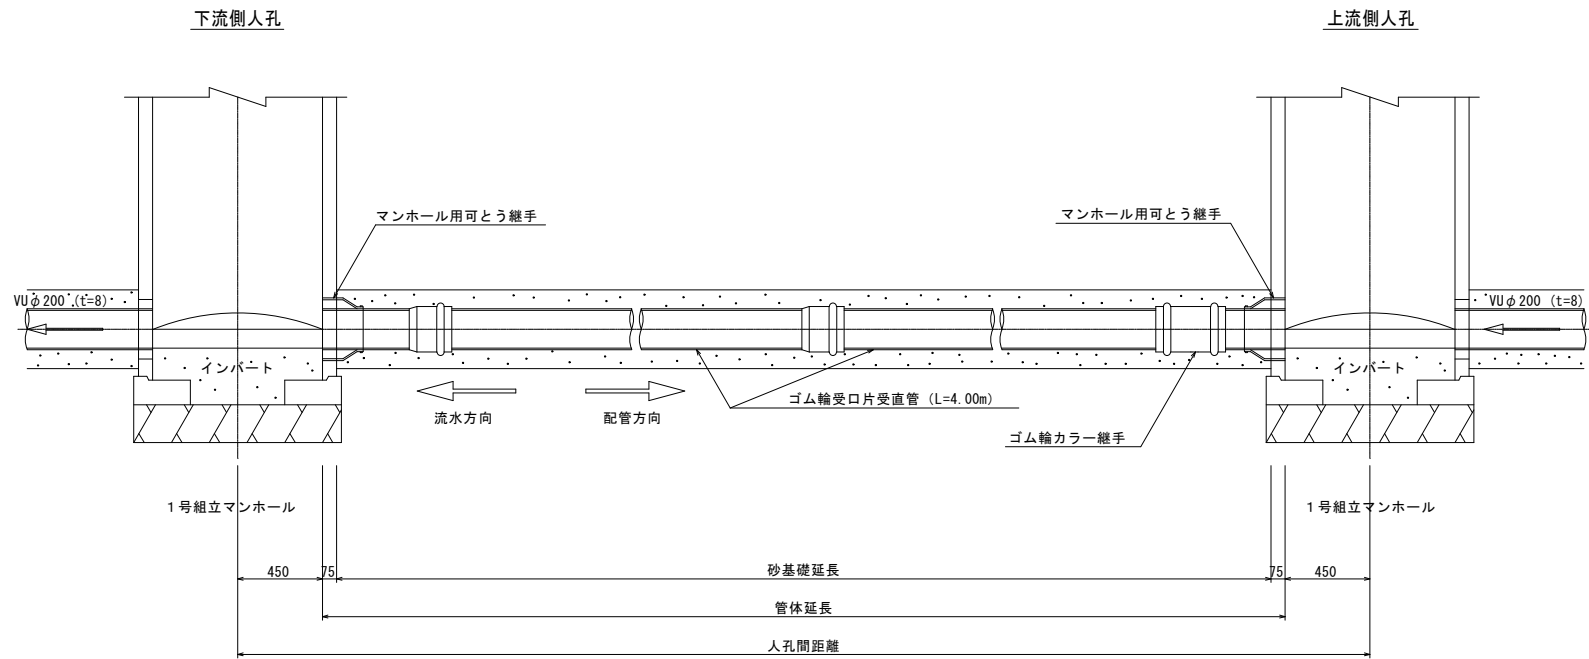

土工定規図

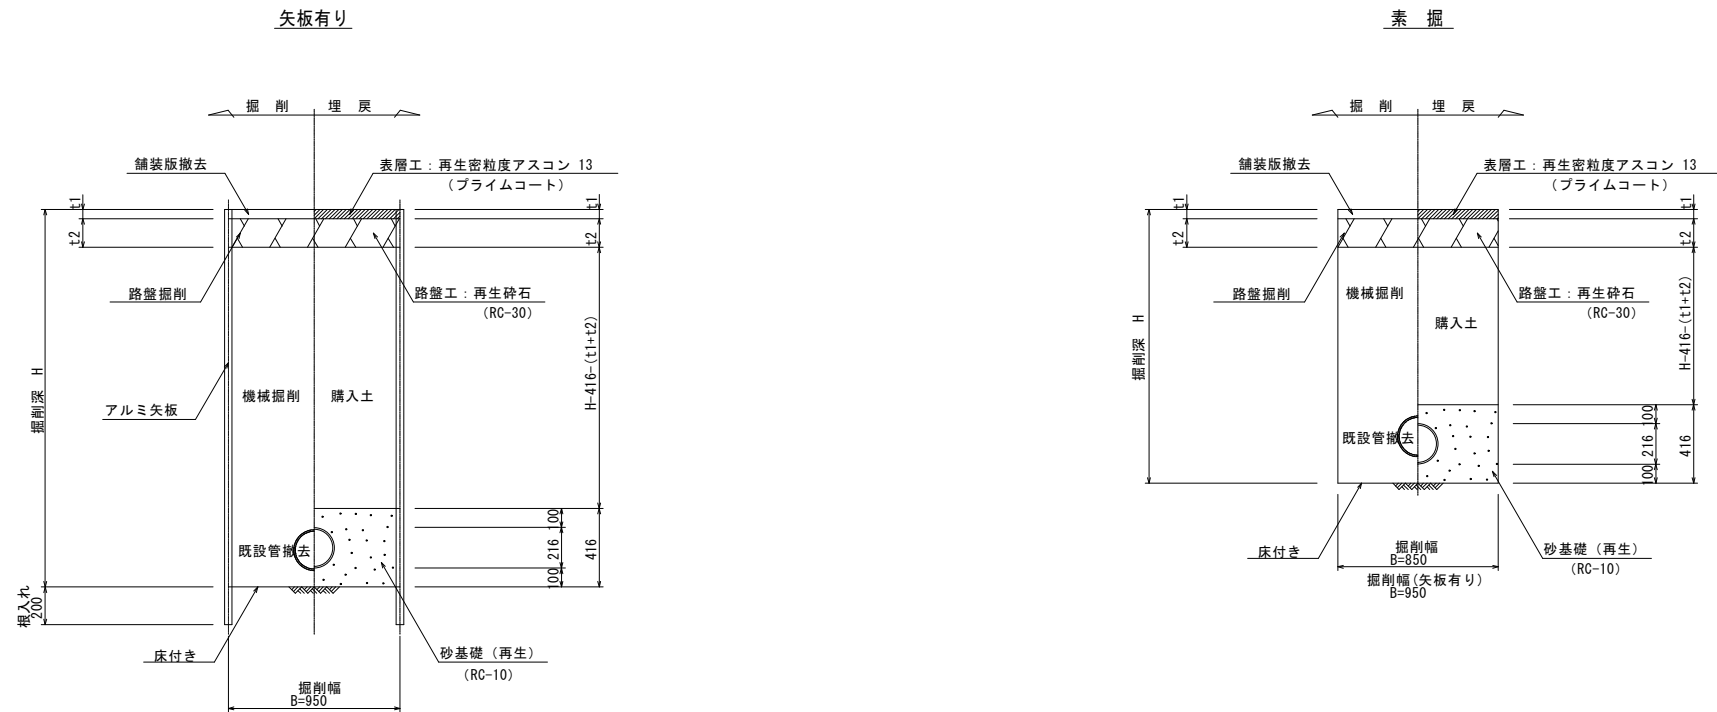


令和 8 年度	図面番号	10
工 事 名	倉治 8 丁目地内 污水管布設工事	
施工地名	交野市 倉治 8 丁目 地内	
図 面 名	硬質塩化ビニル管 布設工標準図	縮 尺 S=1:20
交野市下水道課		

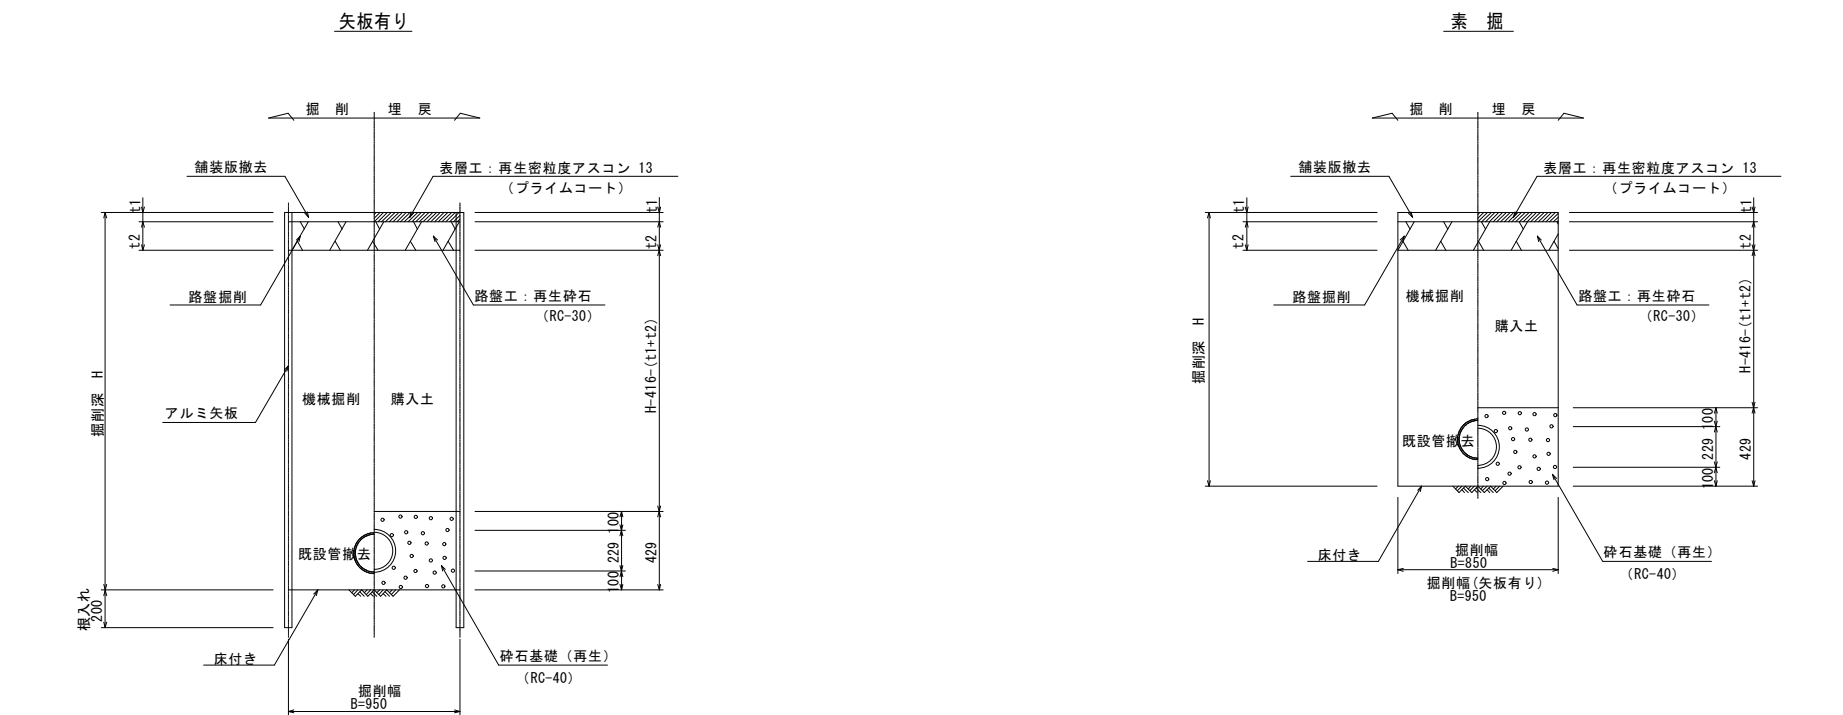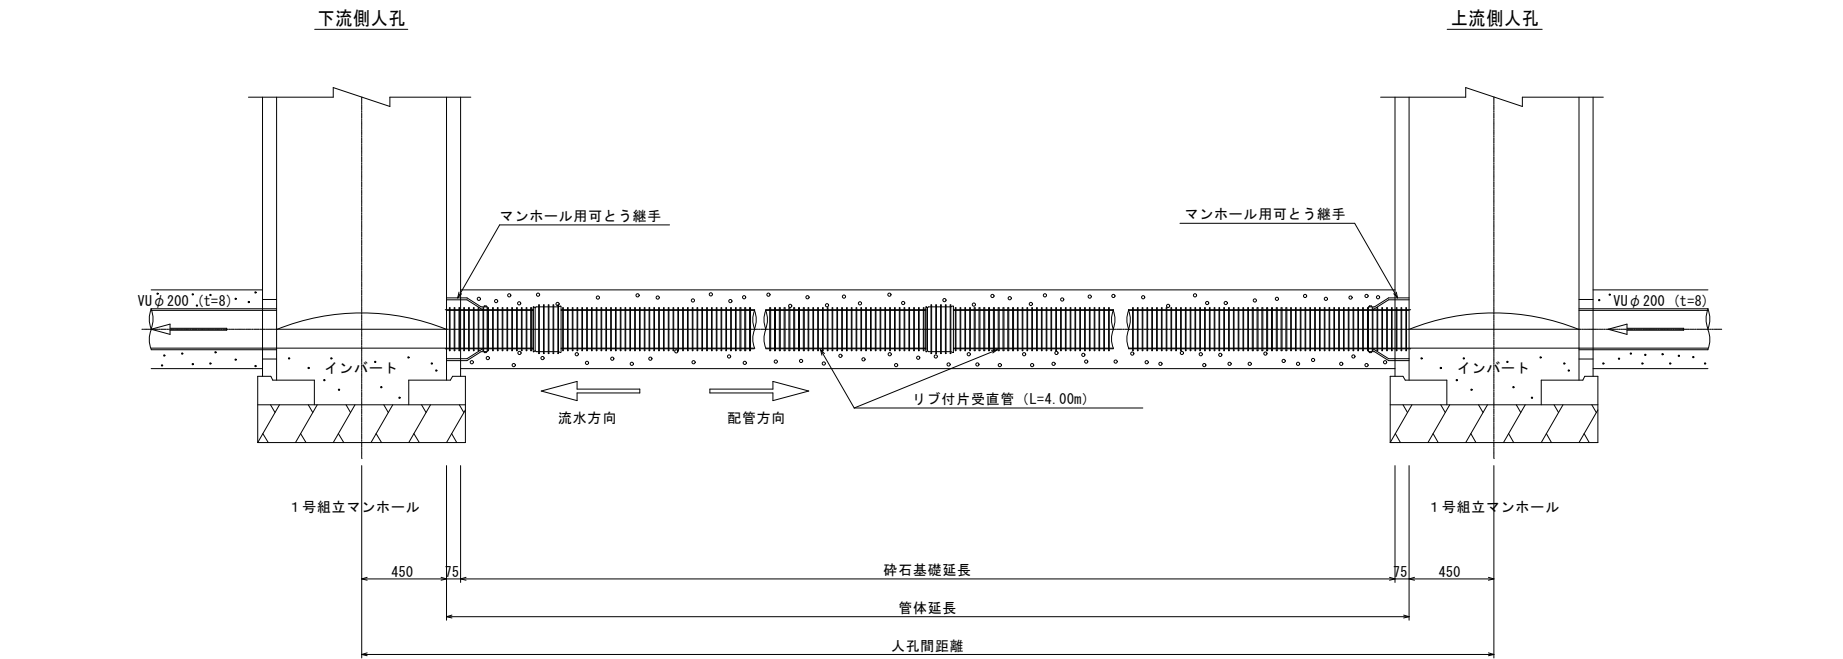


令和 8 年度	図面番号	11
工 事 名	倉治 8 丁目 地内 汚水管布設工事	
施工地名	交野市 倉治 8 丁目 地内	
図 面 名	リブ付硬質塩化ビニル管 布設工標準図	縮 尺 S=1:20
交野市下水道課		

平面図

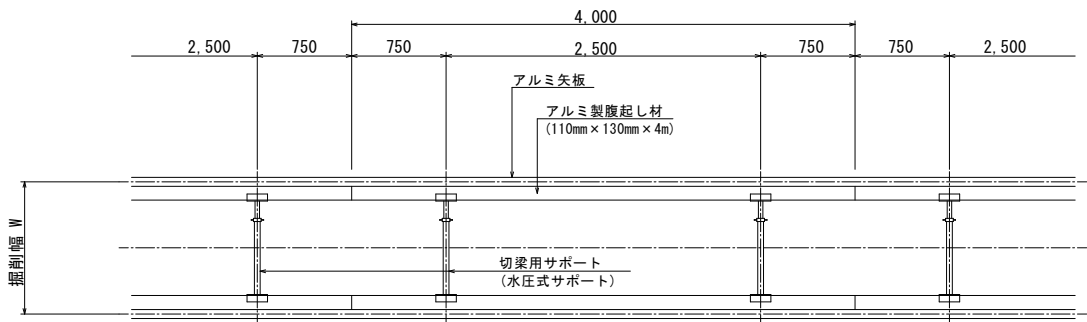


断面図


アルミ矢板 H=2.00m 1段

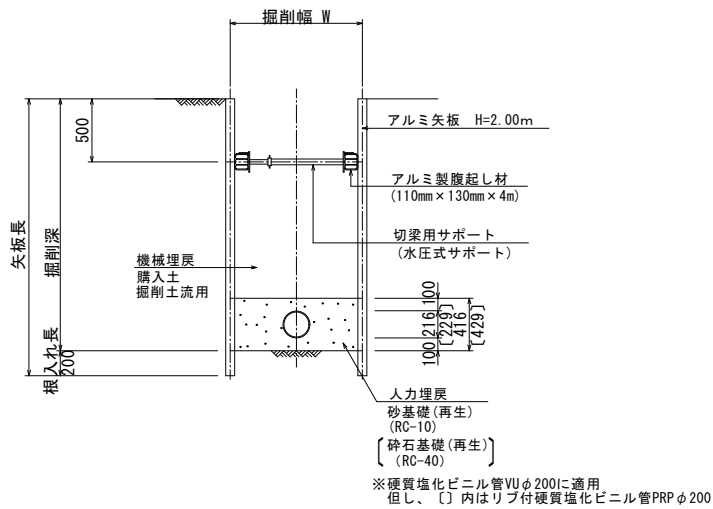


アルミ矢板 H=2.50m 2段

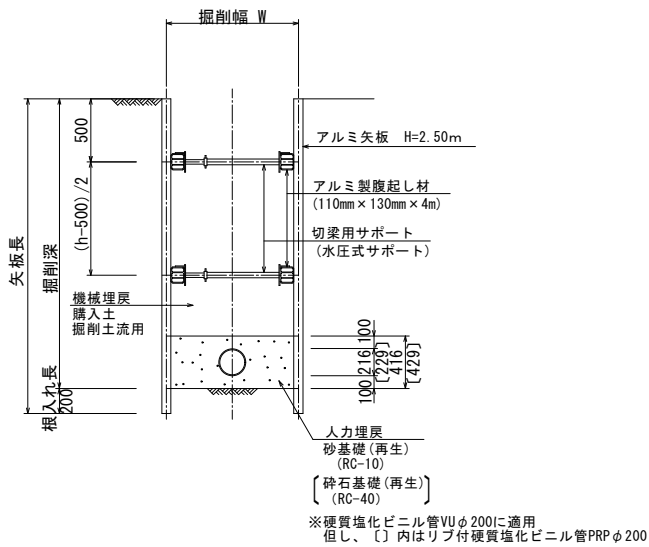

アルミ矢板 H=3.00m 2段

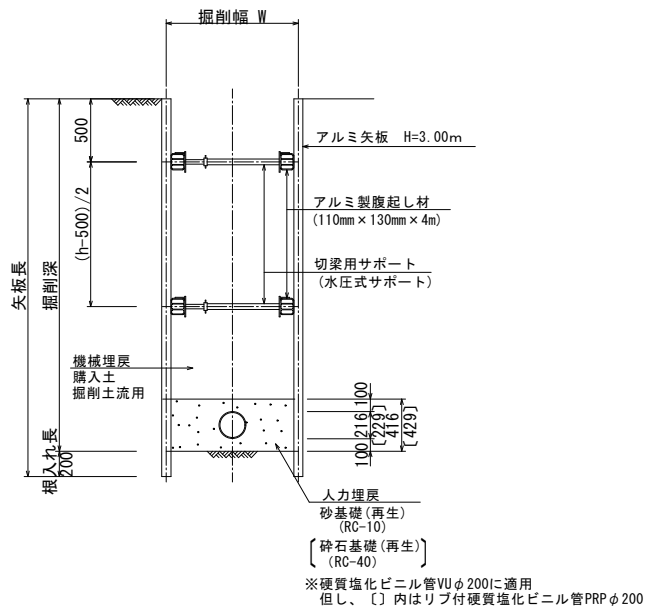

アルミ矢板 H=3.50m 2段

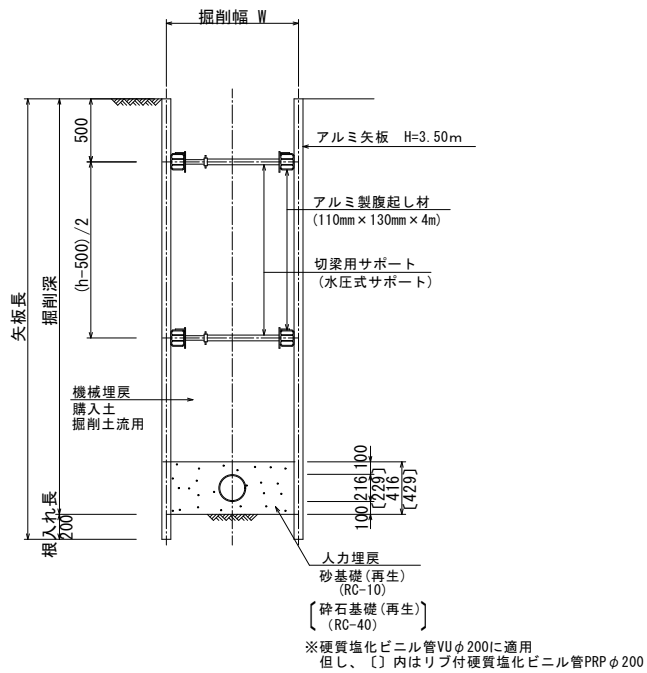


土留材使用一覧表

掘削深 H (m)	土 留 材	支保工段数	備 考
H<1.50	----- (素 掘)		
1.50≤H≤1.80	アルミ矢板 (H=2.00)	1	
1.80<H≤2.30	アルミ矢板 (H=2.50)	1 (2) ※	※H≥2.00の時は2段
2.30<H≤2.80	アルミ矢板 (H=3.00)	2	
2.80<H≤3.30	アルミ矢板 (H=3.50)	2	
3.30<H≤3.80	アルミ矢板 (H=4.00)	2 (3) ※	※H≥3.50の時は3段

令和 8 年度	図面番号	12
工 事 名	倉治 8 丁目地内 污水管布設工事	
施工地名	交野市 倉治 8 丁目 地内	
図 面 名	管路部土留工標準図	縮尺 S=1:30
交野市下水道課		

附 帯 工 図 S=1:100

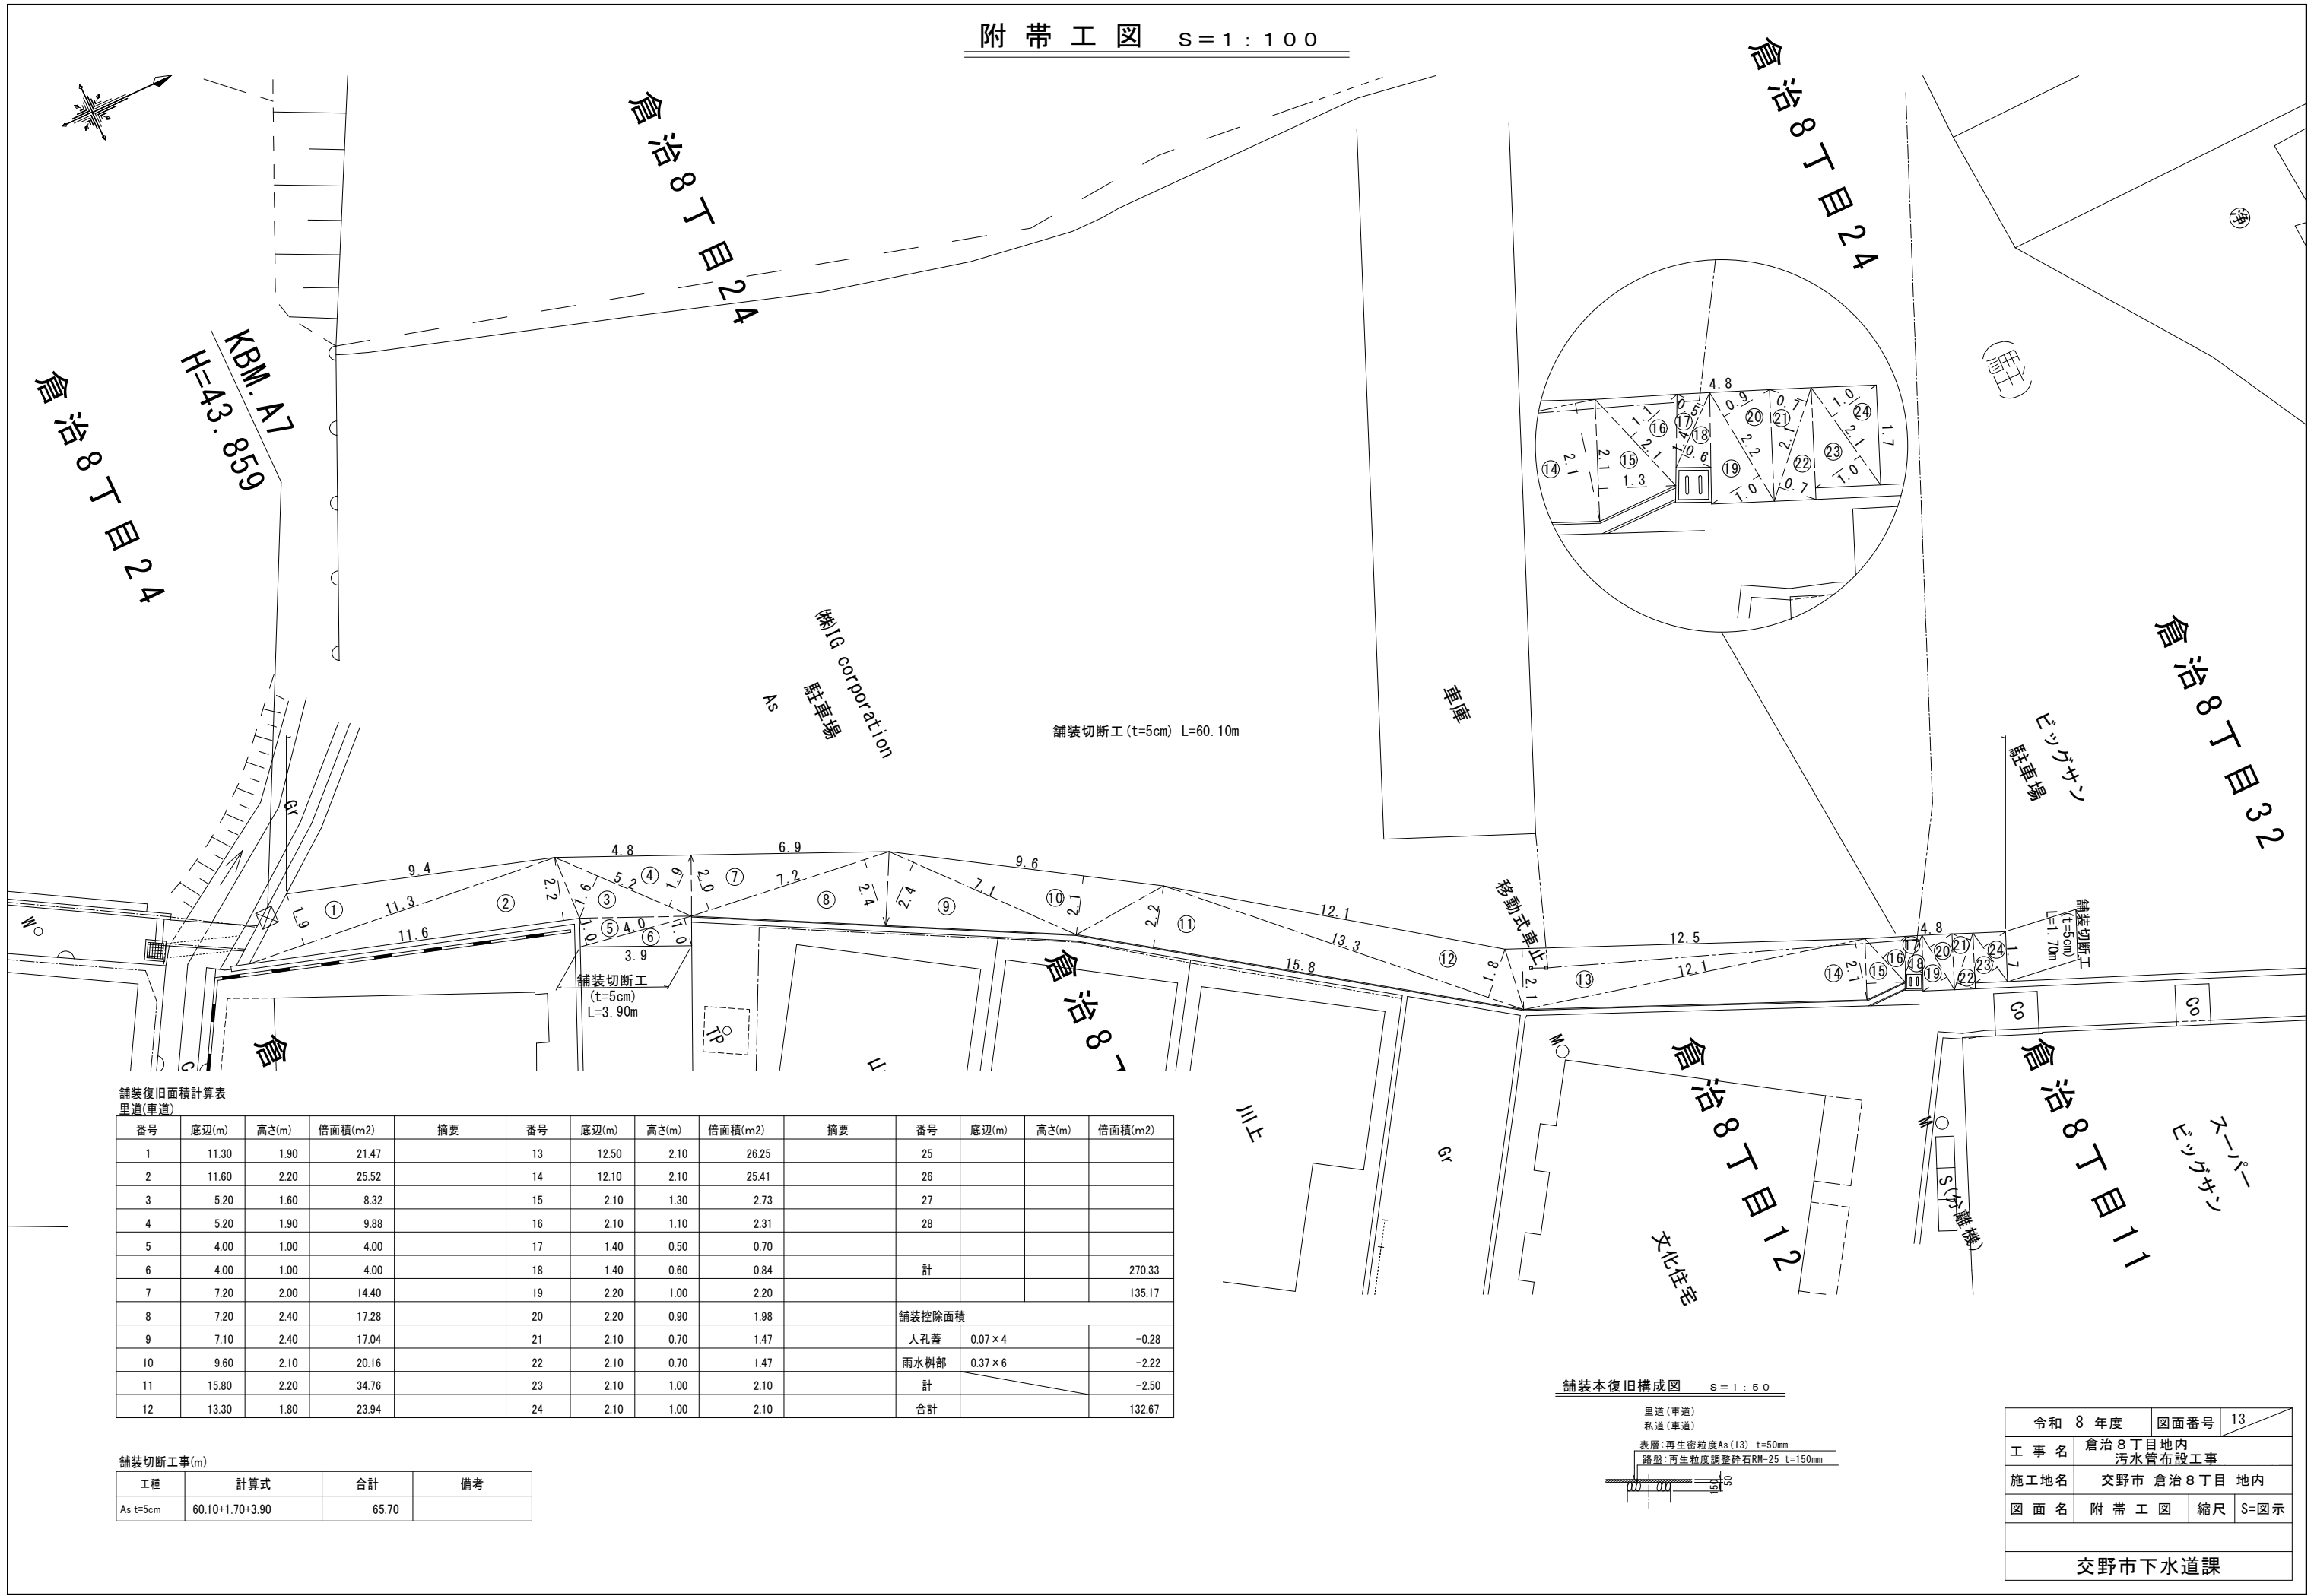


舗装復旧面積計算表
里道(車道)

番号	底辺(m)	高さ(m)	倍面積(m2)	摘要	番号	底辺(m)	高さ(m)	倍面積(m2)	摘要	番号	底辺(m)	高さ(m)	倍面積(m2)	
1	11.30	1.90	21.47		13	12.50	2.10	26.25		25				
2	11.60	2.20	25.52		14	12.10	2.10	25.41		26				
3	5.20	1.60	8.32		15	2.10	1.30	2.73		27				
4	5.20	1.90	9.88		16	2.10	1.10	2.31		28				
5	4.00	1.00	4.00		17	1.40	0.50	0.70						
6	4.00	1.00	4.00		18	1.40	0.60	0.84		計			270.33	
7	7.20	2.00	14.40		19	2.20	1.00	2.20					135.17	
8	7.20	2.40	17.28		20	2.20	0.90	1.98		舗装控除面積				
9	7.10	2.40	17.04		21	2.10	0.70	1.47		人孔蓋	0.07×4		-0.28	
10	9.60	2.10	20.16		22	2.10	0.70	1.47		雨水樹部	0.37×6		-2.22	
11	15.80	2.20	34.76		23	2.10	1.00	2.10		計			-2.50	
12	13.30	1.80	23.94		24	2.10	1.00	2.10		合計			132.67	

舗装切断工事(m)

工種	計算式	合計	備考
As t=5cm	60.10+1.70+3.90	65.70	

舗装本復旧構成図

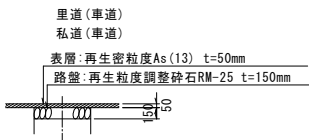

令和 8 年度	図面番号	13
工 事 名	倉治 8 丁目地内 污水管布設工事	
施工地名	交野市 倉治 8 丁目 地内	
図 面 名	附 帯 工 図	縮尺 S=図示
交野市下水道課		